



1 SISTEMA DE EXAUSTÃO - COZINHA  
ESCALA 1/25

LEGENDA

- EXAUSTOR AXIAL
- COIFA DE EXAUSTÃO PARA FOGÃO DE 06 BOCAS
- TUBULAÇÃO DE PASSAGEM DO AR DE EXAUSTÃO
- APOIO E ABRAÇADEIRA DE DUTO PARA TUBULAÇÃO VERTICAL DE EXAUSTÃO
- PONTO DE FORÇA PARA O EXAUSTOR
- INTERRUPTOR SIMPLES

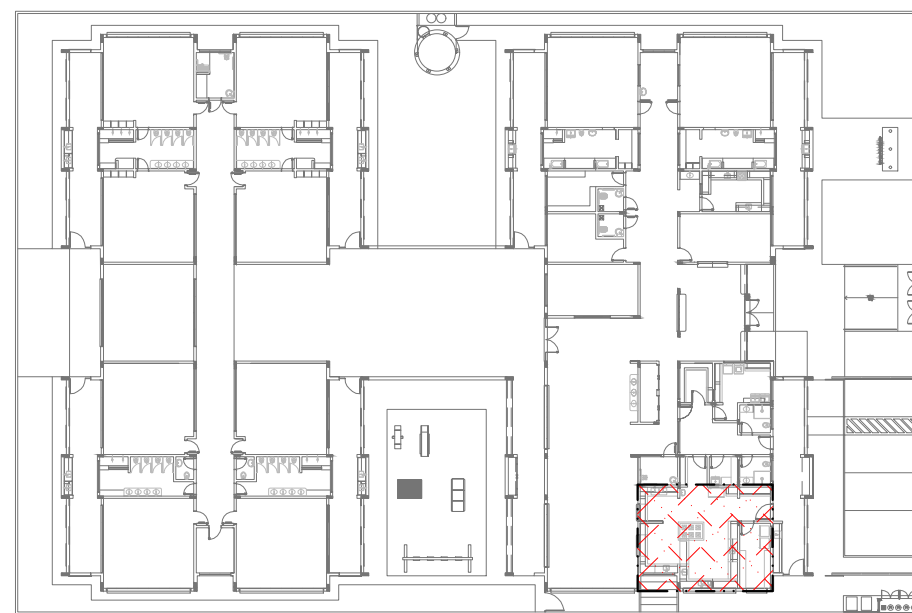

3 PLANTA CHAVE  
ESC.: 1/600

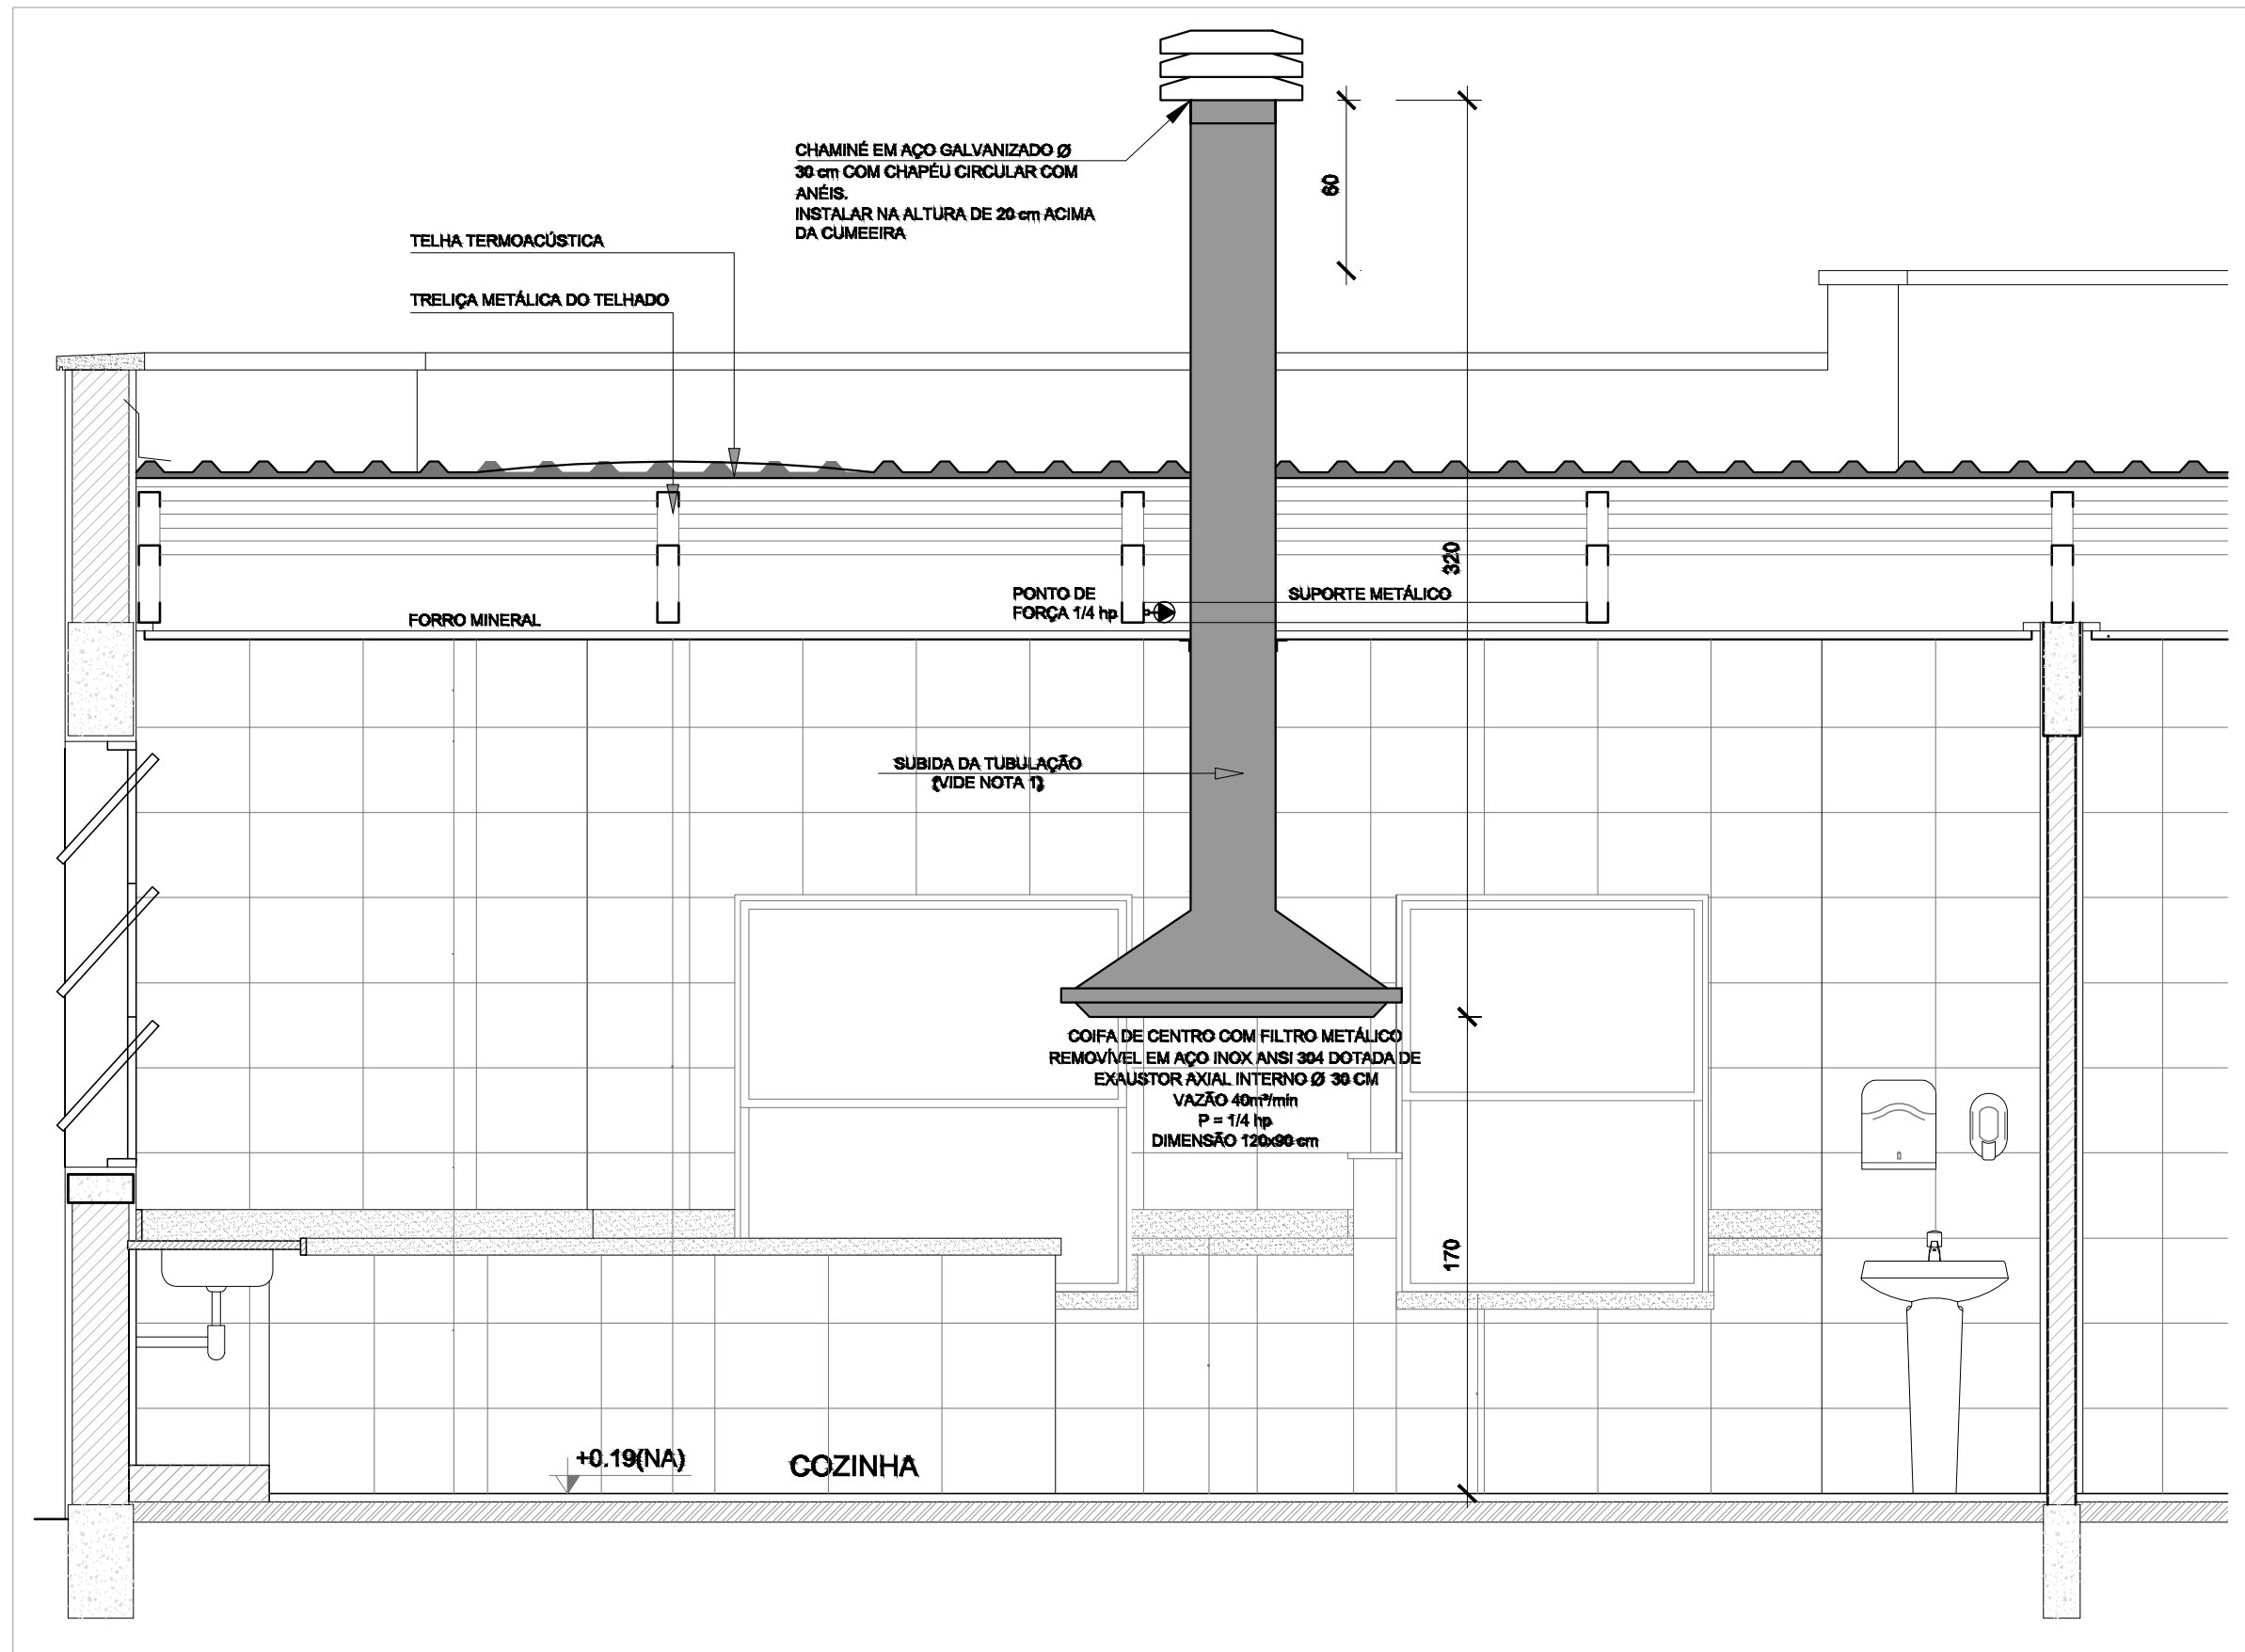

2 DETALHE TÍPICO - TUBULAÇÃO VERTICAL E EQUIPAMENTO  
ESCALA 1/25

NOTAS TÉCNICAS

- PONTO DE SUBIDA DA TUBULAÇÃO:
  - NESTE PONTO, A TUBULAÇÃO SOBE DA COIFA DIRETAMENTE ATRAVESSANDO O FORRO MINERAL;
- EXAUSTORES:
  - COMANDO DE ACIONAMENTO DE EXAUSTORES POR INTERRUPTOR SIMPLES CONFORME PROJETO (MAIS DETALHES, VIDE PRANCHA DE INSTALAÇÕES ELÉTRICAS);
- SAÍDA AO AMBIENTE EXTERNO:
  - NA SAÍDA PARA O AMBIENTE EXTERNO, A TUBULAÇÃO DEVE ESTAR VOLTADA EXCLUSIVAMENTE PARA A ABERTURA, SEM RESTRIÇÕES OU DESVIOS À SAÍDA DO AR;
- FIXAÇÃO DAS ABRAÇADEIRAS NOS APOIOS:
  - PARA GARANTIR O ENGATE DA REDE DE DUTOS, AS ABRAÇADEIRAS PERFURADAS SERÃO FIXADAS NOS APOIOS (TANTO VERTICAL, COMO HORIZONTAL) POR MEIO DE PHILIPS "FIXES" CABEÇA DE PANELA BITOLA 6 ou 8;
- FIXAÇÃO DOS APOIOS:
  - A FIXAÇÃO DOS APOIOS NA TRELIÇA METÁLICA DEVERÁ SER FEITA POR MEIO DE "ORELHAS" DE AÇO CHATO ESPESSURA 3 mm OU EQUIVALENTE, DE PREFERÊNCIA SENDO AS MESMAS CONFECCIONADAS DE CORTES DE 14 mm DE LARGURA EM PERFIL CANTONEIRA;
  - A FIXAÇÃO DA "ORELHA" TRELIÇA METÁLICA, HAVERÁ A UTILIZAÇÃO DE PARAFUSO PHILIPS AUTO ATARRAXANTE CABEÇA DE PANELA, BITOLA 6 ou 8;

<b>FNDE</b> Fundação Nacional de Desenvolvimento da Educação		<b>BRASIL</b> REPUBLICICA FEDERAL		<b>PREFEITURA MUNICIPAL DE BARRA DO GARÇAS</b> ESTADO DE MATO GROSSO Rua Carajás, 032 centro - Barra do Garças MT - CEP 76.600-000 CNPJ 03.439.239/0001-50	
PADRÃO - FNDE		PROJETO			
PROPRIETÁRIO: PREFEITURA MUNICIPAL DE BARRA DO GARÇAS-MT					
ENDEREÇO DA OBRA: RUA J, ESQUINA COM A RUA B QUADRA 23 E 24, BAIRRO SOLAR VILLE					
MUNICÍPIO - UF: BARRA DO GARÇAS - MT					
PROPRIETÁRIO					
RESP. TÉCNICO		CREA			
AUTOR DO PROJETO		CAU			
DLFO		CREA		RA	
OBSERVAÇÕES:					
PROJETO EXECUTIVO					
PROGRAMA PROINFÂNCIA - PROJETO TIPO 1					
SISTEMA DE EXAUSTÃO					
COORDENAÇÃO CGEST - Coordenação Geral de Infraestrutura Educacional		BLOCO DE SERVIÇOS PLANTA BAIXA E DETALHES		EEX	
FORMATO A1 841X594		REVISÃO INDICADA DATA EMISSÃO JUNHO/2021		PRANCHA 01/01	