

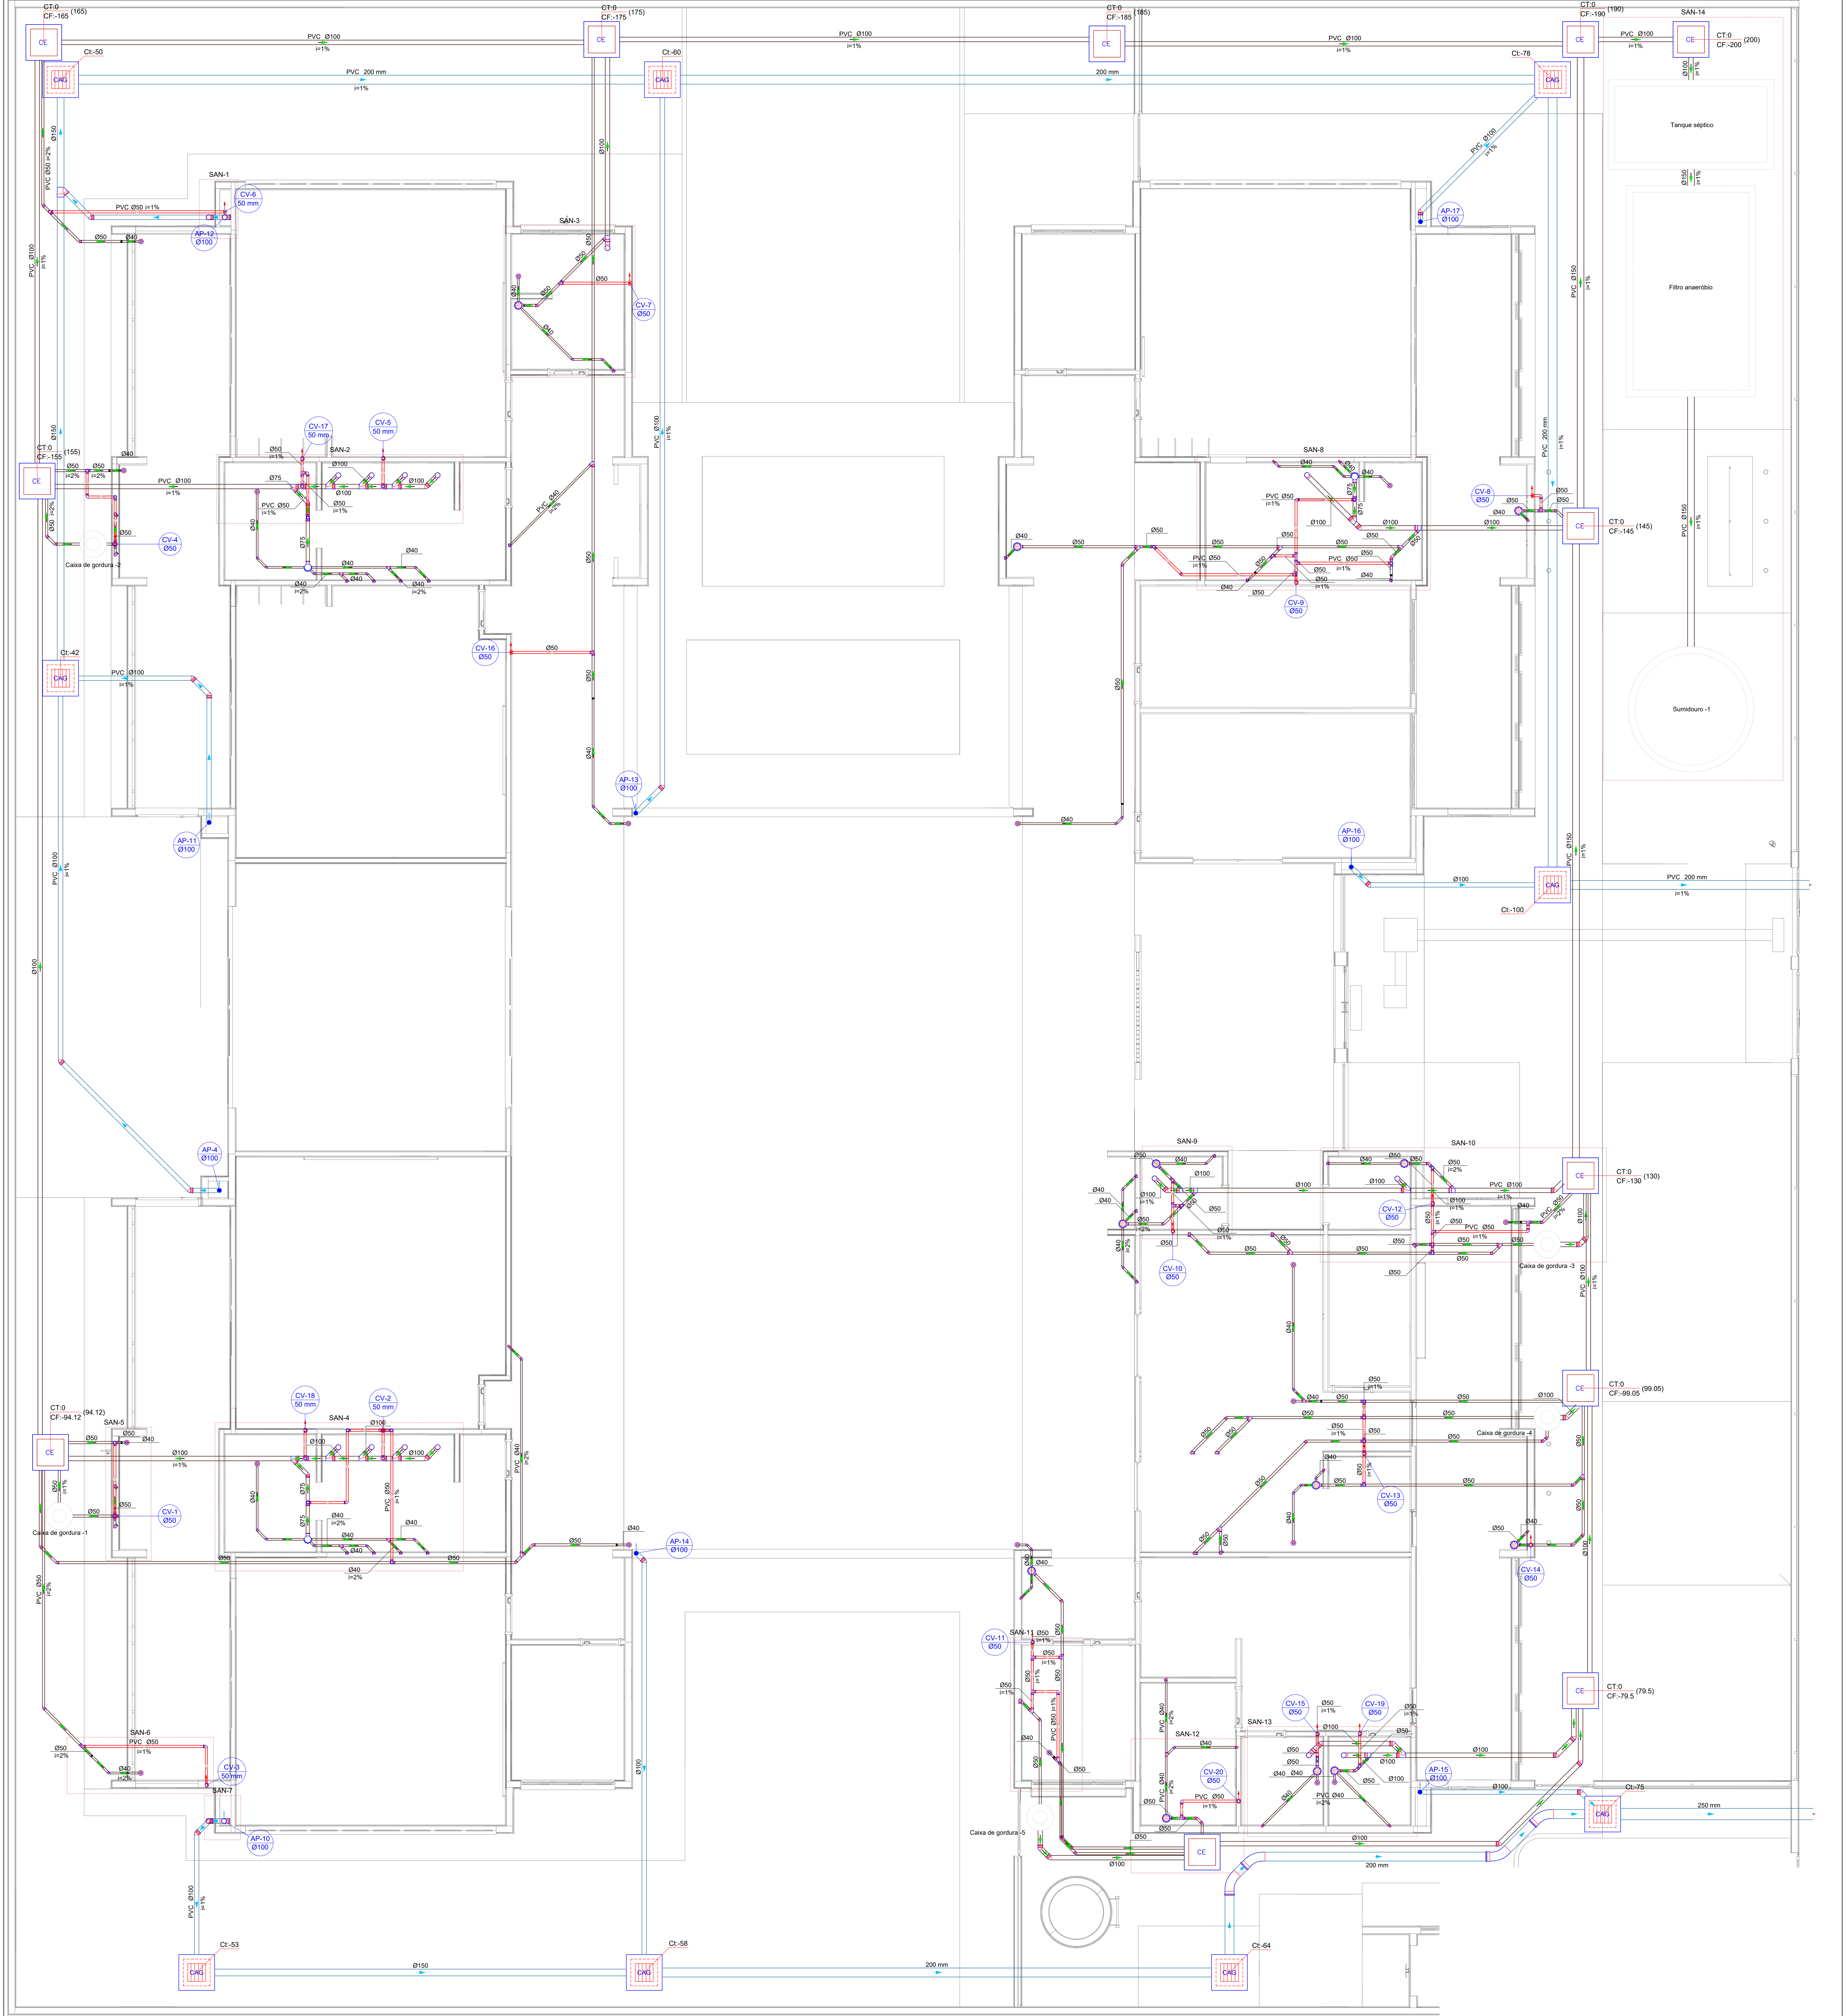


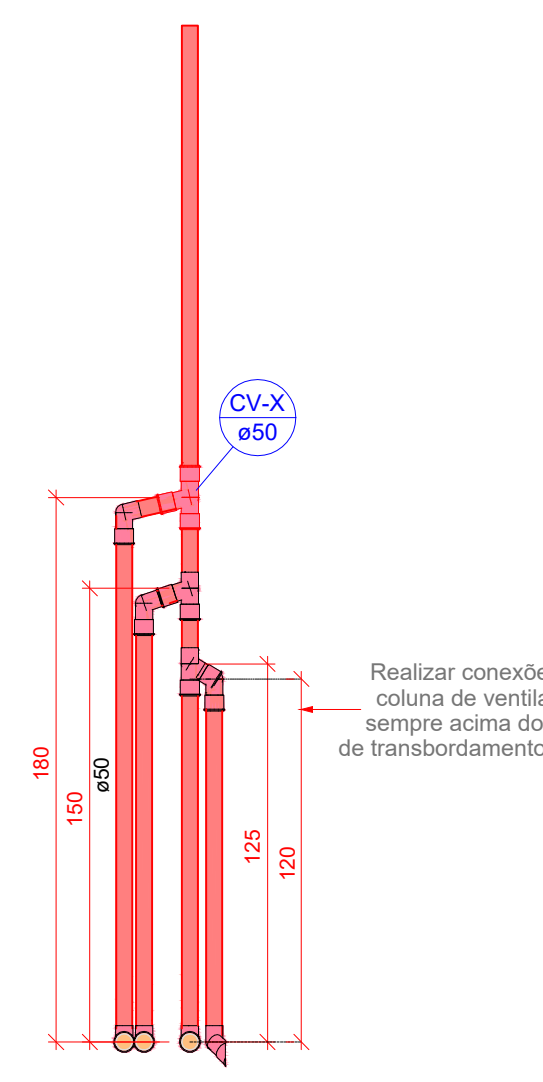

1 PLANTA BAIXA TÉRREO
ESCALA 1/50

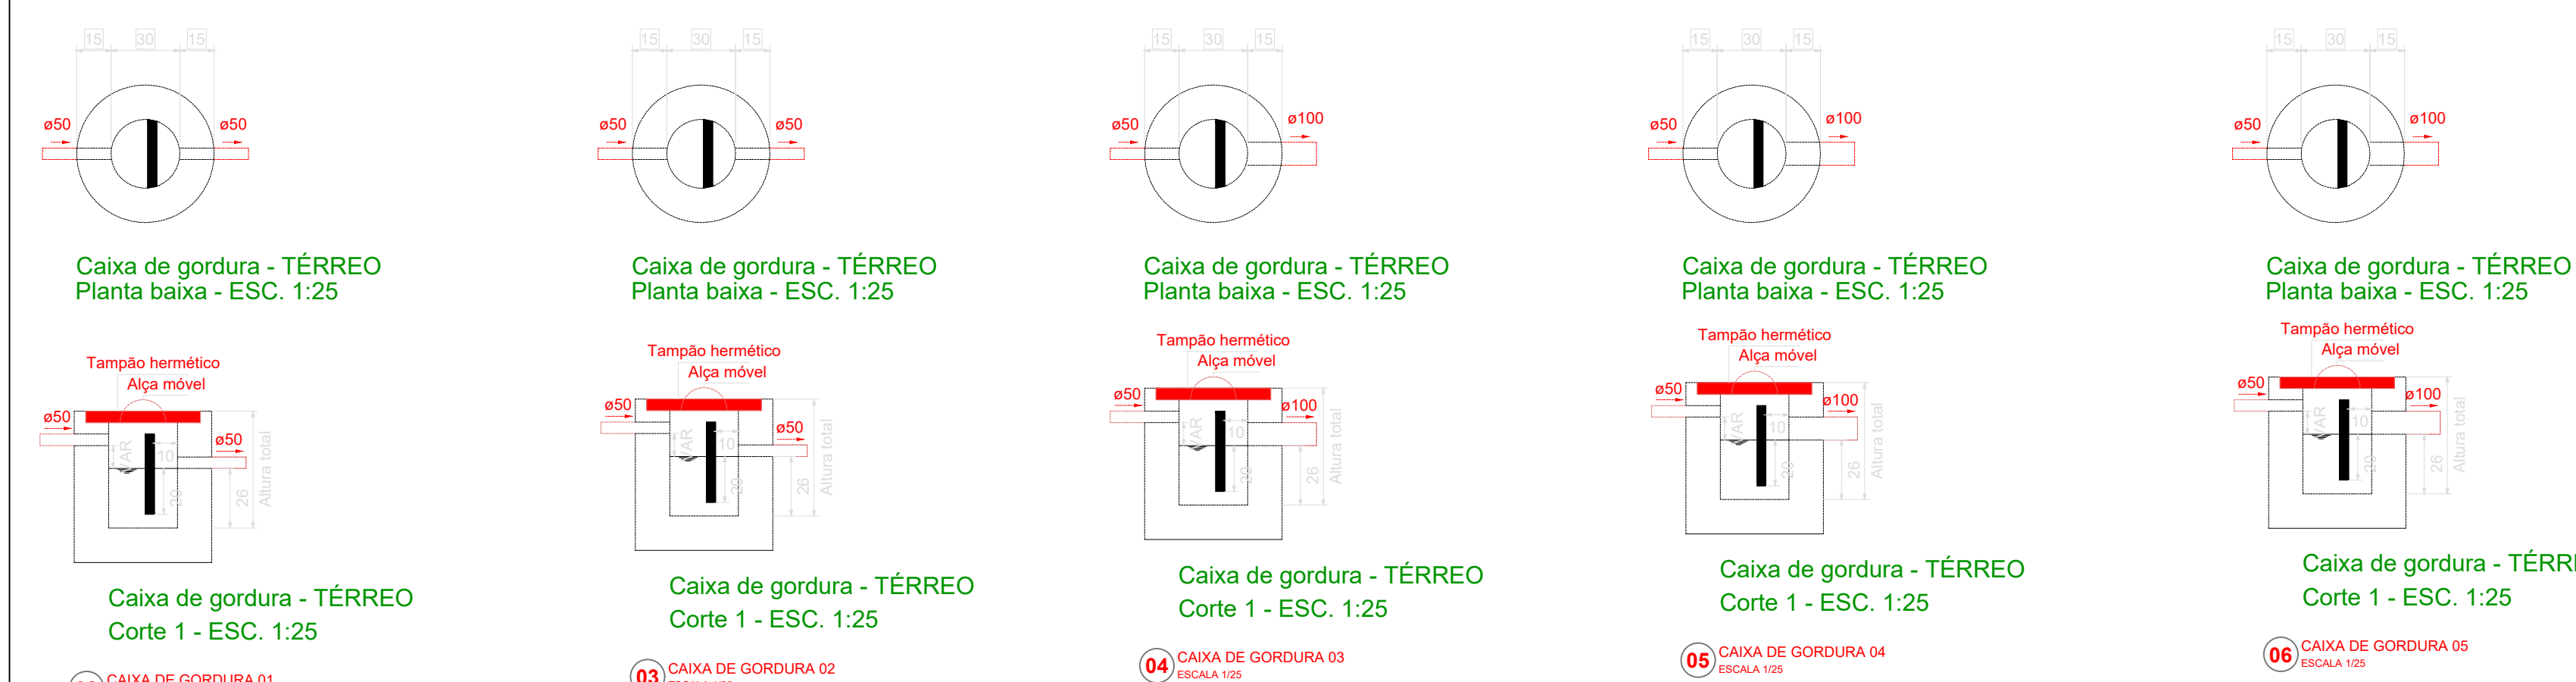

Legenda - TÉRREO	
•	Batedouro
•	Bucha de redução longa
•	Caixa Sifonada
•	Caixa de areia pluvial c/ grelha
•	Caixas Inspeção Esgoto Simples
•	Cap- superior
•	Chuveiro Coletivo
•	Chuveiro Residencial
•	Curva 45°
•	Curva 90 curta- coluna
•	Joelho 45
•	Joelho 90
•	Joelho 90- coluna
•	Joelho 90- coluna bolso
•	Joelho 90- desce
•	Junção simples
•	Junção simples c/ redução
•	Junção simples- coluna
•	Lavatório Residencial com sifão
•	Lavatório de Uso Geral
•	Luz de correr- coluna
•	Placa de Colônia Residencial com Sifão 50mm
•	Ramais de Ventilação
•	Tanque de Lavar Roupas DN 40mm
•	Te sanitário
•	Te sanitário- coluna
•	Te sanitário- superior
•	Vaso Sanitário c/ curva 90°

Legenda inclinação	
Esgoto	Ø40mm 2%
Esgoto	Ø50mm 2%
Esgoto	Ø75mm 2%
Esgoto	Ø100mm 1%
Esgoto	Ø125mm 1%
Pluvial	Ø100mm 1%
Pluvial	Ø125mm 1%
Ventilação	Ø75mm 1%
Ventilação	Ø100mm 1%

Legenda de condutas - TÉRREO	
Esgoto	
Pluvial	
Ventilação	

ESTADO DE MATO GROSSO PREFEITURA DE BARRA DO GARÇAS Cidade de Barra do Garças - Mato Grosso do Sul CNPJ 02.438.230/0001-05 Rua Garças, 933 centro - Barra do Garças MT - CEP 78.960-000		SECRETARIA DE DESENVOLVIMENTO URBANO E SUSTENTÁVEL 01/05	
Projeto: Creche Pré-Escola Tipo 2 - Residencial Carvalho		APROVAÇÃO	
Local: Rua 17, Quadra 53, Lote 01, Bairro Residencial Carvalho I e II, Barra do Garças - MT			
Propriedade: Prefeitura Municipal de Barra do Garças			
Autor do projeto: Jhonatan Conceição dos Santos CREA-MT 47792			
Área Construída: 790,07 m²		Escala: Indicada	
Arquiteto: HIDRO		Data: Fevereiro/2026	