
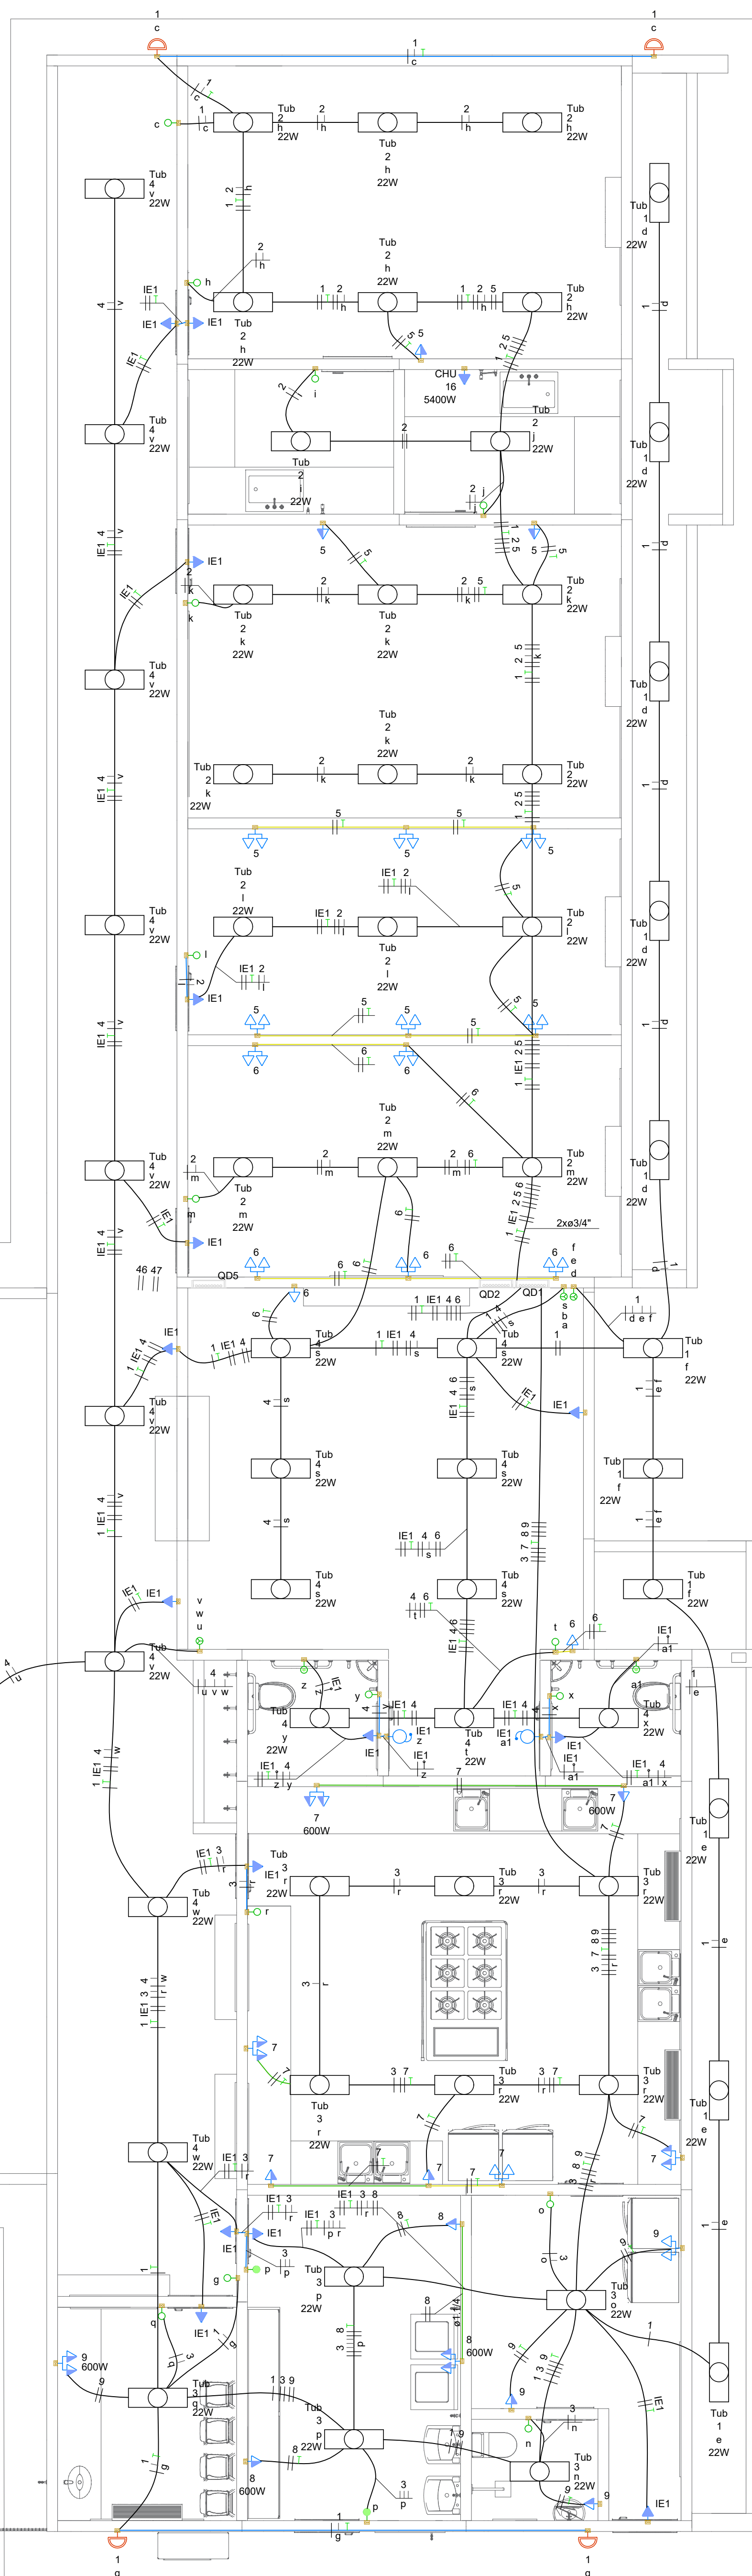


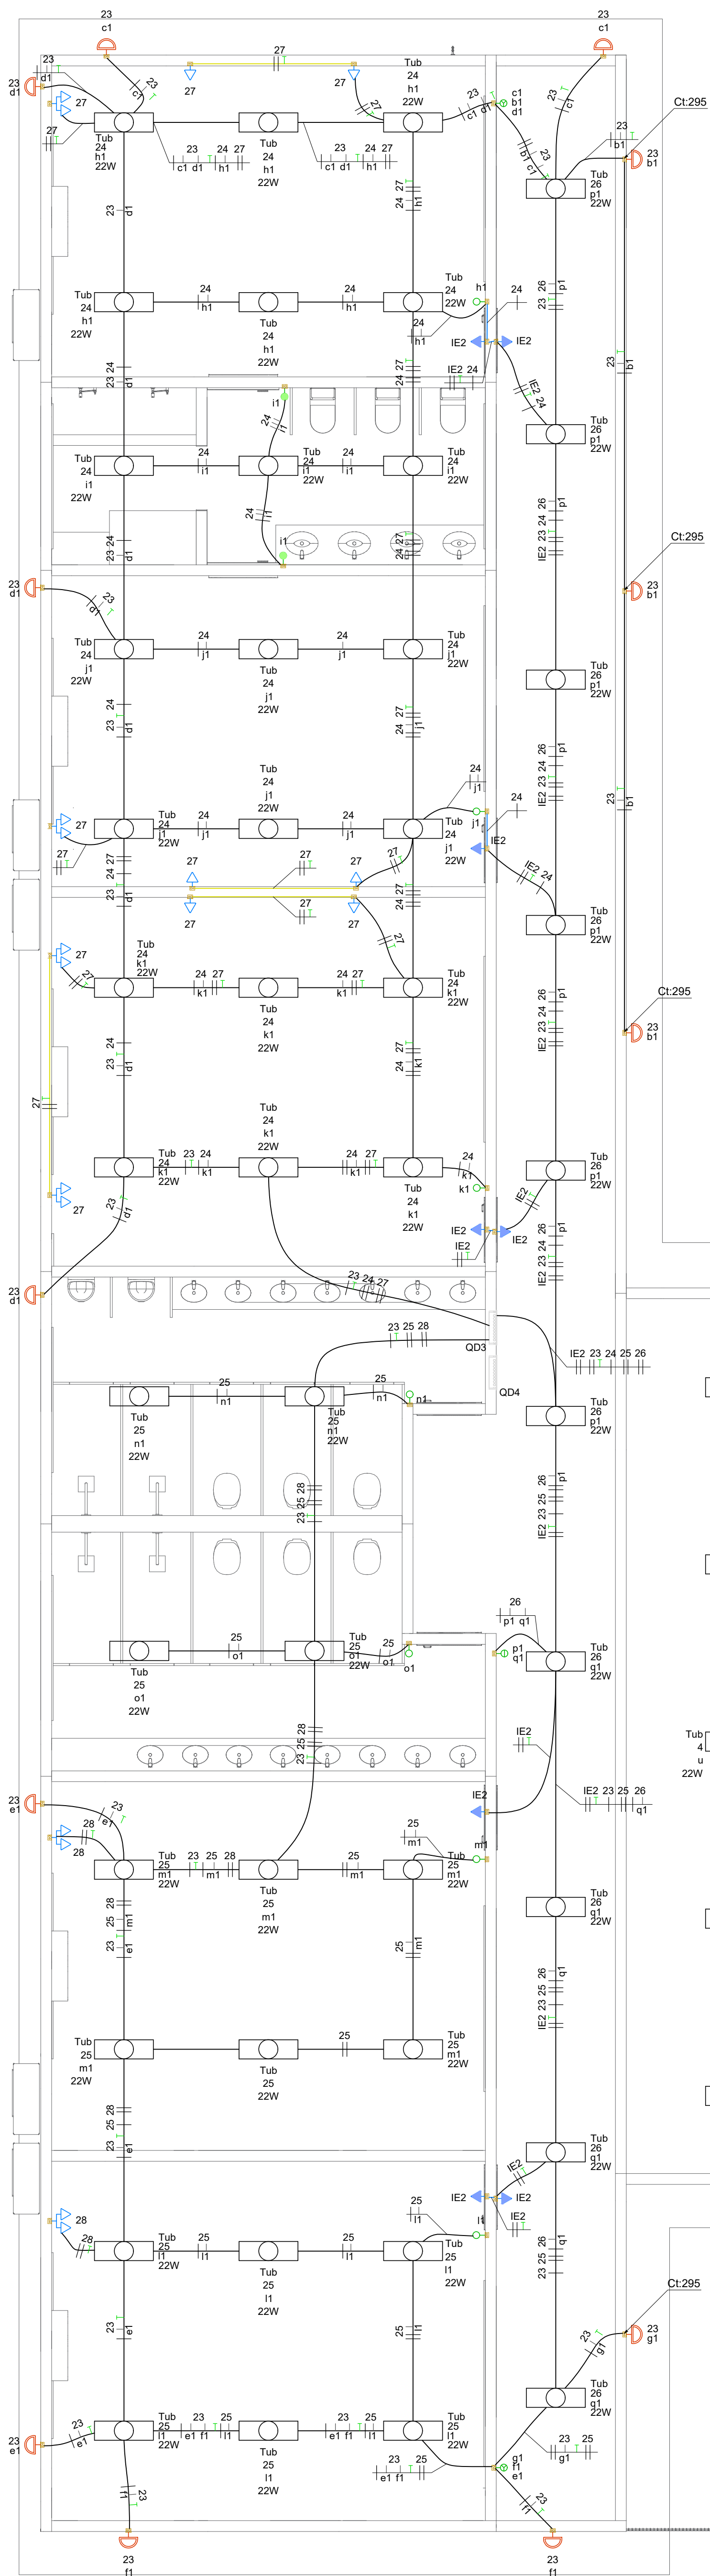

Legenda - Pavimento	
	2 Tomadas baixas a 0,30m do piso
	2 Tomadas médias a 1,20m do piso
	Caixa de passagem 300x300x300 no piso
	Cigarras a 2,20m do piso
	Interruptor paralelo 1 tecla - 1,20m do piso
	Interruptor simples 1 tecla - 1,20m do piso
	Interruptor simples 2 teclas - 1,20m do piso
	Interruptor simples 3 teclas - 1,20m do piso
	Luminária LED 50W
	Lâmpada Led 22 W
	Ponto genérico de luz 100W
	Pulsador de campainha 1 tecla - 1,20m do piso
	Quadro de distribuição
	Refletor de led
	Tomada alta a 2,20m do piso
	Tomada baixa a 0,30m do piso
	Tomada hexagonal (NBR 14136) 2P+T 20 A e entrada USB a 0,30m do piso
	Tomada média a 1,20m do piso


Legenda de condutas - Pavimento	
Elétrica	
	Teto
	Alta
	Média
	Baixa
	Piso

Legenda das indicações - Pavimento	
CHU	Pontos de força - Uso específico - Chuveiro 5400 W
ARC12000	Pontos de força - Uso específico - Condicionador de ar Split 12000BTU
ARC22000	Pontos de força - Uso específico - Condicionador de ar Split 22000BTU
ARC30000	Pontos de força - Uso específico - Condicionador de ar Split 30000BTU
Lum	Luminárias externas - Ledvance Floodlight baixa potência 50W
Tubular - 22W	Tubular - 22W
ETD06 R.14	Unidade consumidora individual - Tipo MI (medição indireta)



Lista de materiais - Pavimento	
Elétrica	
Acessórios p/ eletrodutos	
4x2"	119 pc
Caixa PVC octogonal 3x3"	117 pc
4"x 4"	17 pc
Cabo Unipolar (cobre)	
Isol. XLPE - 0,6/1kV	
10 mm² - Azul claro	9,57 m
10 mm² - Branco	9,57 m
10 mm² - Preto	9,57 m
10 mm² - Verde-amarelo	9,57 m
10 mm² - Vermelho	9,57 m
16 mm² - Azul claro	9,72 m
16 mm² - Branco	9,72 m
16 mm² - Preto	9,72 m
16 mm² - Verde-amarelo	34,03 m
16 mm² - Vermelho	9,72 m
2,5 mm² - Branco	109,19 m
2,5 mm² - Preto	260,39 m
2,5 mm² - Vermelho	151,19 m
25 mm² - Azul claro	24,31 m
25 mm² - Branco	24,31 m
25 mm² - Preto	24,31 m
25 mm² - Vermelho	24,31 m
4 mm² - Azul claro	37,9 m
4 mm² - Branco	37,9 m
4 mm² - Preto	37,9 m
4 mm² - Verde-amarelo	37,9 m
4 mm² - Vermelho	37,9 m
95 mm² - Azul claro	2,42 m
95 mm² - Branco	2,42 m
95 mm² - Preto	2,42 m
95 mm² - Vermelho	2,42 m
Isol. PVC - 450/750V	
2,5 mm² - Amarelo	568,1 m
2,5 mm² - Branco	658,8 m
2,5 mm² - Preto	701,27 m
2,5 mm² - Verde-amarelo	594,44 m
2,5 mm² - Vermelho	728,87 m
4 mm² - Branco	49,98 m
4 mm² - Preto	74 m
4 mm² - Verde-amarelo	122,07 m
4 mm² - Vermelho	122,07 m
Caixa de passagem - embutir	
Alvenaria 300x300x50mm	23 pc
Tempo 300x300x50mm	23 pc
Dispositivo Elétrico - embutido	
Cigarras	2 pc
Placa 2x4"	4 pc
Interruptor paralelo - 1 tecla	22 pc
Interruptor simples - 1 tecla	1 pc
Interruptor simples - 2 teclas	5 pc
Interruptor simples - 3 teclas	18 pc
Placa p/ 1 função	41 pc
Placa p/ 2 funções	24 pc
Pulsador campainha - 1 tecla	2 pc
Si placa	17 pc
Entrada USB	7 pc
Tomada hexagonal (NBR 14136) 2P+T 10A	41 pc
Tomada hexagonal (NBR 14136) 2P+T 20A	17 pc
Dispositivo de Proteção	
Disjuntor bipolar termomagnético (220 V/127 V) - DIN (Curva B)	
10 A - 5 kA	20 pc
16 A - 5 kA	8 pc
Disjuntor bipolar termomagnético (220 V/127 V) - DIN (Curva C)	
25 A - 3 kA	9 pc
Disjuntor tetrapolar termomagnético caixa moldada (380/415 V)	
200 A - 18 kA	1 pc
Disjuntor bipolar termomagnético (220 V/127 V) - DIN (Curva B)	
10 A - 5 kA	1 pc
25 A - 5 kA	2 pc
Disjuntor bipolar termomagnético (220 V/127 V) - DIN (Curva C)	
40 A - 5 kA	2 pc
63 A - 5 kA	2 pc
90 A - 5 kA	2 pc
Dispositivo de proteção contra surto - Classe I + II	
275 V - 80 kA	4 pc
Interruptor bipolar DR (fase/fase - In 30mA) - DIN	
25 A	32 pc
Eletroduto PVC flexível	
Eletroduto leve 3/4"	964,21 m
Eletroduto pesado 1.1/4"	319,75 m
2"	5,06 m
3"	34,86 m
4"	16,77 m
Luminária e acessórios	
Luminária Led externa	
Ledvance Floodlight baixa potência 50W	13 pc
Luminária tubular LED	
Luminária tubular LED base G 13	117 pc
Lâmpadas Led	
Refletores 50W	234 pc
Tubular Led 22W	117 pc
Quadro de medição - ENERGISA	
Unidade consumidora individual Tipo MI (Medição indireta)	1 pc
Quadro distrib. chapa pintada - embutir	
Bar. inf. disj. geral - DIN	
Cap. 32 disj. unip. - In barr. 150A	1 pc
Cap. 40 disj. unip. - In barr. 150A	2 pc
Cap. 50 disj. unip. - In barr. 225A	1 pc
Cap. 70 disj. unip. - In barr. 225A	1 pc

Legenda detalhada - Pavimento	
2 Tomadas baixas a 0,30m do piso	195
Acessórios p/ eletrodutos	
Caixa PVC 4x2"	
Dispositivo Elétrico - embutido	
Placa 2x4"	195
Placa p/ 2 funções	
Si placa	195
Tomada hexagonal (NBR 14136) 2P+T 10A	195
2 Tomadas médias a 1,20m do piso	
Acessórios p/ eletrodutos	
Caixa PVC 4x2"	195
Dispositivo Elétrico - embutido	
Placa 2x4"	195
Placa p/ 2 funções	
Si placa	195
Tomada hexagonal (NBR 14136) 2P+T 10A	195
Caixa de passagem 300x300x300 no piso	
Alvenaria 300x300x50mm	195
Tempo 300x300x50mm	195
Cigarras a 2,20m do piso	
Acessórios p/ eletrodutos	
Caixa PVC 4x2"	195
Dispositivo Elétrico - embutido	
Cigarras	195
Placa 4x2"	195
Entrada de serviço	
Acessórios p/ eletrodutos	
Arruela zamak 3"	395
Cabeçote p/ Entrada de Energia 1"	295
Curva S 1"	395
Fuso 1"	395
Apq Inox	295
Lupa app galvan. leve 4"	295
Material p/ entrada serviço	
Armação secundária	195
Caixa inspeção de aterramento	195
caixa de PVC	195
Haste de aterramento apolobore Du-15mm, comprimento 2,4m	195
Isolador rolante	495
76x76mm	
Poste auxiliar	195
Padrão energia	195
Tubo app galvan. vara 6,0m 3"	295
Interruptor paralelo 1 tecla - 1,20m do piso	
Acessórios p/ eletrodutos	
Caixa PVC 4x2"	195
Dispositivo Elétrico - embutido	
Placa 2x4"	195
Interruptor paralelo - 1 tecla	195
Interruptor simples 1 tecla - 1,20m do piso	
Acessórios p/ eletrodutos	
Caixa PVC 4x2"	195
Dispositivo Elétrico - embutido	
Placa 2x4"	195
Interruptor simples - 1 tecla	195
Interruptor simples 2 teclas - 1,20m do piso	
Acessórios p/ eletrodutos	
Caixa PVC 4x2"	195
Dispositivo Elétrico - embutido	
Placa 2x4"	195
Interruptor simples - 2 teclas	195
Interruptor simples 3 teclas - 1,20m do piso	
Acessórios p/ eletrodutos	
Caixa PVC 4x2"	195
Dispositivo Elétrico - embutido	
Placa 2x4"	195
Interruptor simples - 3 teclas	195
Luminária LED 50W	
Luminária e acessórios	
Luminária Led externa	
Ledvance Floodlight baixa potência 50W	
Lâmpada Led 22 W	
Acessórios p/ eletrodutos	
Caixa PVC octogonal 3x3"	195
Luminária e acessórios	
Luminária tubular LED	195
Soquete base G 13	295
Lâmpadas Led Tubular Led 22W	195
Ponto genérico de luz 100W	
Acessórios p/ eletrodutos	
Caixa PVC octogonal 4"x 4"	195
Pulsador de campainha 1 tecla - 1,20m do piso	
Acessórios p/ eletrodutos	
Caixa PVC 4x2"	195
Dispositivo Elétrico - embutido	
Placa 2x4"	195
Pulsador campainha - 1 tecla	195
Quadro de distribuição	
Quadro distrib. chapa pintada - embutir	
Bar. inf. disj. geral - DIN	
Cap. 50 disj. unip. - In barr. 225A	195
Quadro de medição	
Quadro de medição - ENERGISA	
Unidade consumidora individual Tipo MI (Medição indireta)	195
Refletor de led	
Lâmpadas Led	
Refletores 50W	195
Tomada alta a 2,20m do piso	
Acessórios p/ eletrodutos	
Caixa PVC 4x2"	195
Dispositivo Elétrico - embutido	
Placa 2x4"	195
Placa p/ 1 função	195
Si placa	195
Tomada baixa a 0,30m do piso	195
Acessórios p/ eletrodutos	
Caixa PVC 4x2"	195
Dispositivo Elétrico - embutido	
Placa 2x4"	195
Placa p/ 2 funções	195
Si placa	195
Entrada USB	195
Tomada hexagonal (NBR 14136) 2P+T 20A	195
Tomada média a 1,20m do piso	
Acessórios p/ eletrodutos	
Caixa PVC 4x2"	195
Dispositivo Elétrico - embutido	
Placa 2x4"	195
Placa p/ 1 função	195
Si placa	195
Tomada hexagonal (NBR 14136) 2P+T 10A	195

DETALHE CAIXA DE PASSAGEM EM ALVENARIA

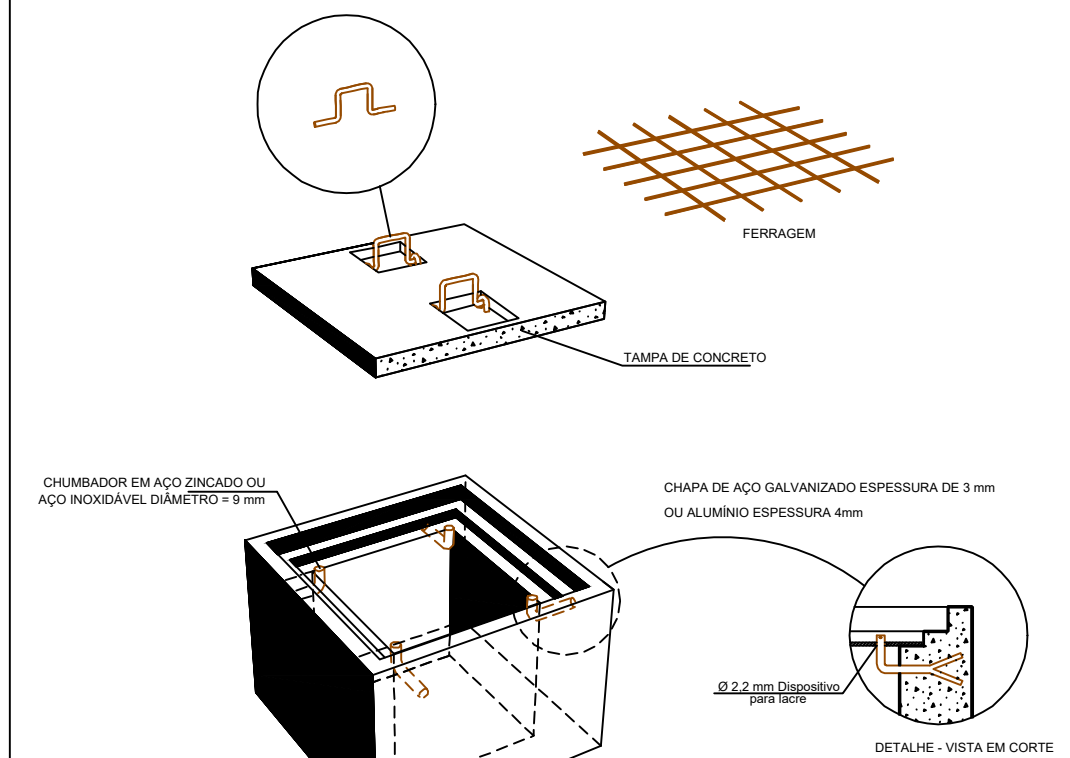

- NOTAS
- 1) PAREDES DE TUDO OS MACIÇOS DE 1ª CATEGORIA ASSENTADOS COM ARGAMASSA DE CIMENTO E AREIA, TRAZO 1:6 OU CONCRETO, BASES DAS MANTIDAS AS DIMENSÕES INTERNAS.
 - 2) TAMPA EM CONCRETO ARMADO, COM RESISTÊNCIA MÍNIMA A COMPRESSÃO DE 150kgf/cm² EM 28 DIAS.
 - 3) REFORÇO DE TUDO OS MACIÇOS DE 1ª CATEGORIA COM ARMADURA DE CIMENTO 12 AREIA, TRAZO 1:4 E ESPESURA DE 10mm.
 - 4) A BORDA DA TAMPA E OS CONJUNTOS DESENVOLVIDOS EM CONCRETO ARMADO, PARA PROTEÇÃO CONTRA CRIAÇÃO.
 - 5) PARA DIMENSÃO DO FUNDO DEVERÁ SER DEFEINIDA UMA CAMADA DE BETA 2

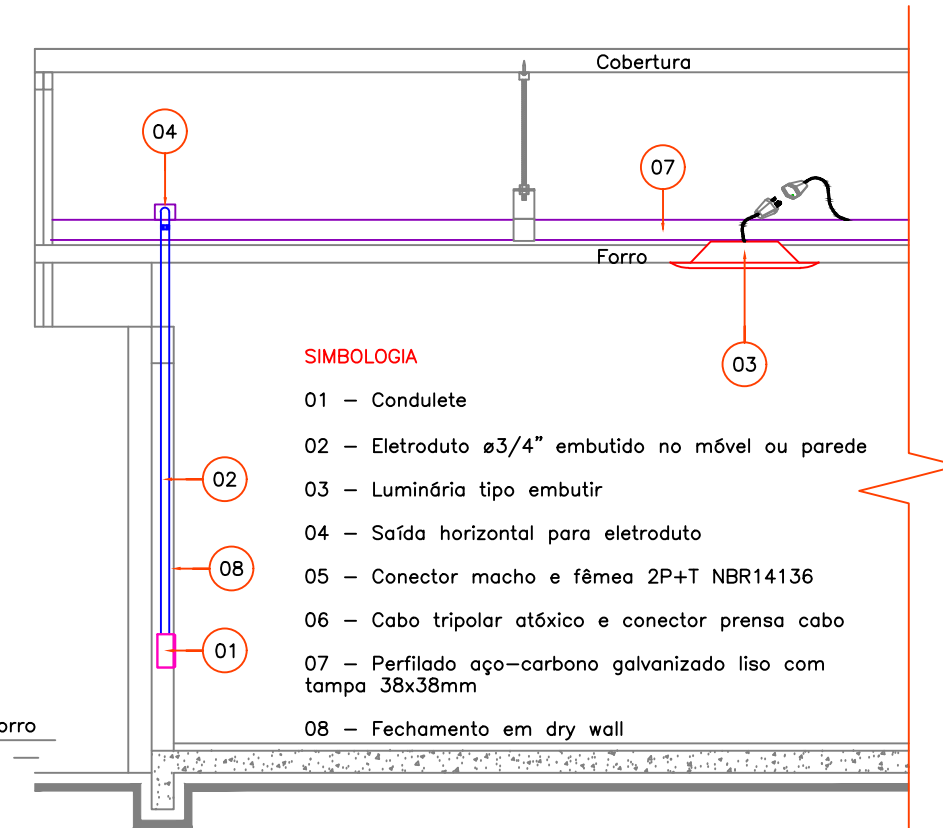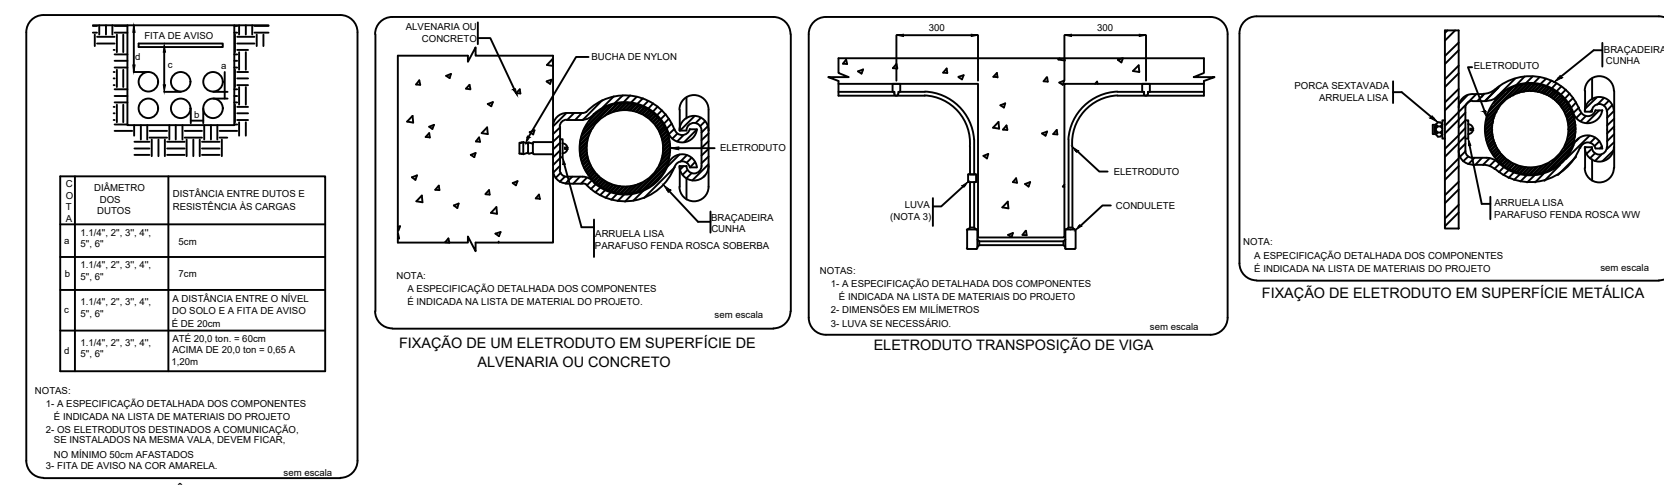

DETALHE GENÉRICO DE INSTALAÇÃO SEM ESCALA

SEM ESCALA

SEM ESCALA

ESTADO DE MATO GROSSO
PREFEITURA MUNICIPAL DE BARRA DO GARÇAS
Rua Comend. 122 - Centro - Barra do Garças - MT - CEP 78.600-000

PREFEITURA MUNICIPAL DE BARRA DO GARÇAS
SECRETARIA DE DESENVOLVIMENTO URBANO E SUSTENTÁVEL

Folha: 0104

Obra: CONSTRUÇÃO PRÉ-ESCALA PADRÃO SEDUC - BARRIO MORADA DO SOL

Correspondente: PROJETO ELÉTRICO

Local: ALUA DOS LINDOS, QD 10, MORADA DO SOL, BARRA DO GARÇAS-MT

Propriedade: Prefeitura Municipal Barra do Garças - MT

Projetado: Autor do projeto

Área Construída: 874,40 m²


Área do Terreno: 2.400,00 m²

Escala: INDICADO


Arquivo: CAD

Data: JUN/2026



Proprietário: VINÍCIUS GUARANI GERES CREAMT 57794

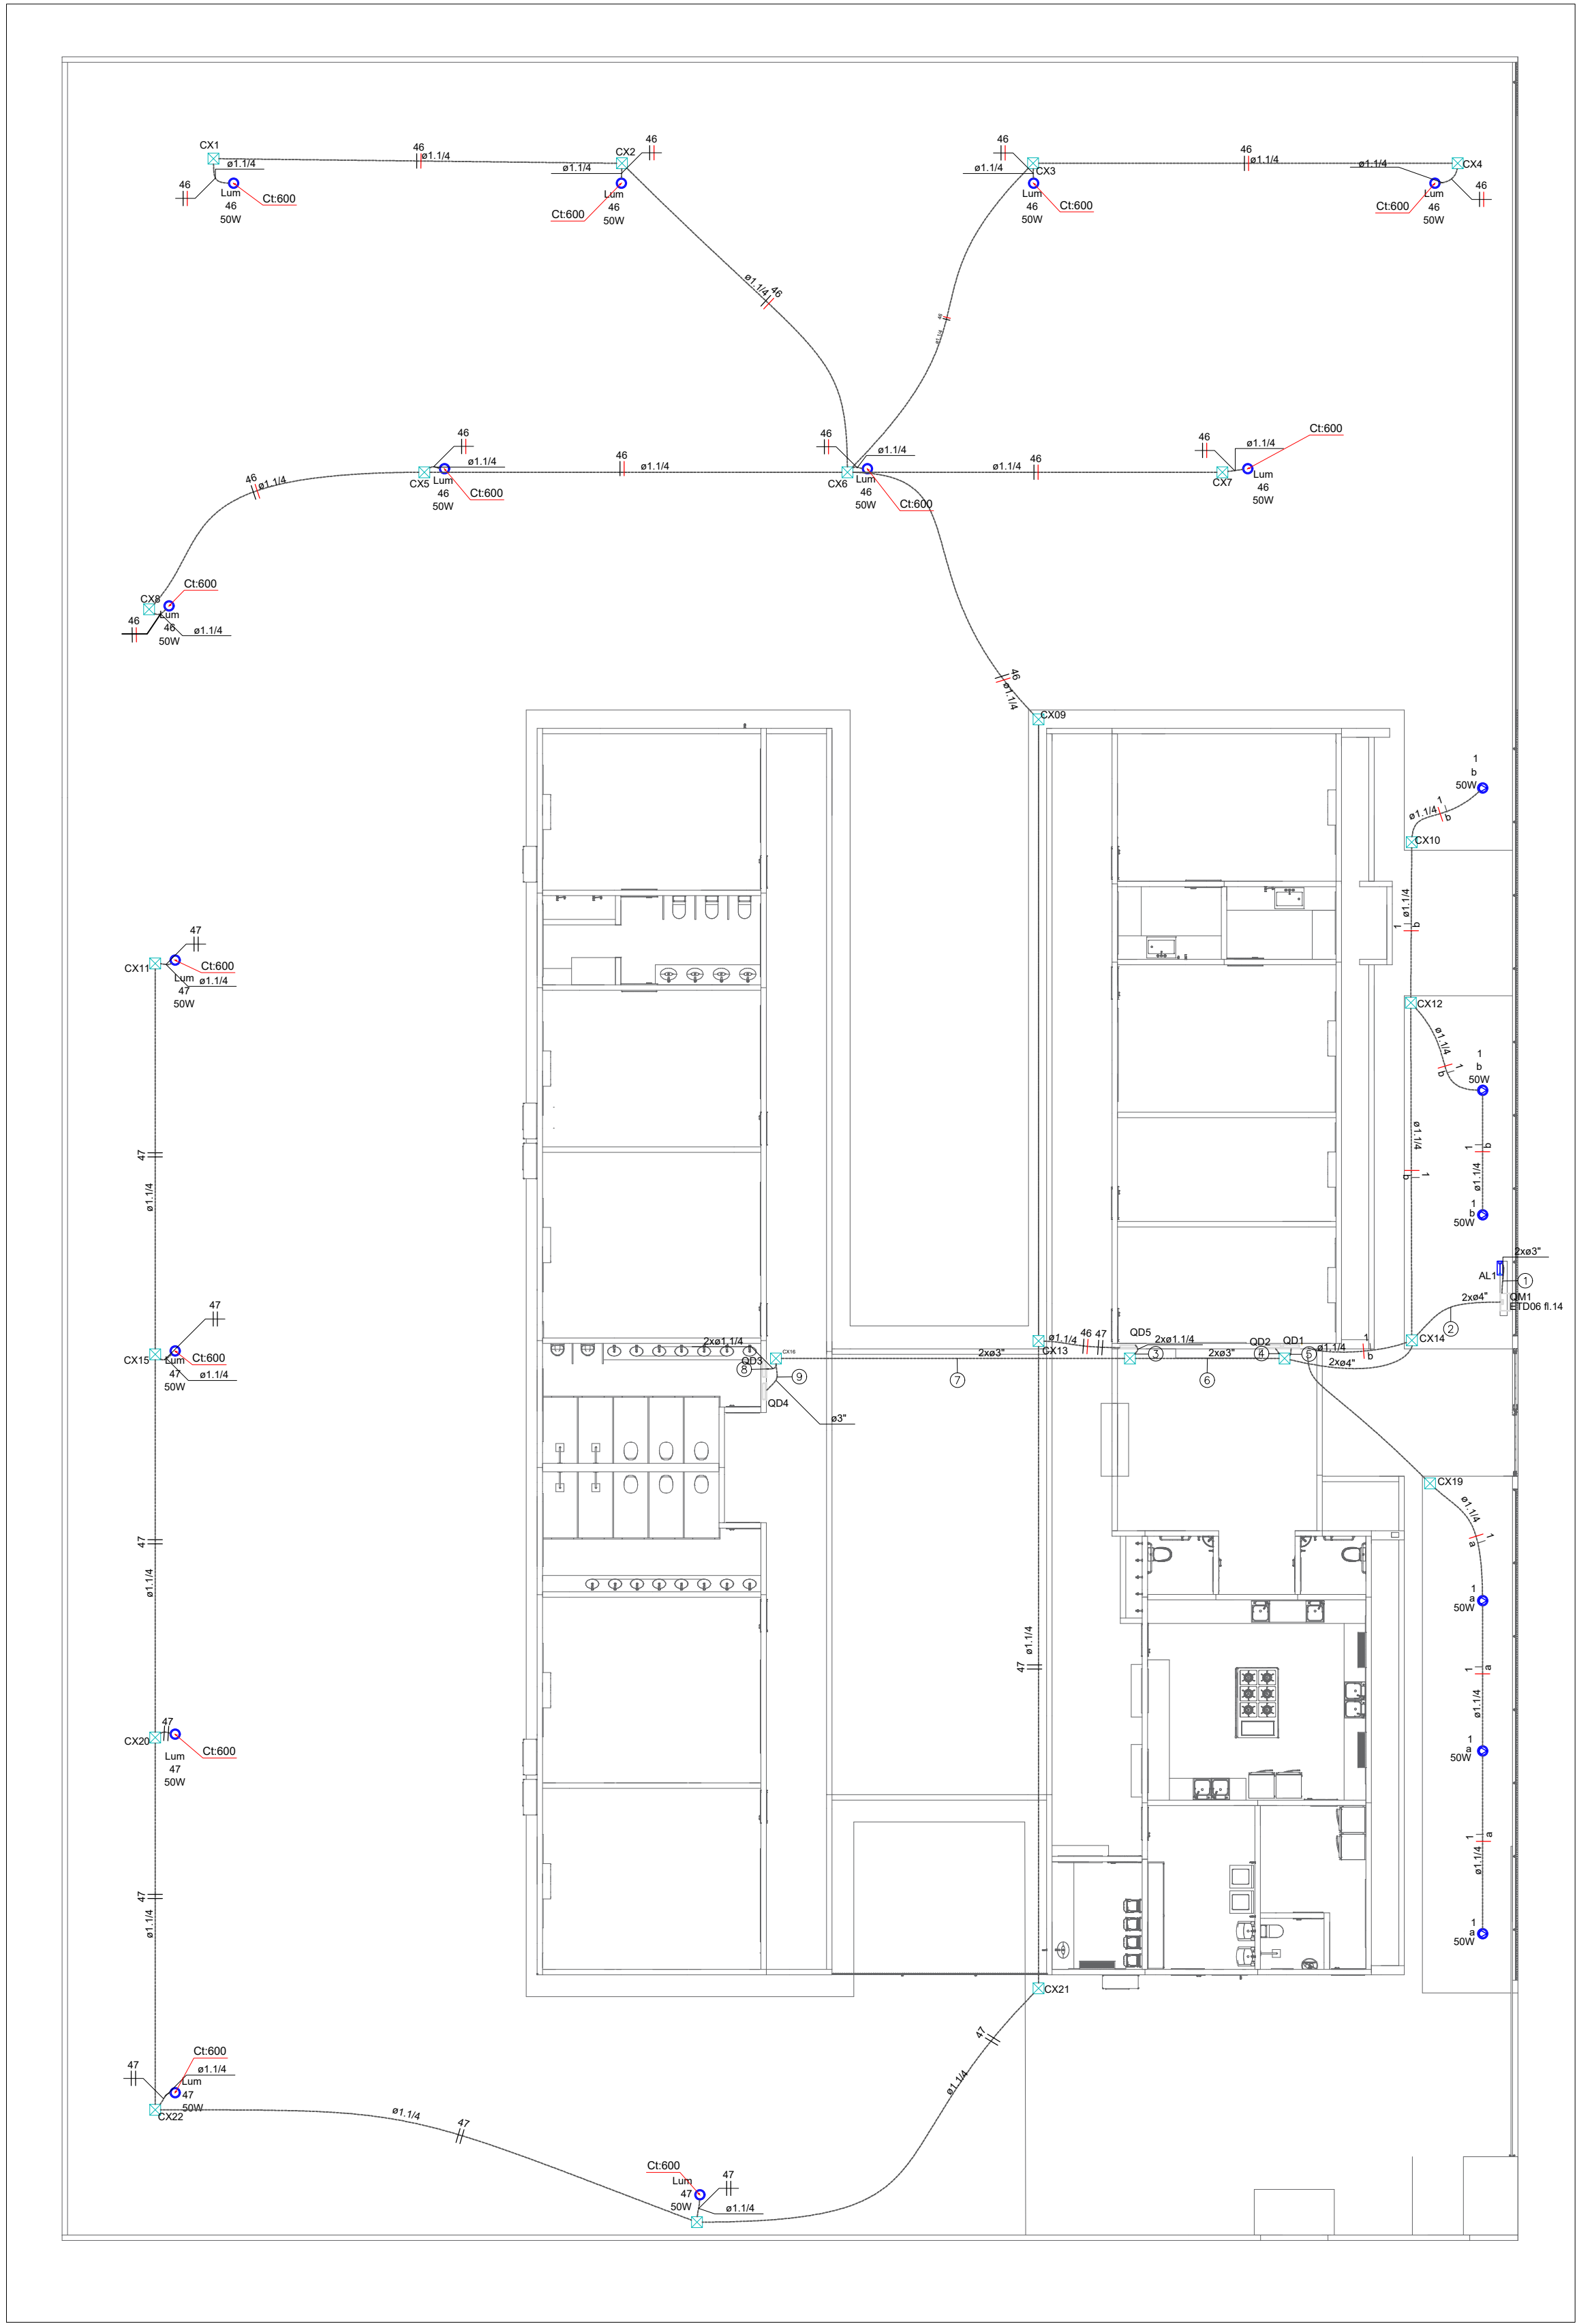

01 Elétrico - PLANTA BAIXA - FIAÇÃO SUBTERRÂNEA
ESCALA: 1/100

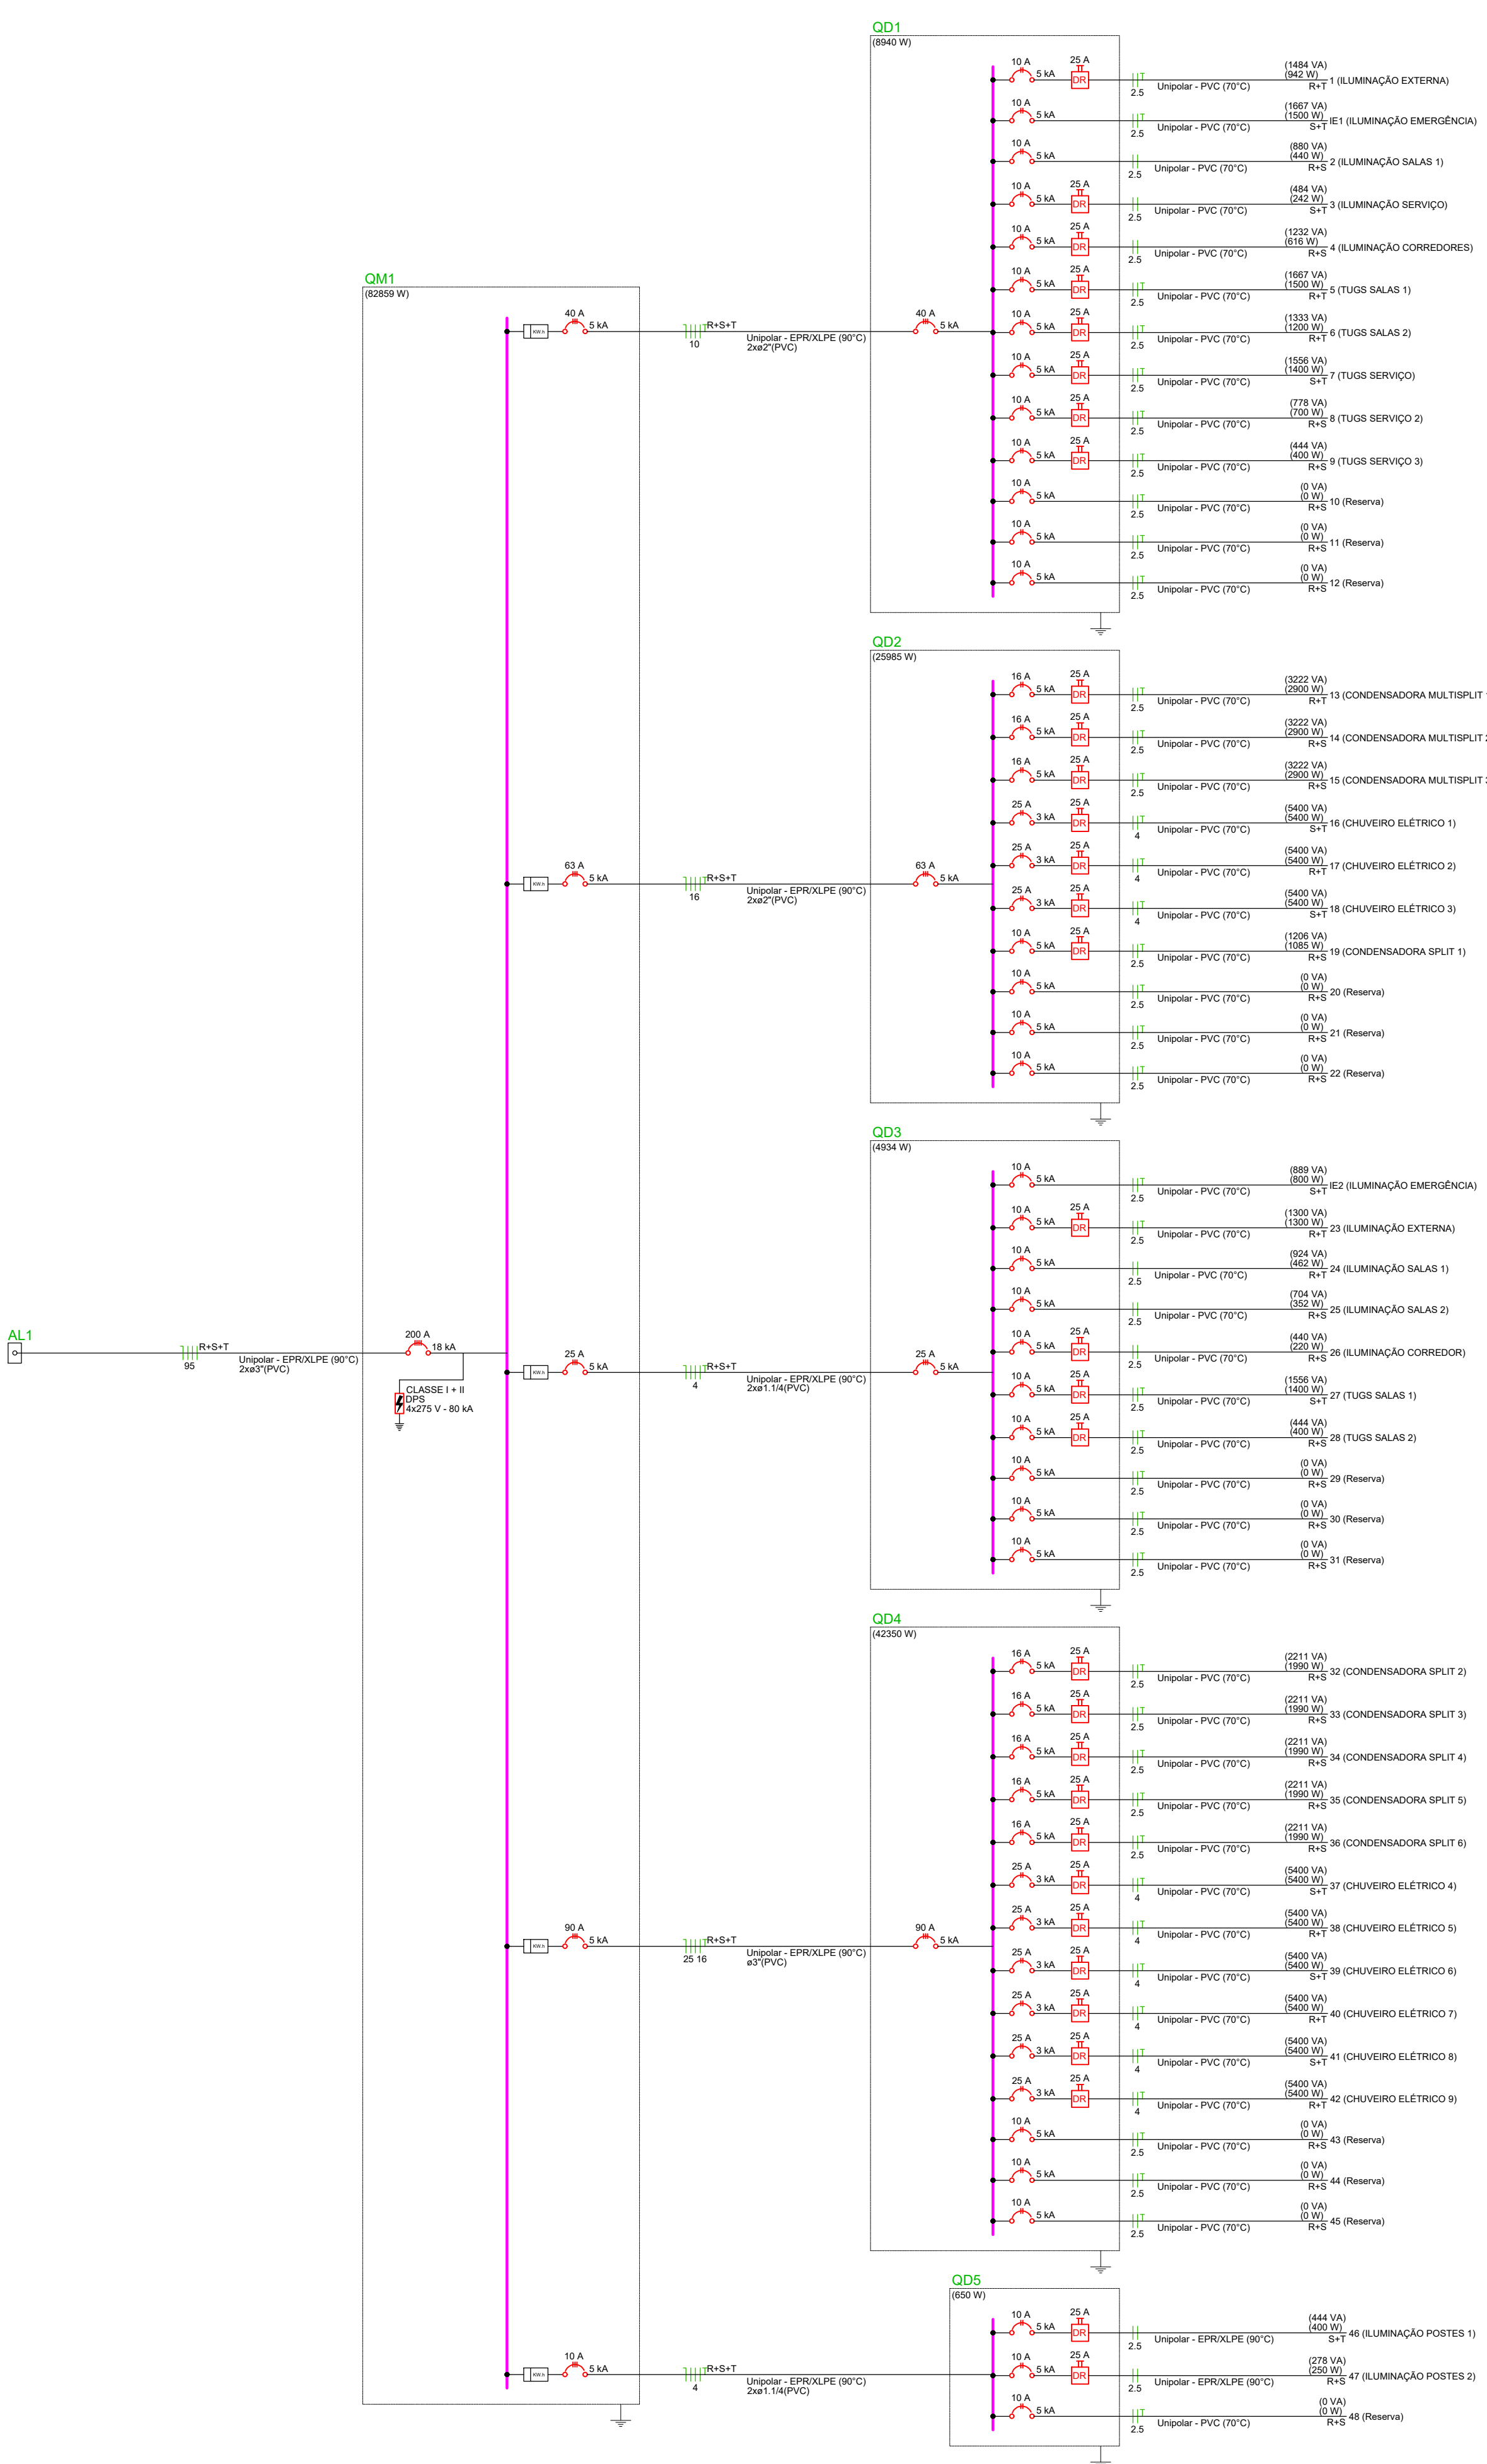


02 Elétrico - DIAGRAMA UNIFILAR
ESCALA: 1/50

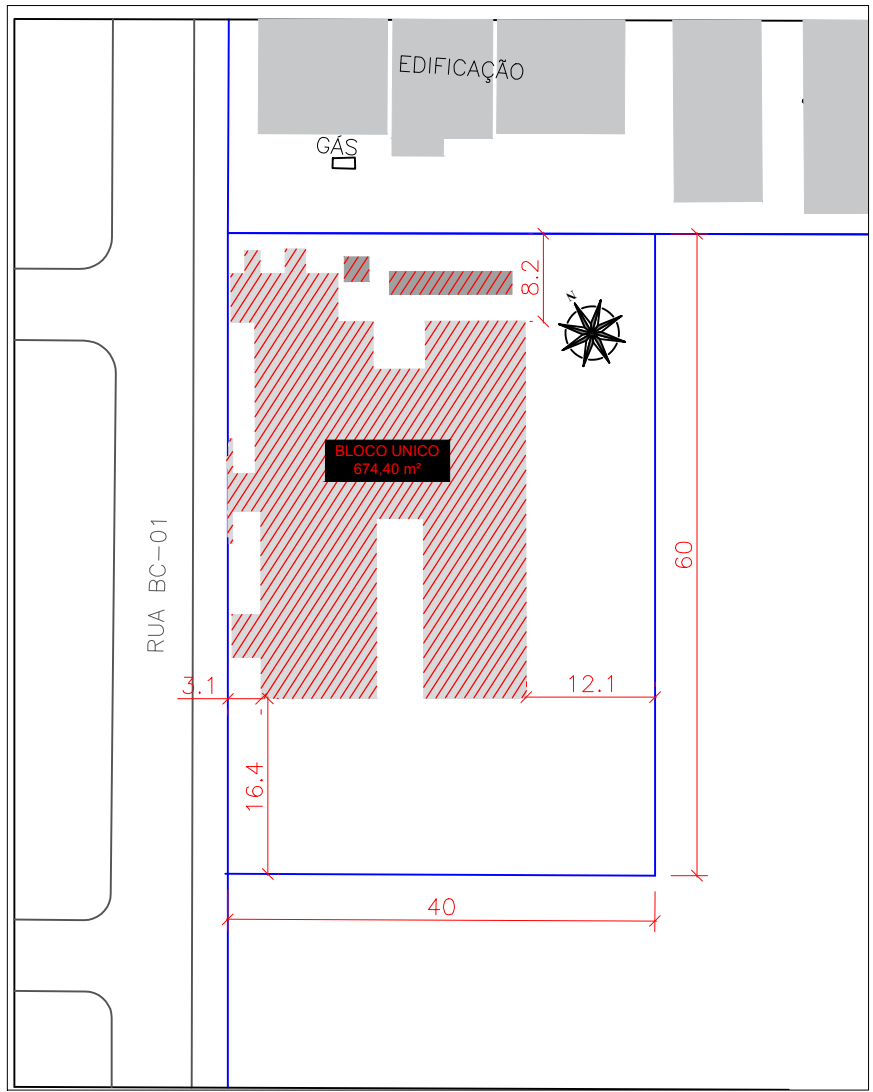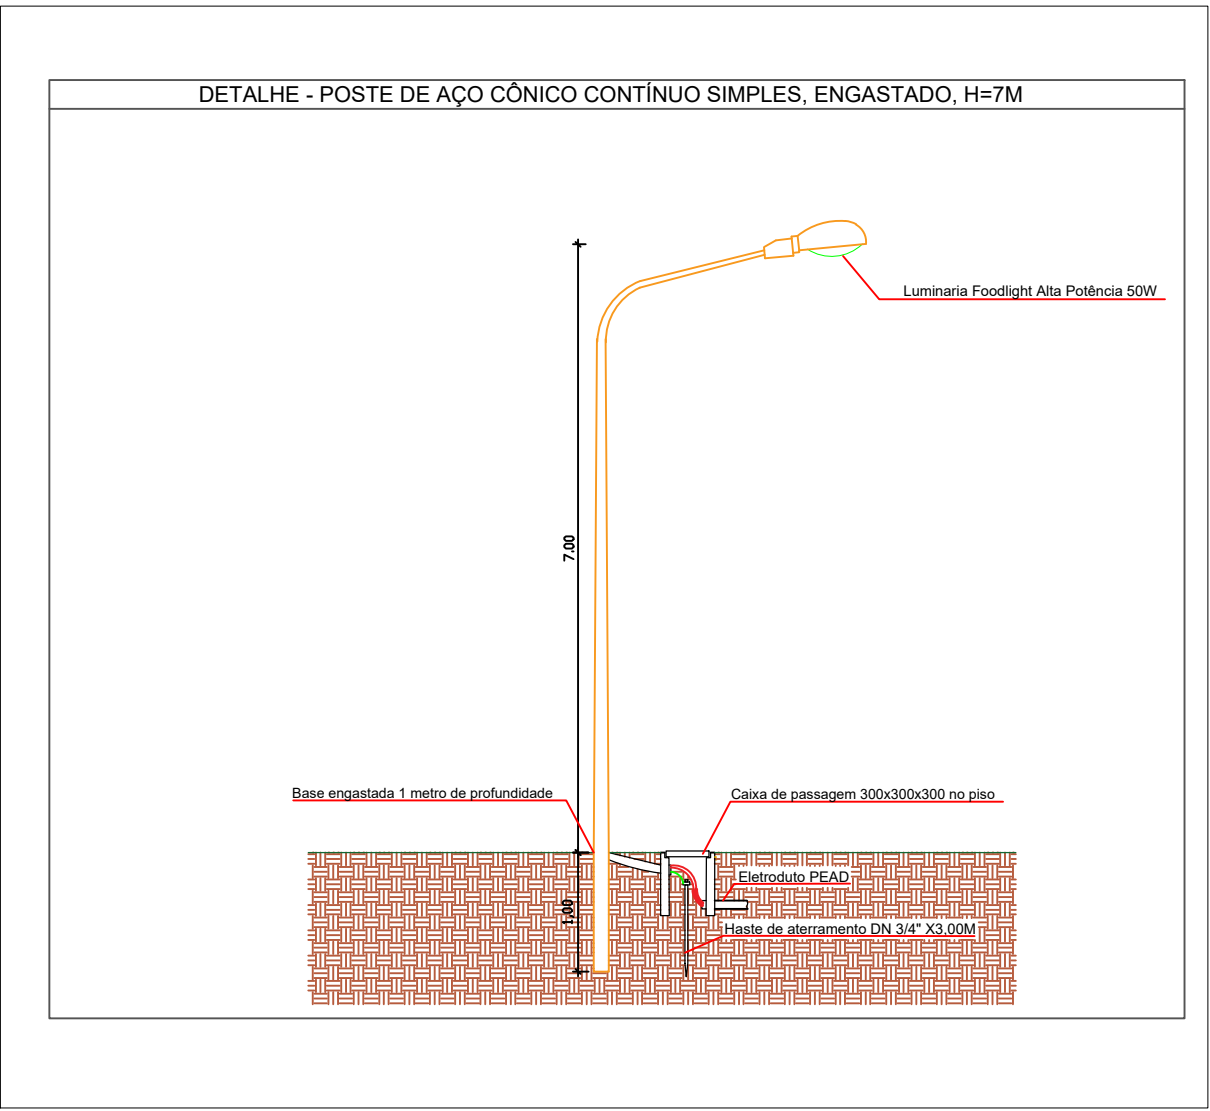


01 PLANTA DE SITUAÇÃO
ESCALA: 1/500

ESTADO DE MATO GROSSO PREFEITURA MUNICIPAL DE BARRA DO GARÇAS Rua Comandante João Ribeiro de Oliveira, 191 - CEP 13.000-000		PREFEITURA BARRA DO GARÇAS SECRETARIA DE DESENVOLVIMENTO URBANO E SUSTENTÁVEL		Folha : 03/04
Obra CONSTRUÇÃO PRÉ-ESCOLA PADRÃO SEDUC - BAIRRO MORADA DO SOL				
Conteúdo PROJETO ELÉTRICO				
Local RUA DOS UNICÔS, QD 10, MORADA DO SOL, BARRA DO GARÇAS-MT				
Propriedade Prefeitura Municipal Barra do Garças - MT				
Projetado Arquiteto				
Prefeitura Municipal de Barra do Garças - MT		VINÍCIUS GRANDO GEIS CREAM/MT 57194		
Área Construída 674,40 m²	Área do Terreno 2.400,00 m²	Escala INDICADO		
Arquivo CAD	Data JUN/2026	Projeto		


QD1

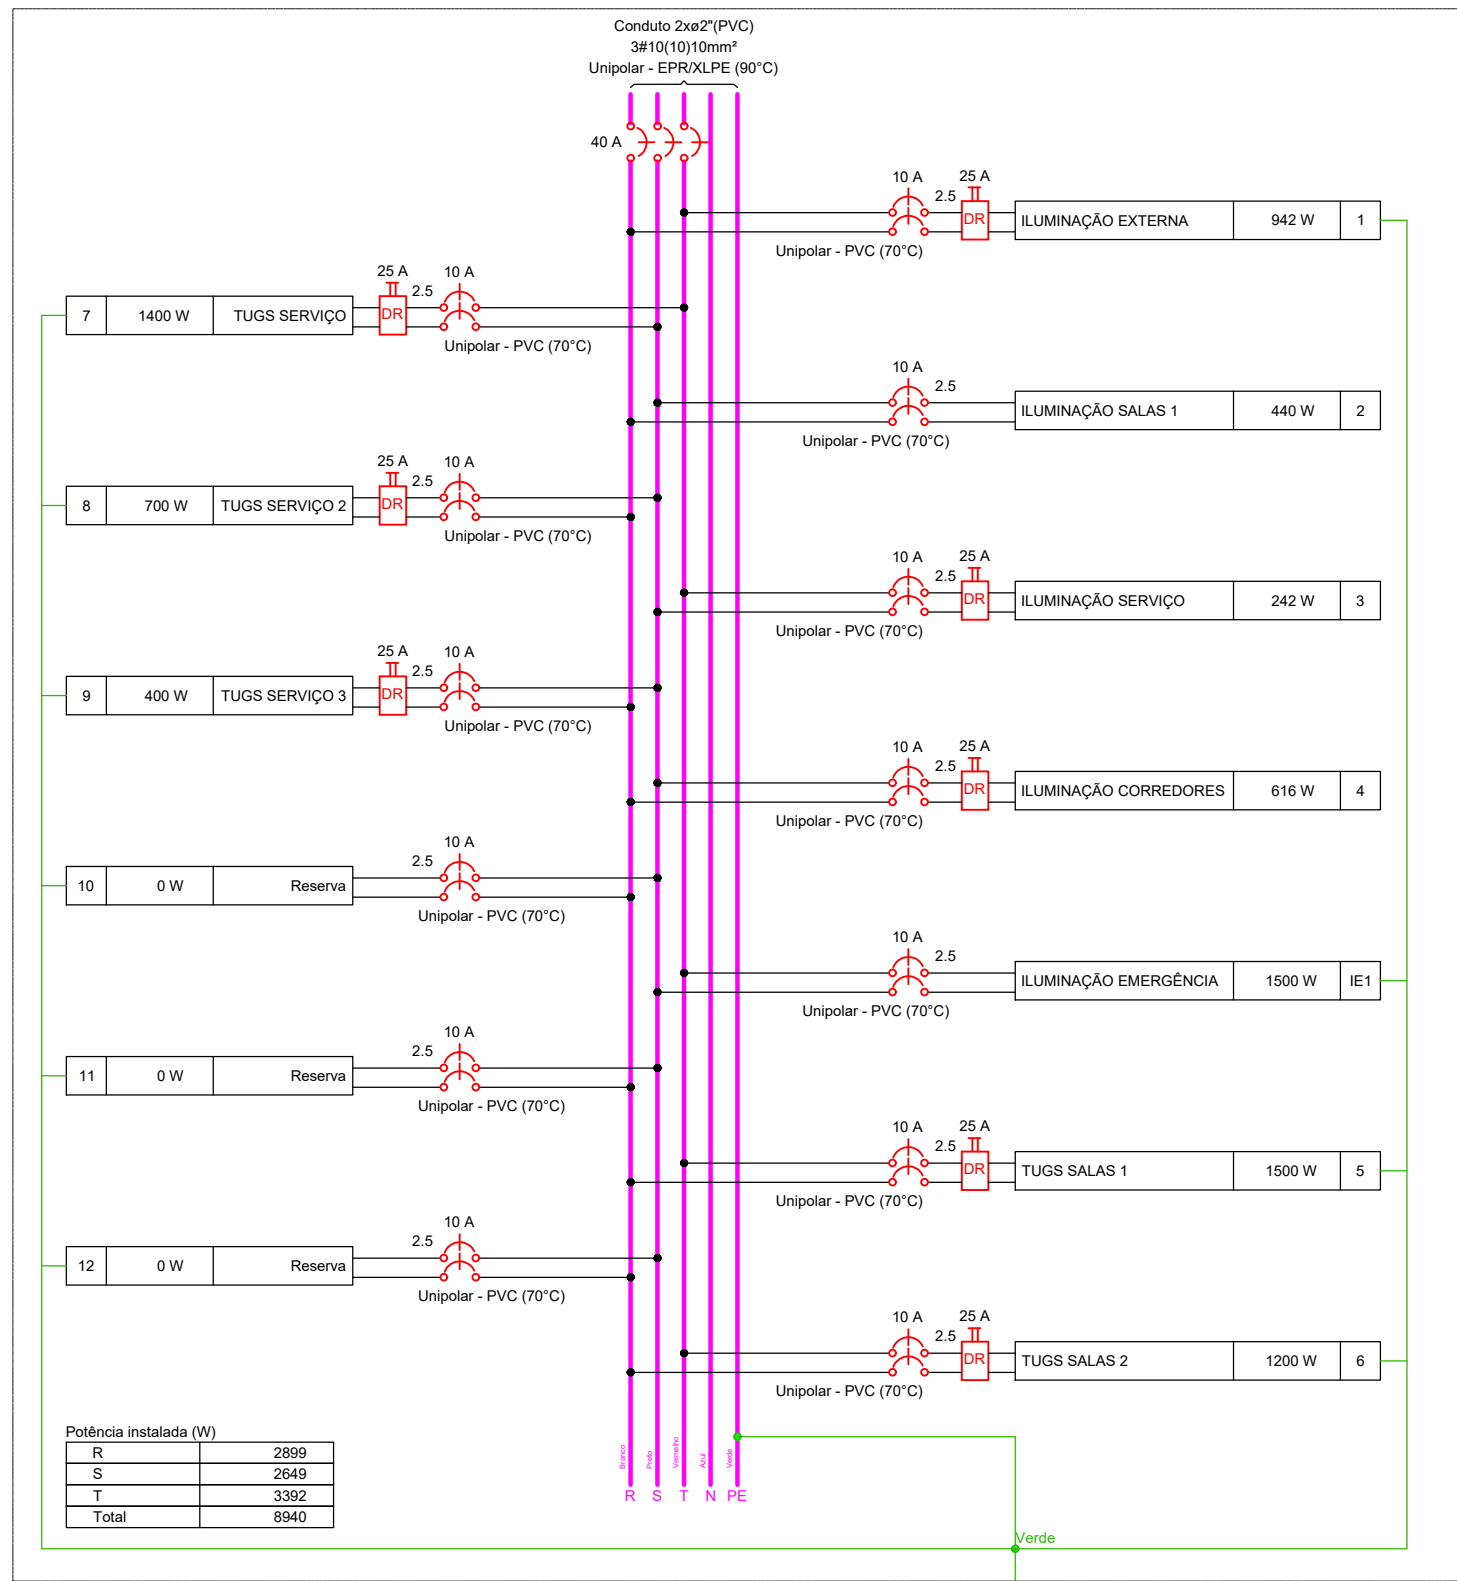


QD2

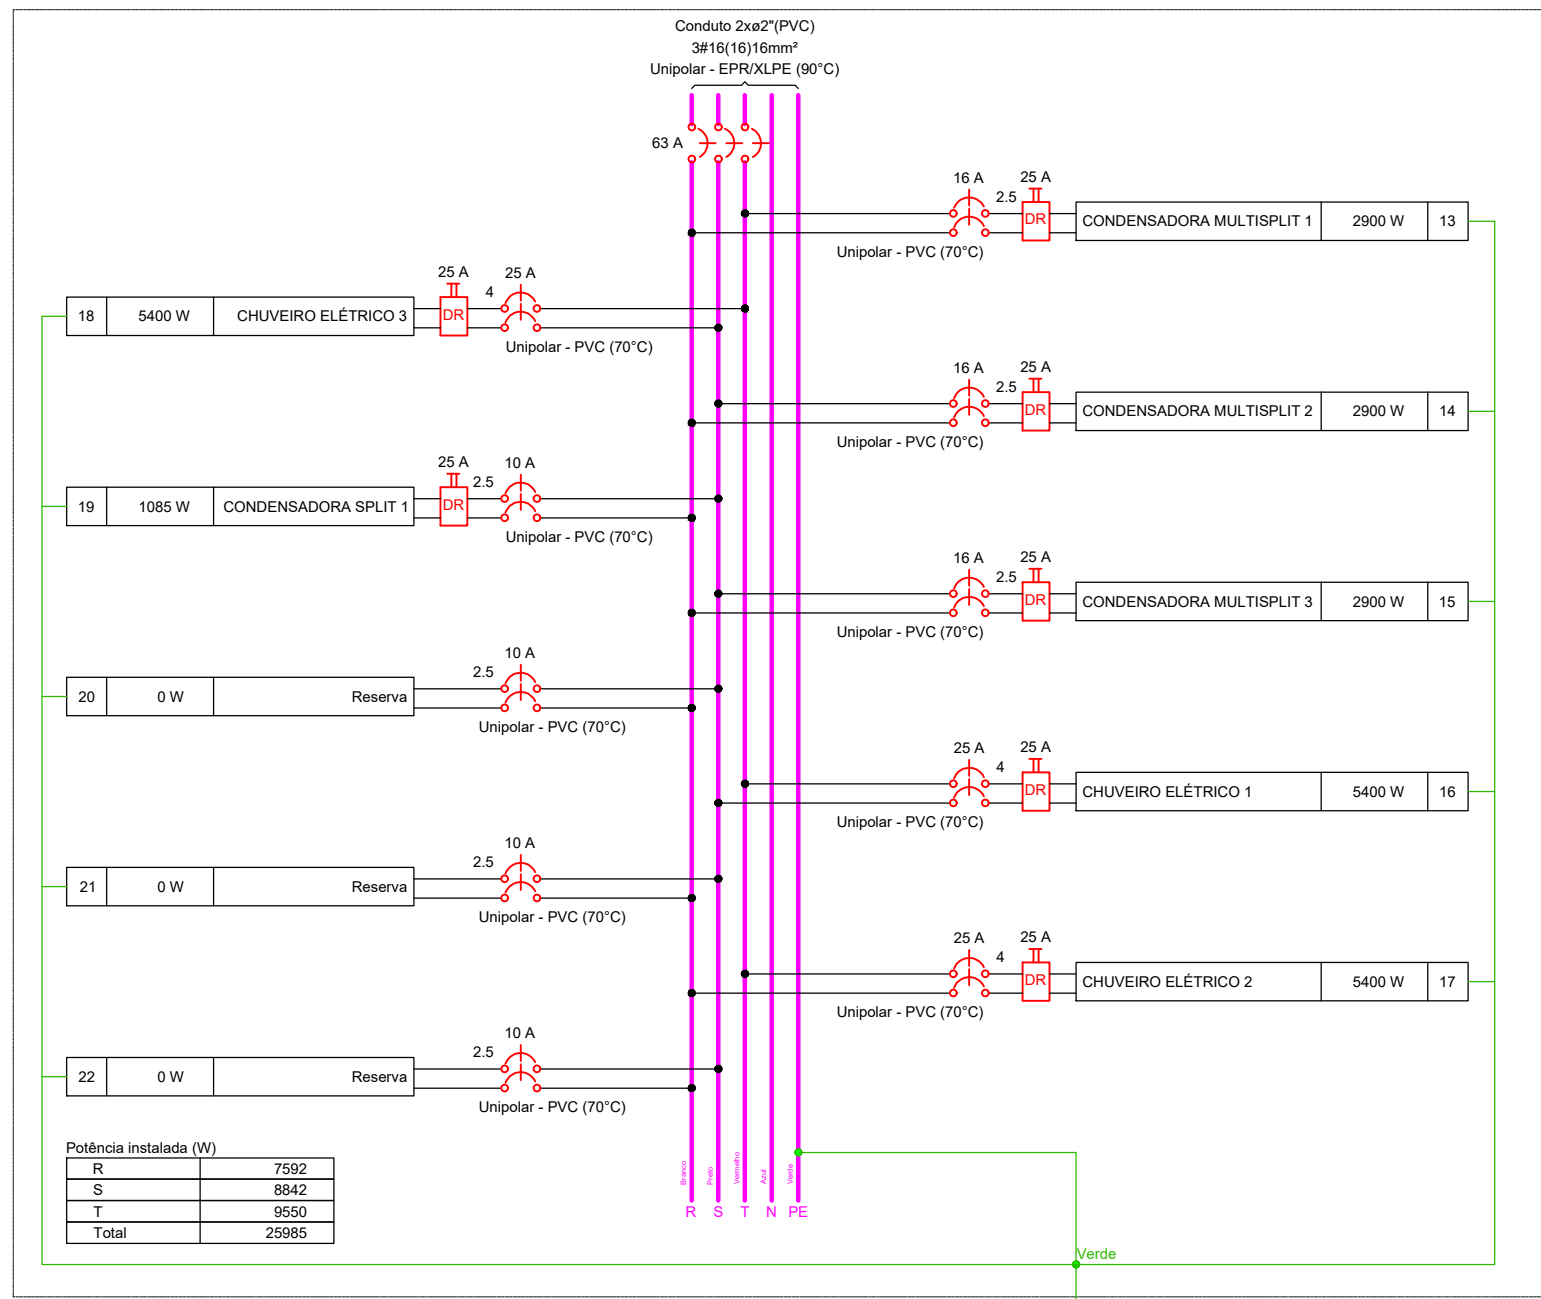



QD5

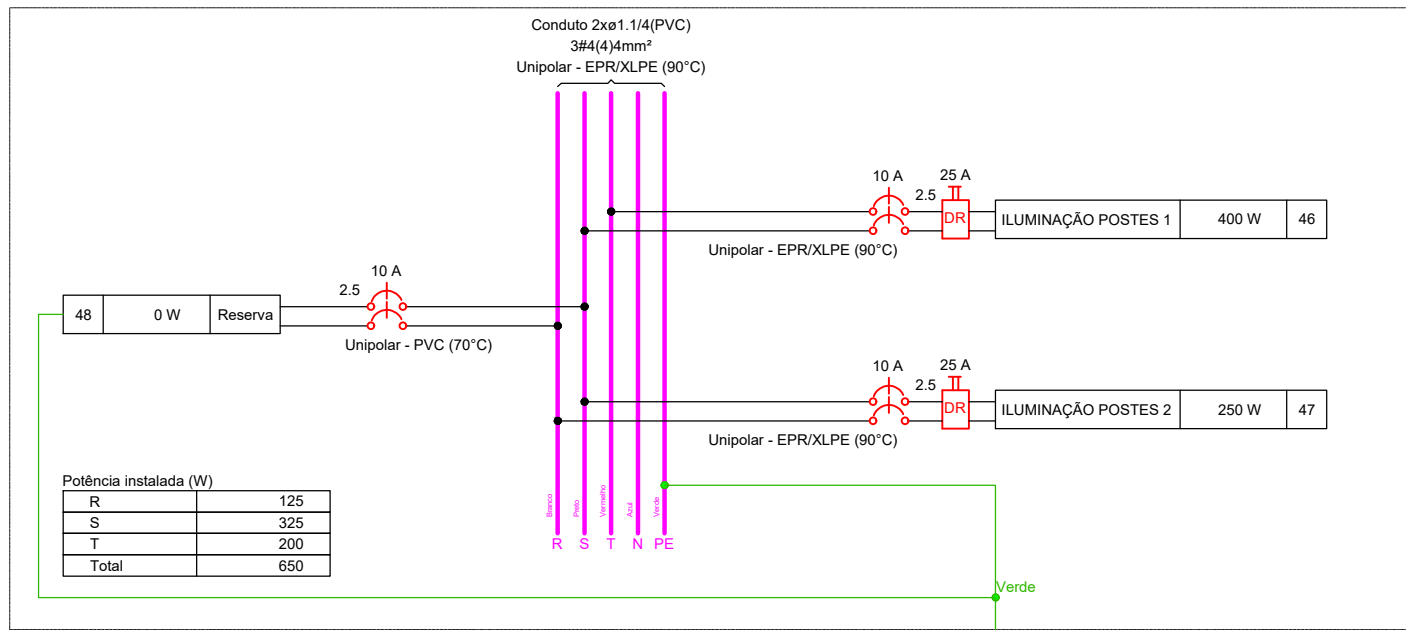

QD3

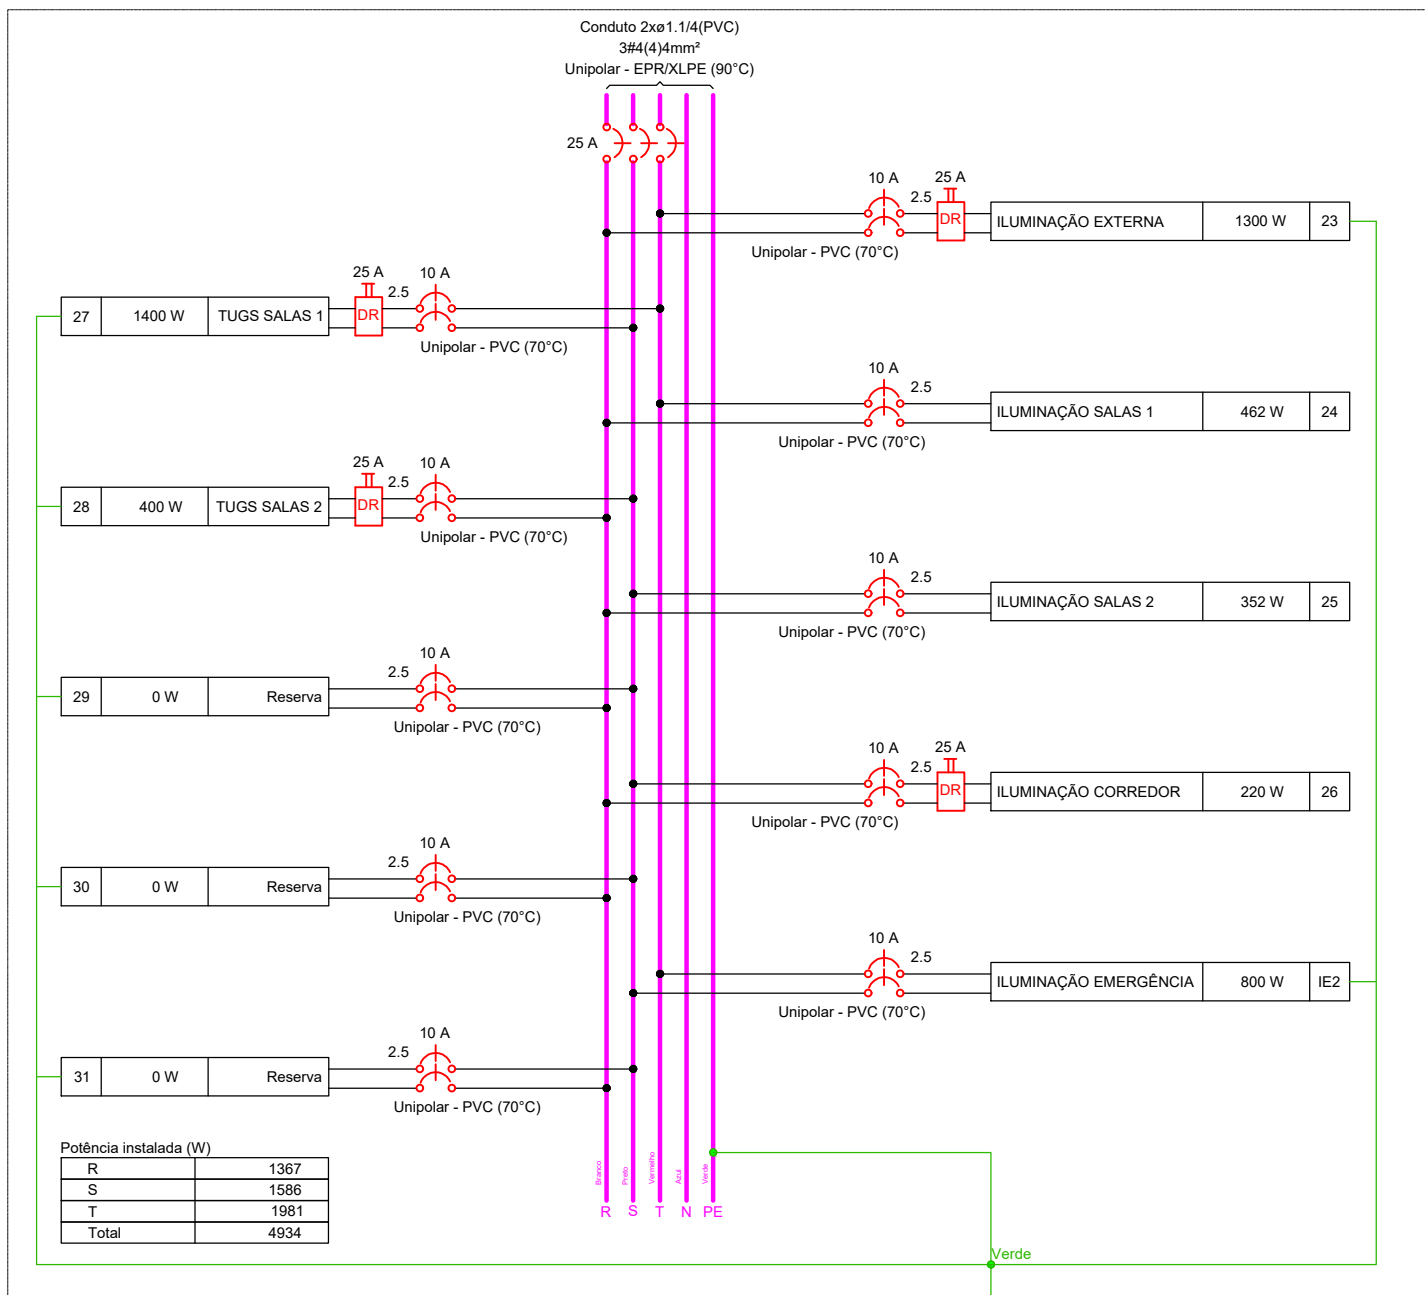

QD4

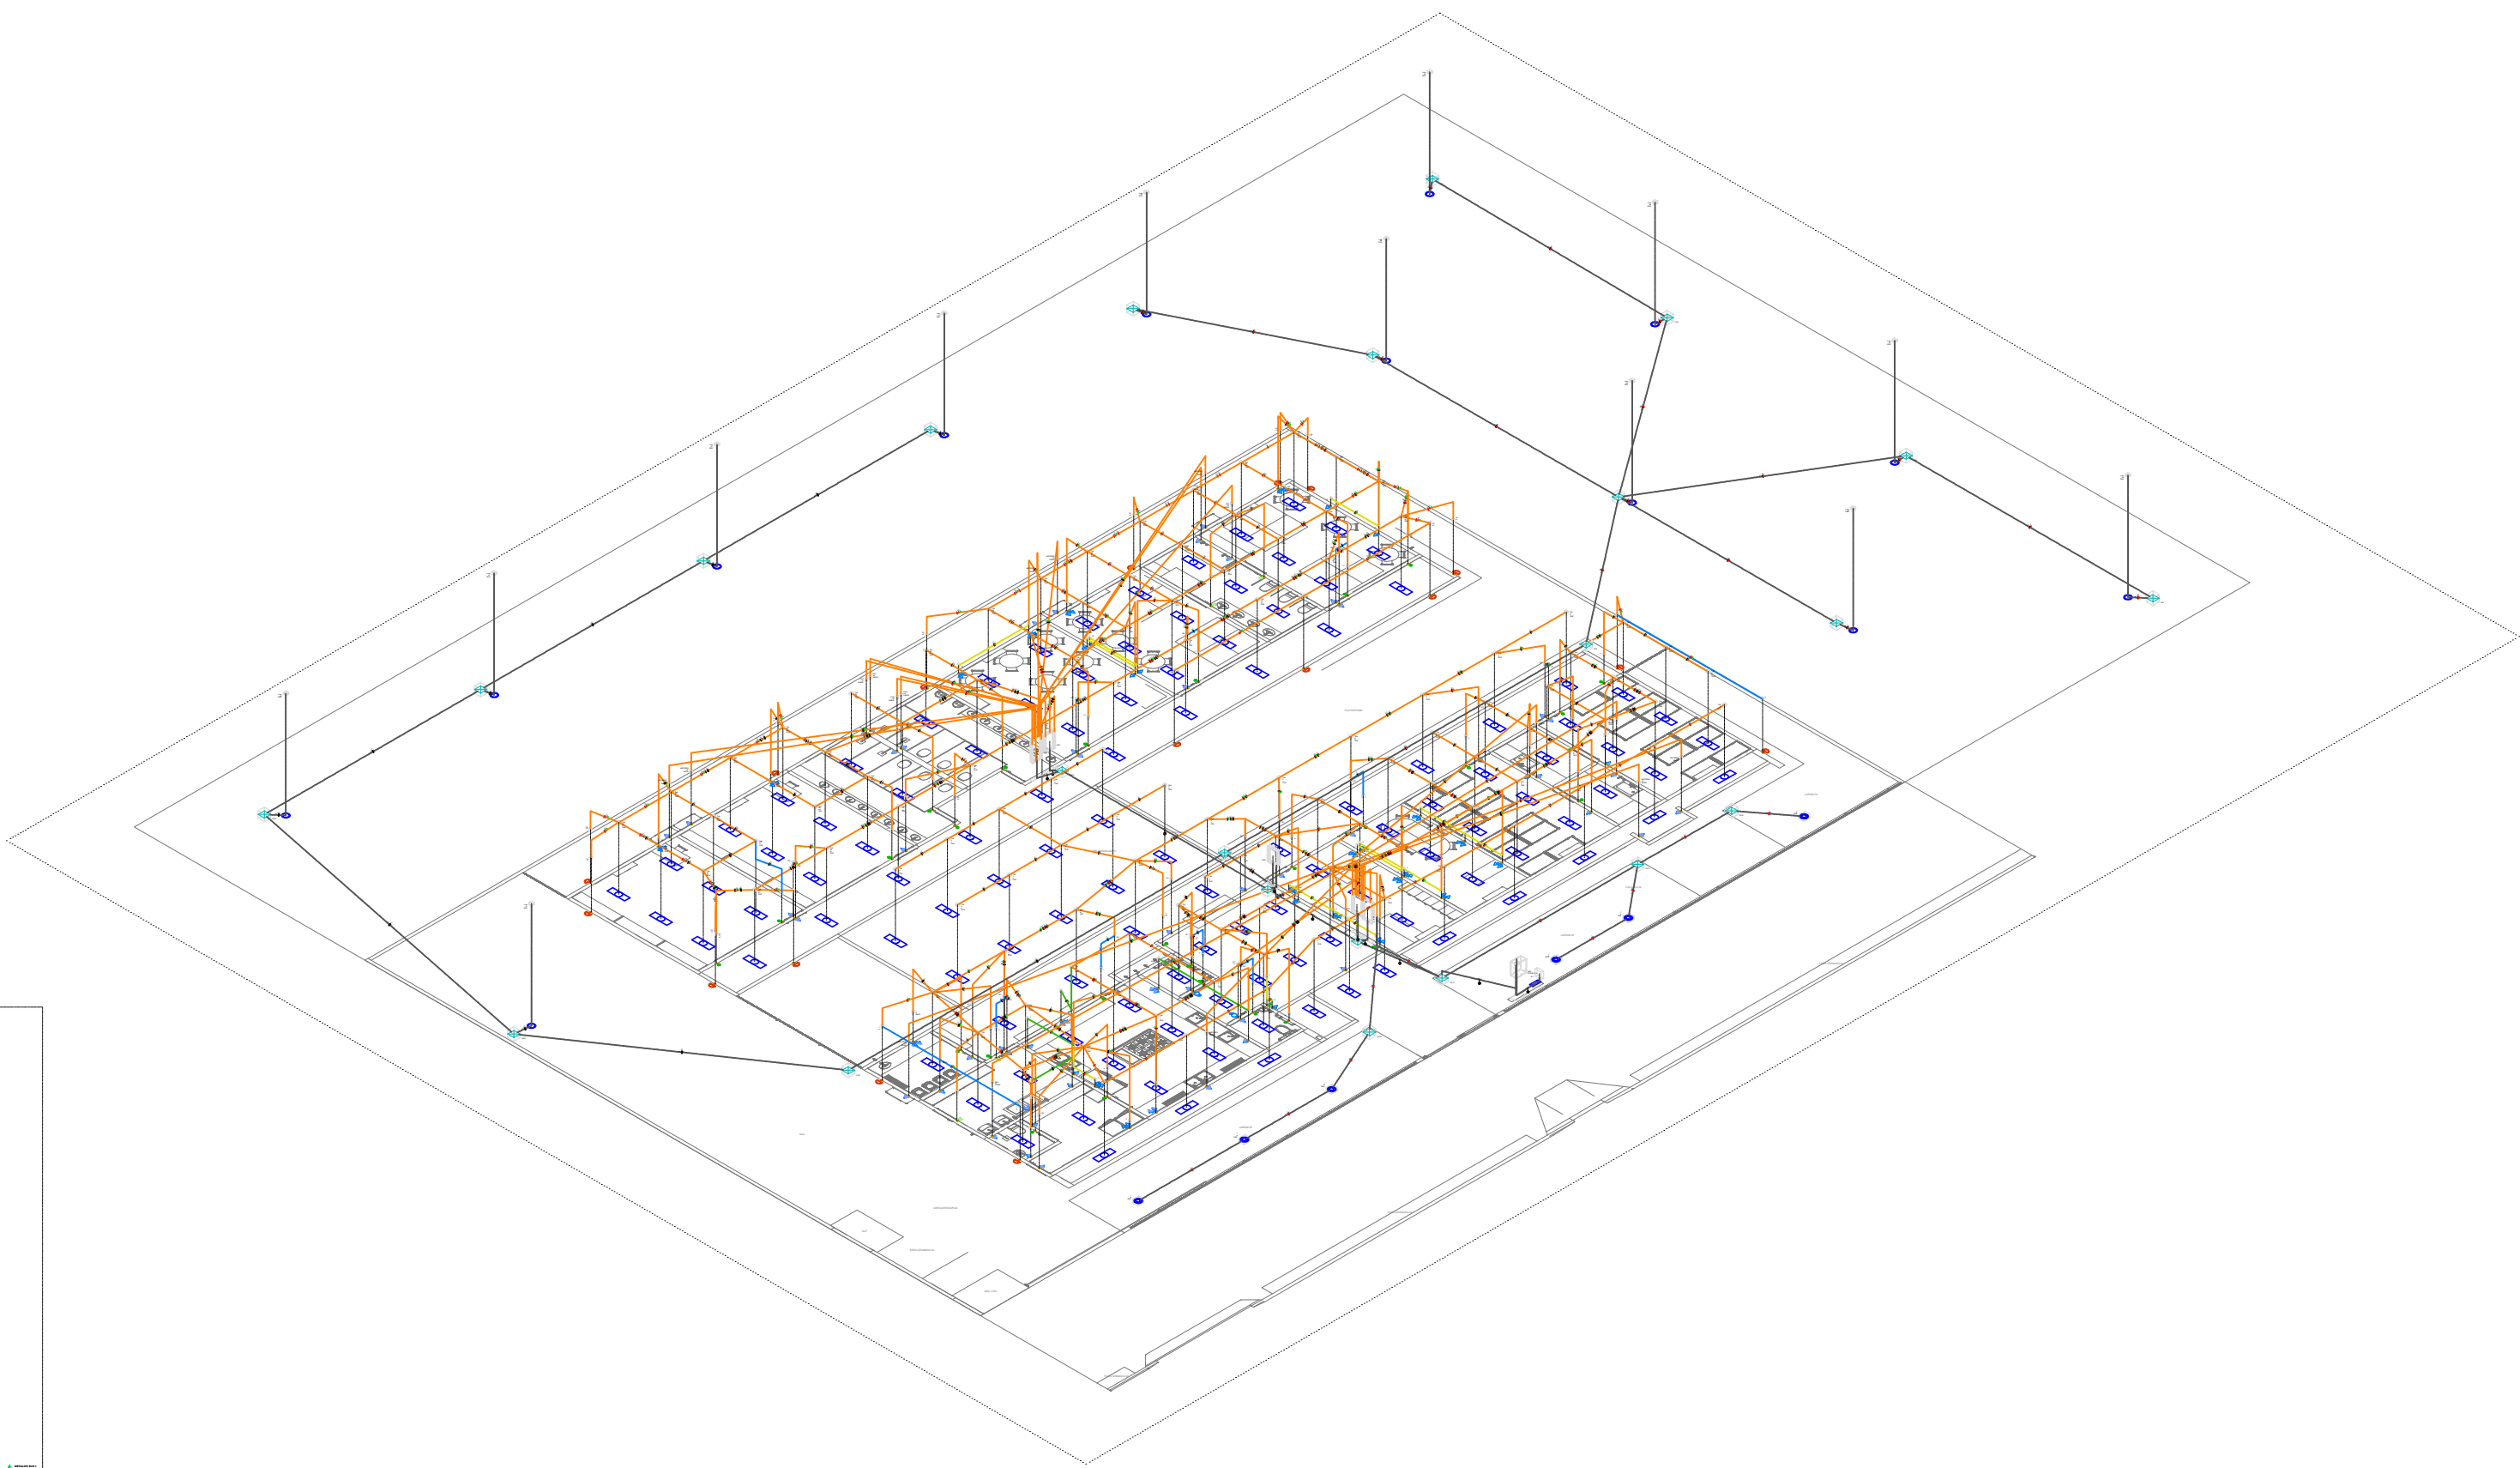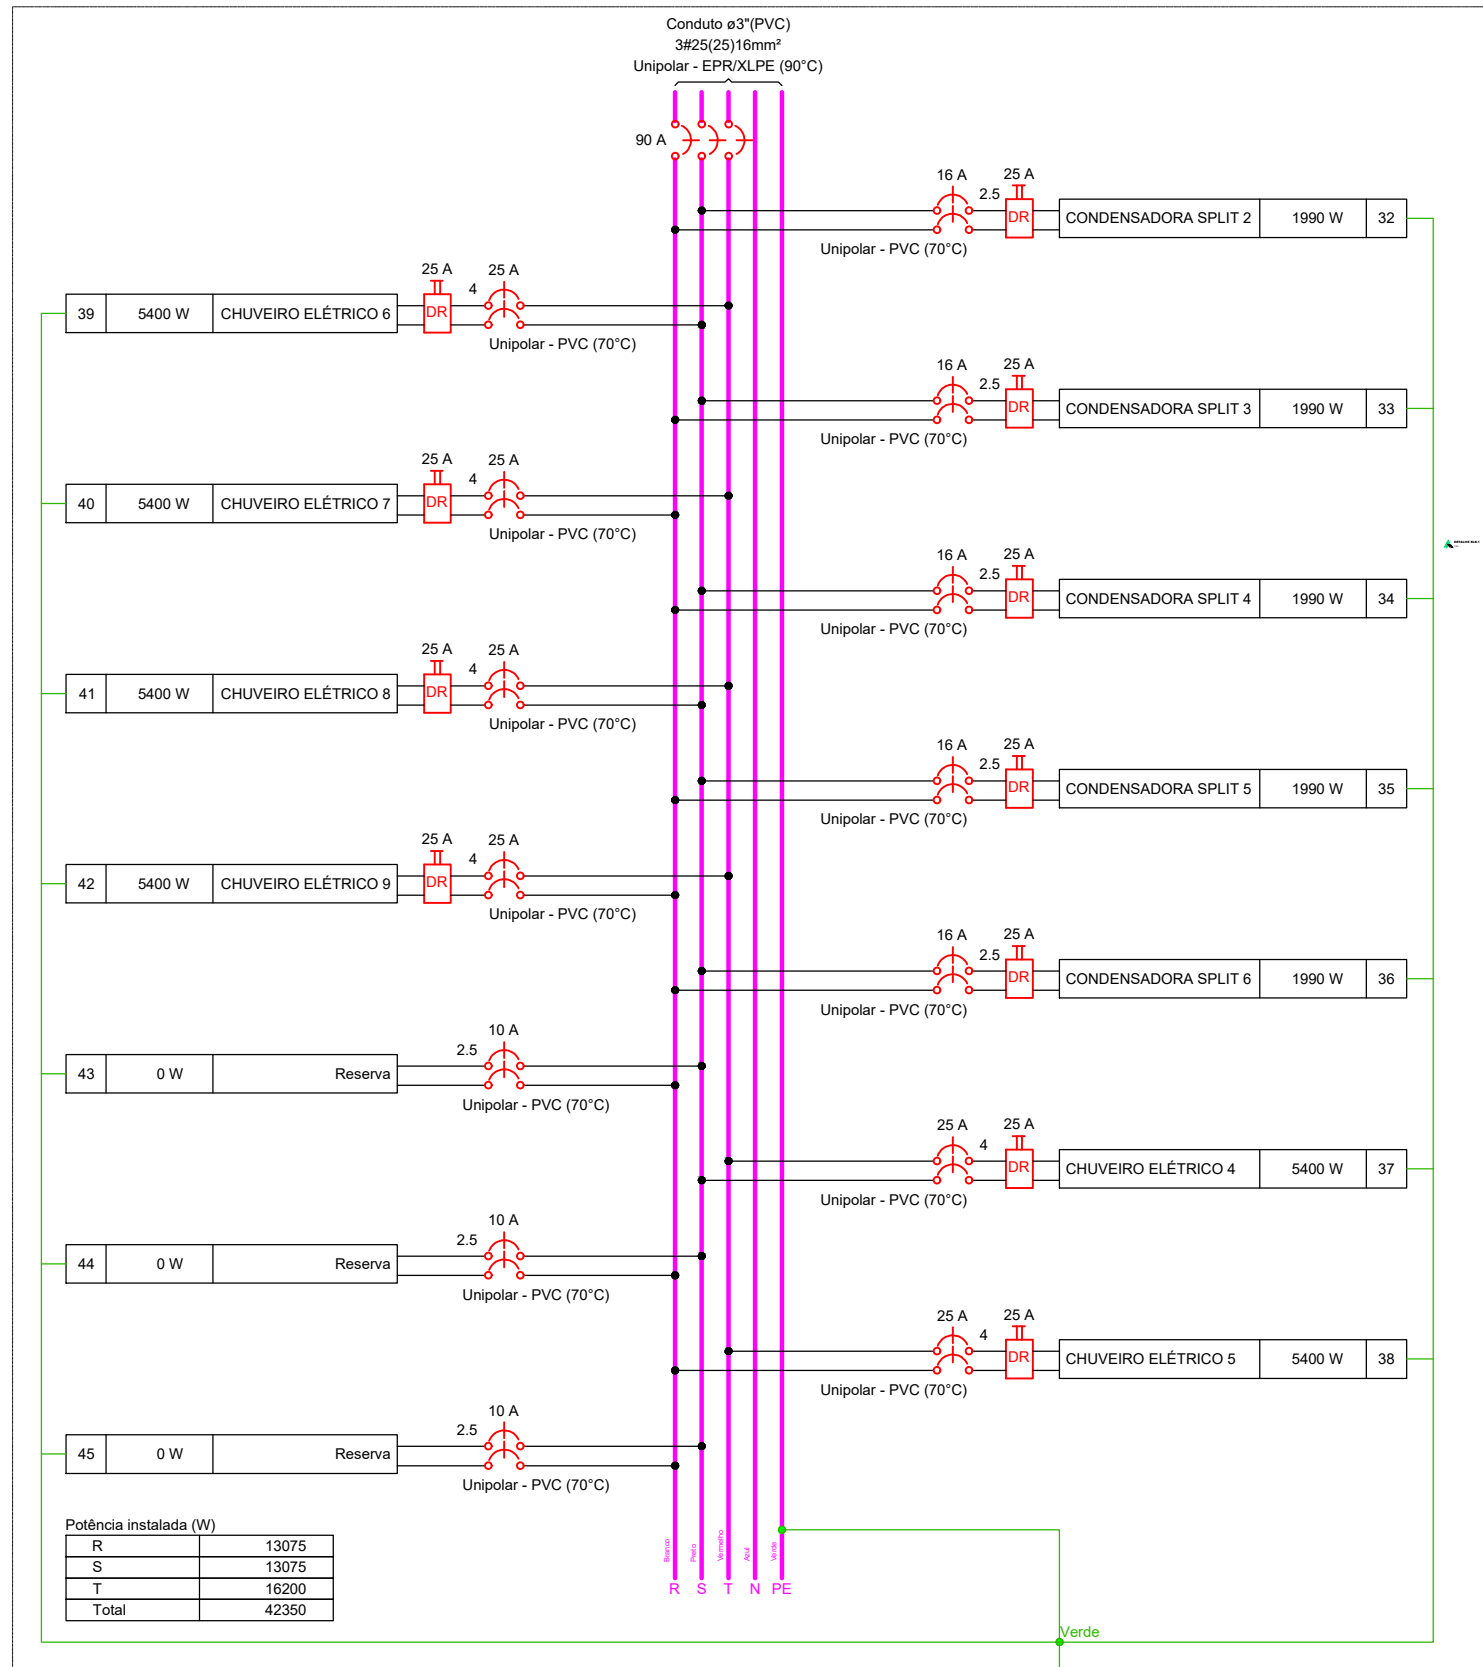

01 Elétrico - ISOMÉTRICO EDIFICAÇÃO

ESCALA: 1/700

QM1

