






1 Planta Baixa - Sinalizações
Escala 1:100

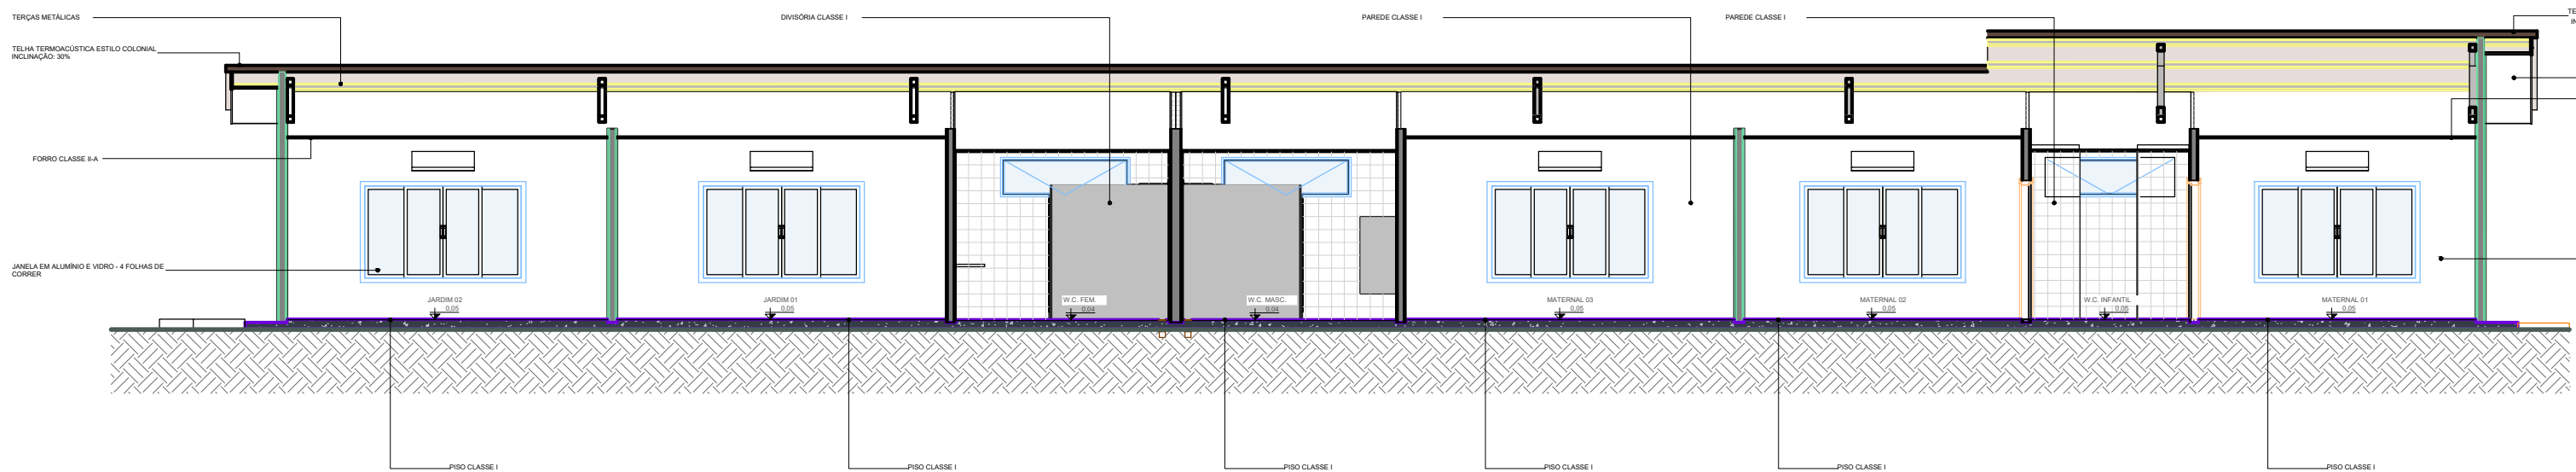


2 CORTE AA- CMAR
Escala 1:100

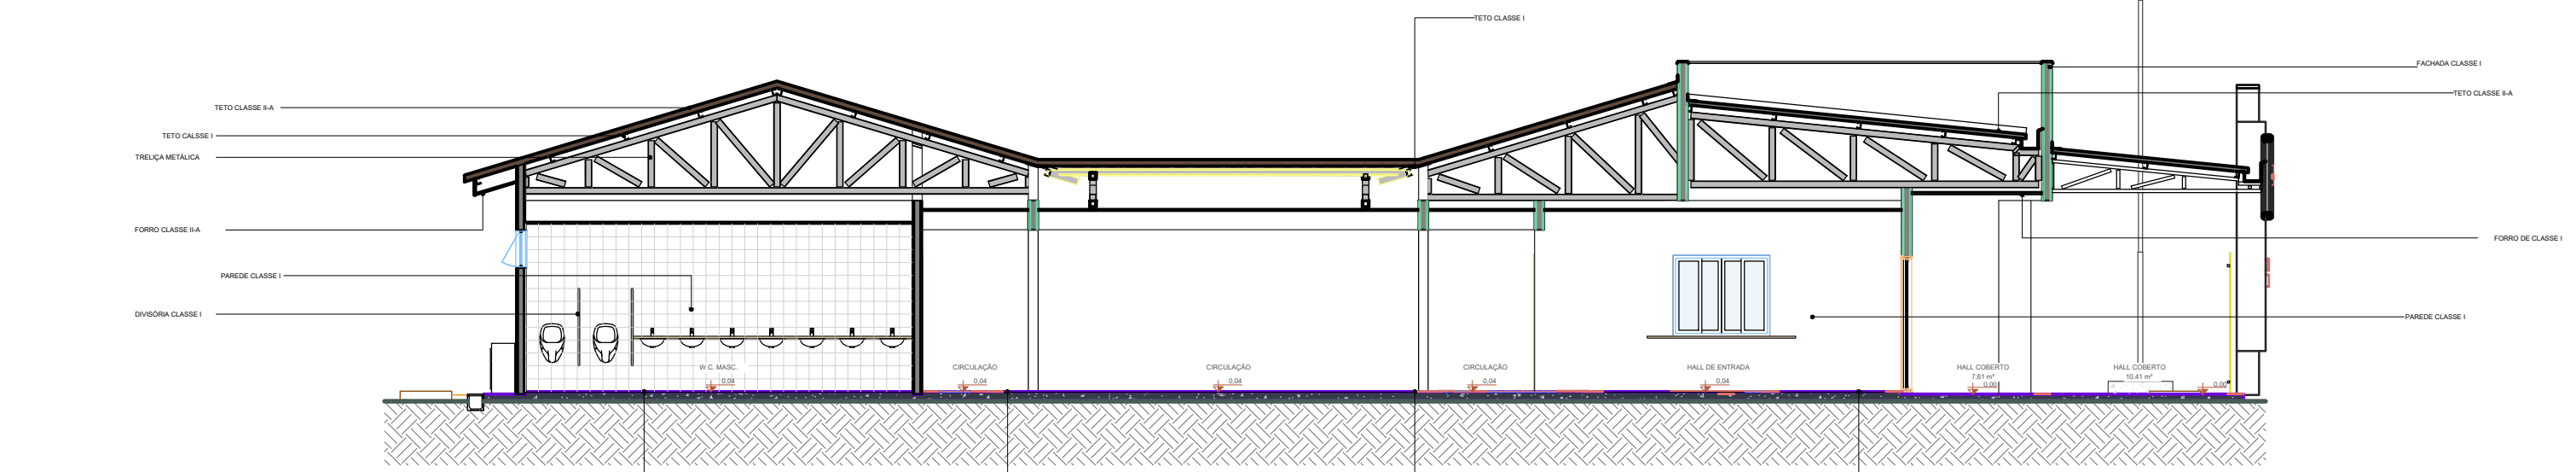


3 CORTE BB- CMAR
Escala 1:100

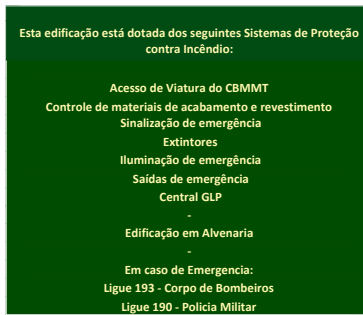


1 Detalhe Placa M-1 Sem Escala

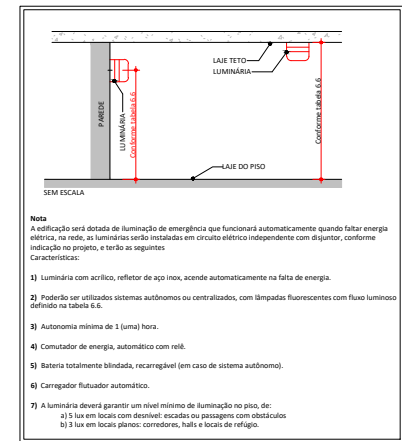


2 Detalhe instalação Iluminação de Emergência

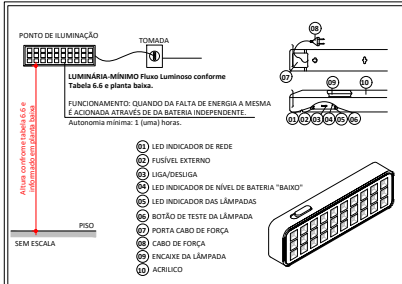


3 Detalhe Iluminação de Emergência

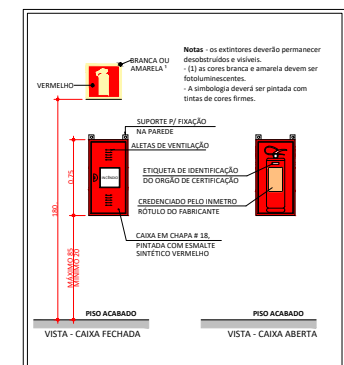


4 Detalhe Abrigo de Extintor

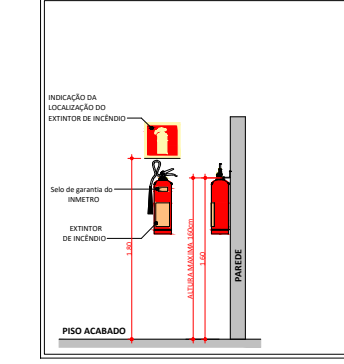


5 Detalhe Instalação de Extintor

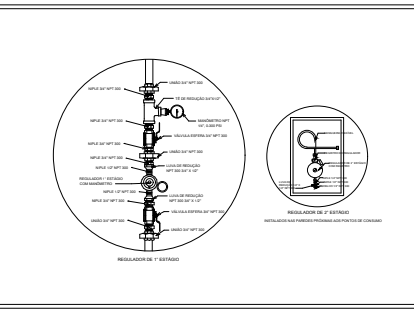


6 Detalhe Instalação GLP

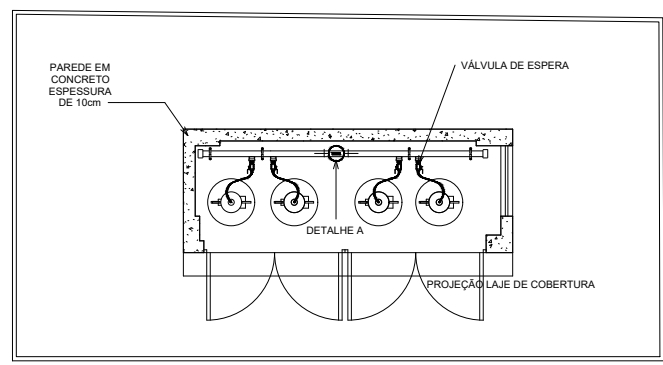

7 Detalhe Abrigo GLP - PLANTA BAIXA

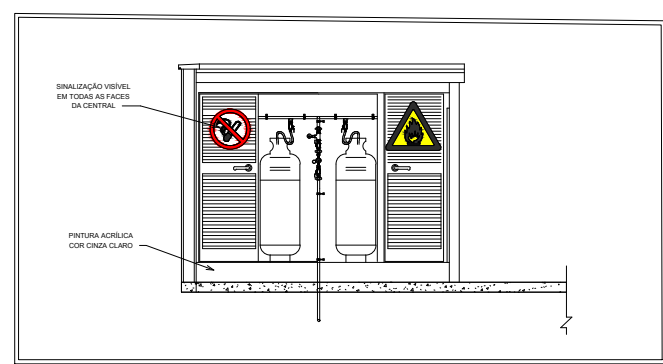

8 Detalhe Abrigo GLP - VISTA FRONTAL

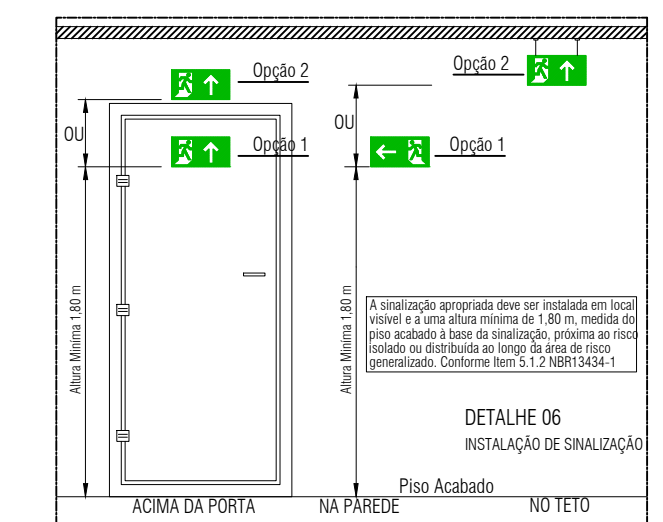


9 Detalhe posicionamento placas

5.1.3 MEDIDAS DE SEGURANÇA CONTRA INCÊNDIO E PÂNICO

X	Acesso de Viatura do CBMMT		Isolamento de Risco (Separação entre Edificações)
X	Resistência ao fogo dos elementos de construção		Compartimentação horizontal
	Compartimentação vertical	X	Controle de materiais de acabamento e revestimento
X	Saídas de emergência		Elevador de emergência
	Controle de fumaça	X	Iluminação de emergência
	Brigada de incêndio		Alarme de incêndio
	Deteção de incêndio	X	Extintores
X	Sinalização de emergência		Chuveiros automáticos (sprinkler)
	Hidrante e mangotinhos		Espuma
X	Sistema de proteção contra descargas atmosféricas (SPDA)		Sistema p/ monitoramento, supressão e alívio de explosões e/ou poeiras
	Sistema fixo de gases limpos e CO2		Escada pressurizada
	Resfriamento		Outros (especificar)
	Plano de intervenção de incêndio		
RISCOS ESPECIAIS			
	Armazenamento de líquidos ou Gases combustíveis e/ou inflamáveis		Armazenamento de fogos de artifício e/ou explosivos
	Armazenamento de gases combustíveis		Vasos sob pressão
	Armazenamento de produtos perigosos		Heliponto ou heliporto
	Instalações radioativas, nucleares, radiografia industrial ou congêneres	X	Instalação predial de gás liquefeito de petróleo (Central de GLP)
	Outros (especificar)		

NOTA: A COMPARTIMENTAÇÃO ESTÁ DISPENSADA PARA ESTA EDIFICAÇÃO CONFORME NTCB 10/2020 - (ÁREA INFERIOR A 1.000 m²).

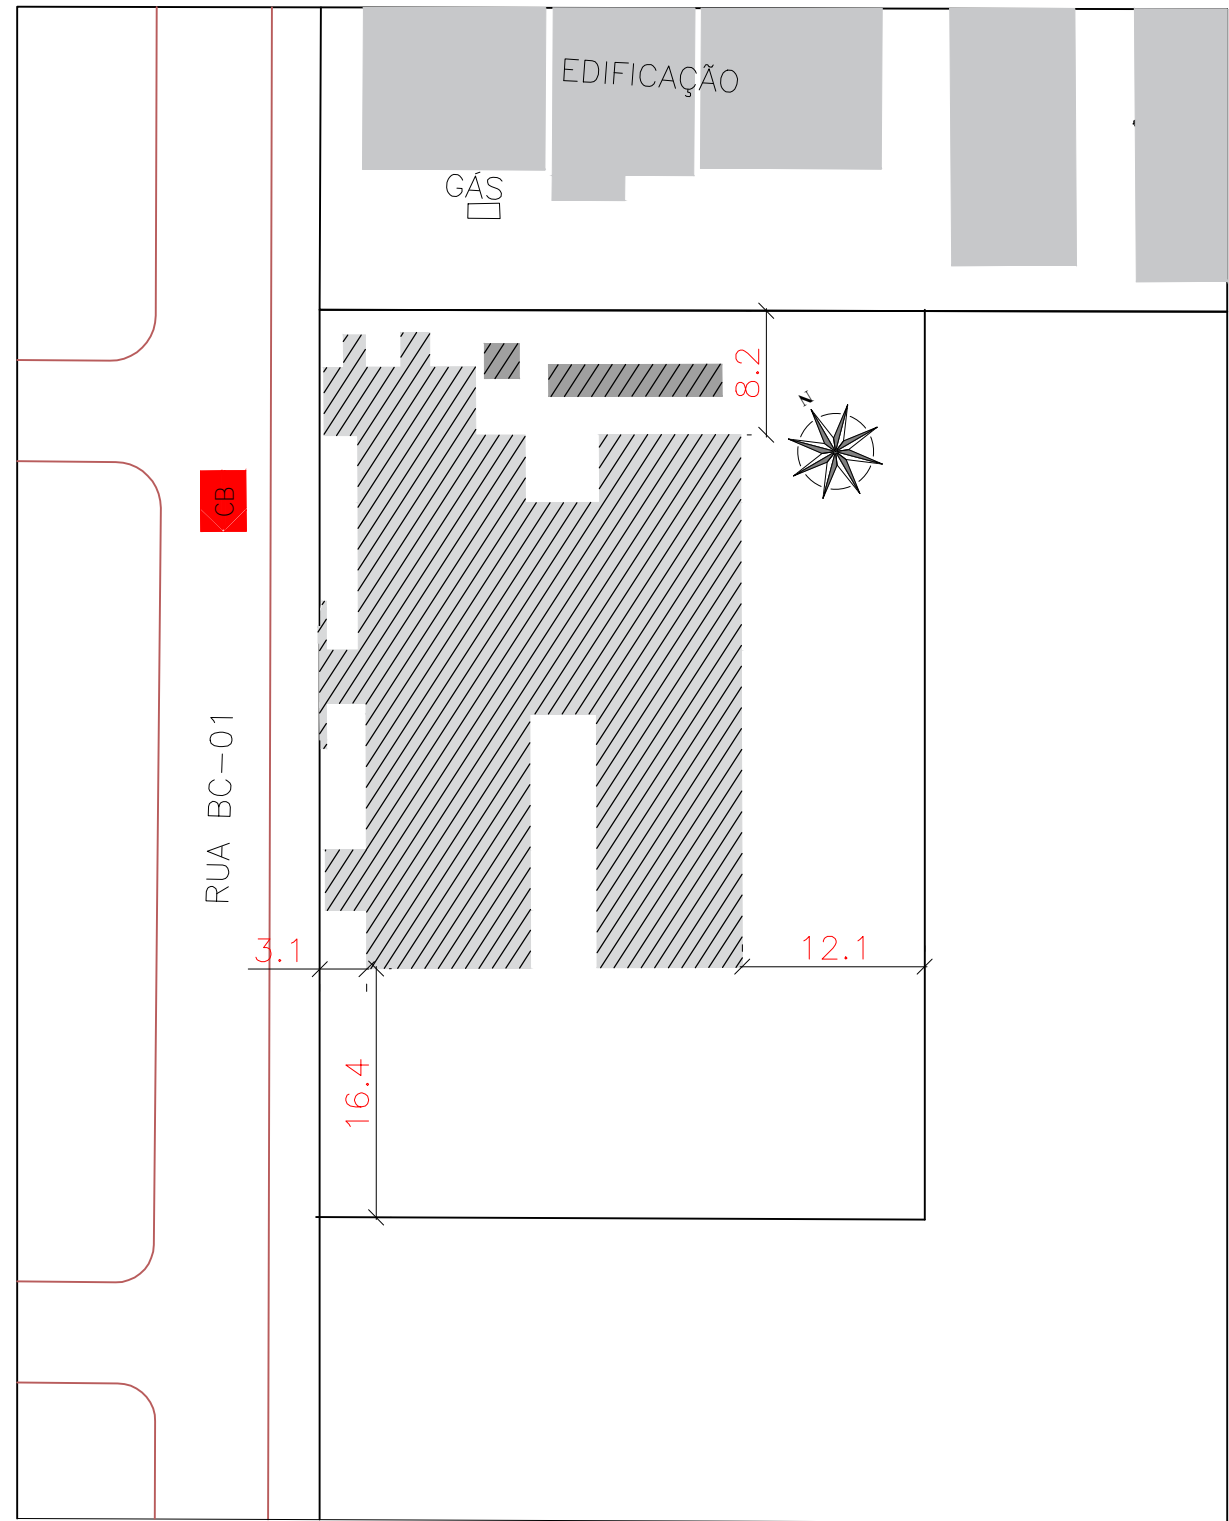

4 SITUAÇÃO
Escala 1:500

CBM - 01 - SIMBOLOGIA PARA A SINALIZAÇÃO DE EMERGÊNCIA

QTD.	COD.	SÍMBOLO	SIGNIFICADO
1	M1		Indicação dos sistemas de proteção contra incêndio existentes na edificação.
1	P1		Proibido fumar
1	A2		Cuidado, risco de incêndio
1	S12		Saída de emergência
4	S3		Saída de emergência
5	S2		Saída de emergência
4	E5		Extintor de incêndio

QTD.	SÍMBOLO	TPO
26		luminária de emergência - Parede

QTD.	SÍMBOLO	CARGA	CARGA NOMINAL	CAPACIDADE EXTINTORA
6		Carga de Pó ABC	4Kg	2A-208C

QTD.	SÍMBOLO	DIRIGÇÃO DE FLUXO DA ROTINA DE FUGA
6		Saída final da rota de fuga

Ordem	Nome	Área Construída
1	BLOCO UNICO	674,40 m²
Total geral:	1	674,40 m²

ESTADO DE MATO GROSSO PREFEITURA MUNICIPAL DE BARRA DO GARÇAS CNPJ 03.428.228/0001-06 Rua Cardeal, 533 centro - Barra do Garças MT - CEP 78.600-000		PREFEITURA BARRA DO GARÇAS SECRETARIA DE DESENVOLVIMENTO URBANO E SUSTENTÁVEL		Folha : 01/01
Obra : CONSTRUÇÃO PRÉ-ESCOLA PADRÃO SEDUC - BAIRRO MORADA DO SOL				
Conteúdo : PROJETO DE SEGURANÇA CONTRA INCÊNDIO E PÂNICO				
Local : RUA DOS LÍRIOS, QD.10, MORADA DO SOL, BARRA DO GARÇAS-MT				
Propriedade : Prefeitura Municipal Barra do Garças - MT				
Proprietário: Prefeitura Municipal de Barra do Garças - MT		Autor do projeto: VINICIUS GIRARDI GEISS CREA/MT 57794		
Área Construída: 674,40 m²	Dimensões: -	Escala: INDICADO		
Arquivo: CAD	Data: JUN/2026	Projeta : -		