



Legenda	
ESGOTO	
Legenda de peças	
Legenda	
CES	Caixas Inspeção Esgoto Sifonada
Chuveiro Residencial	
CurVar 45°	
Curva 90 curta	
Joelho 45	
Junção invertida	
Lavatório Residencial com sifão	
Te 90	
Te sanitário	
Vaso Sanitário c/ curva 90°	
Vaso Sanitário c/ lb	

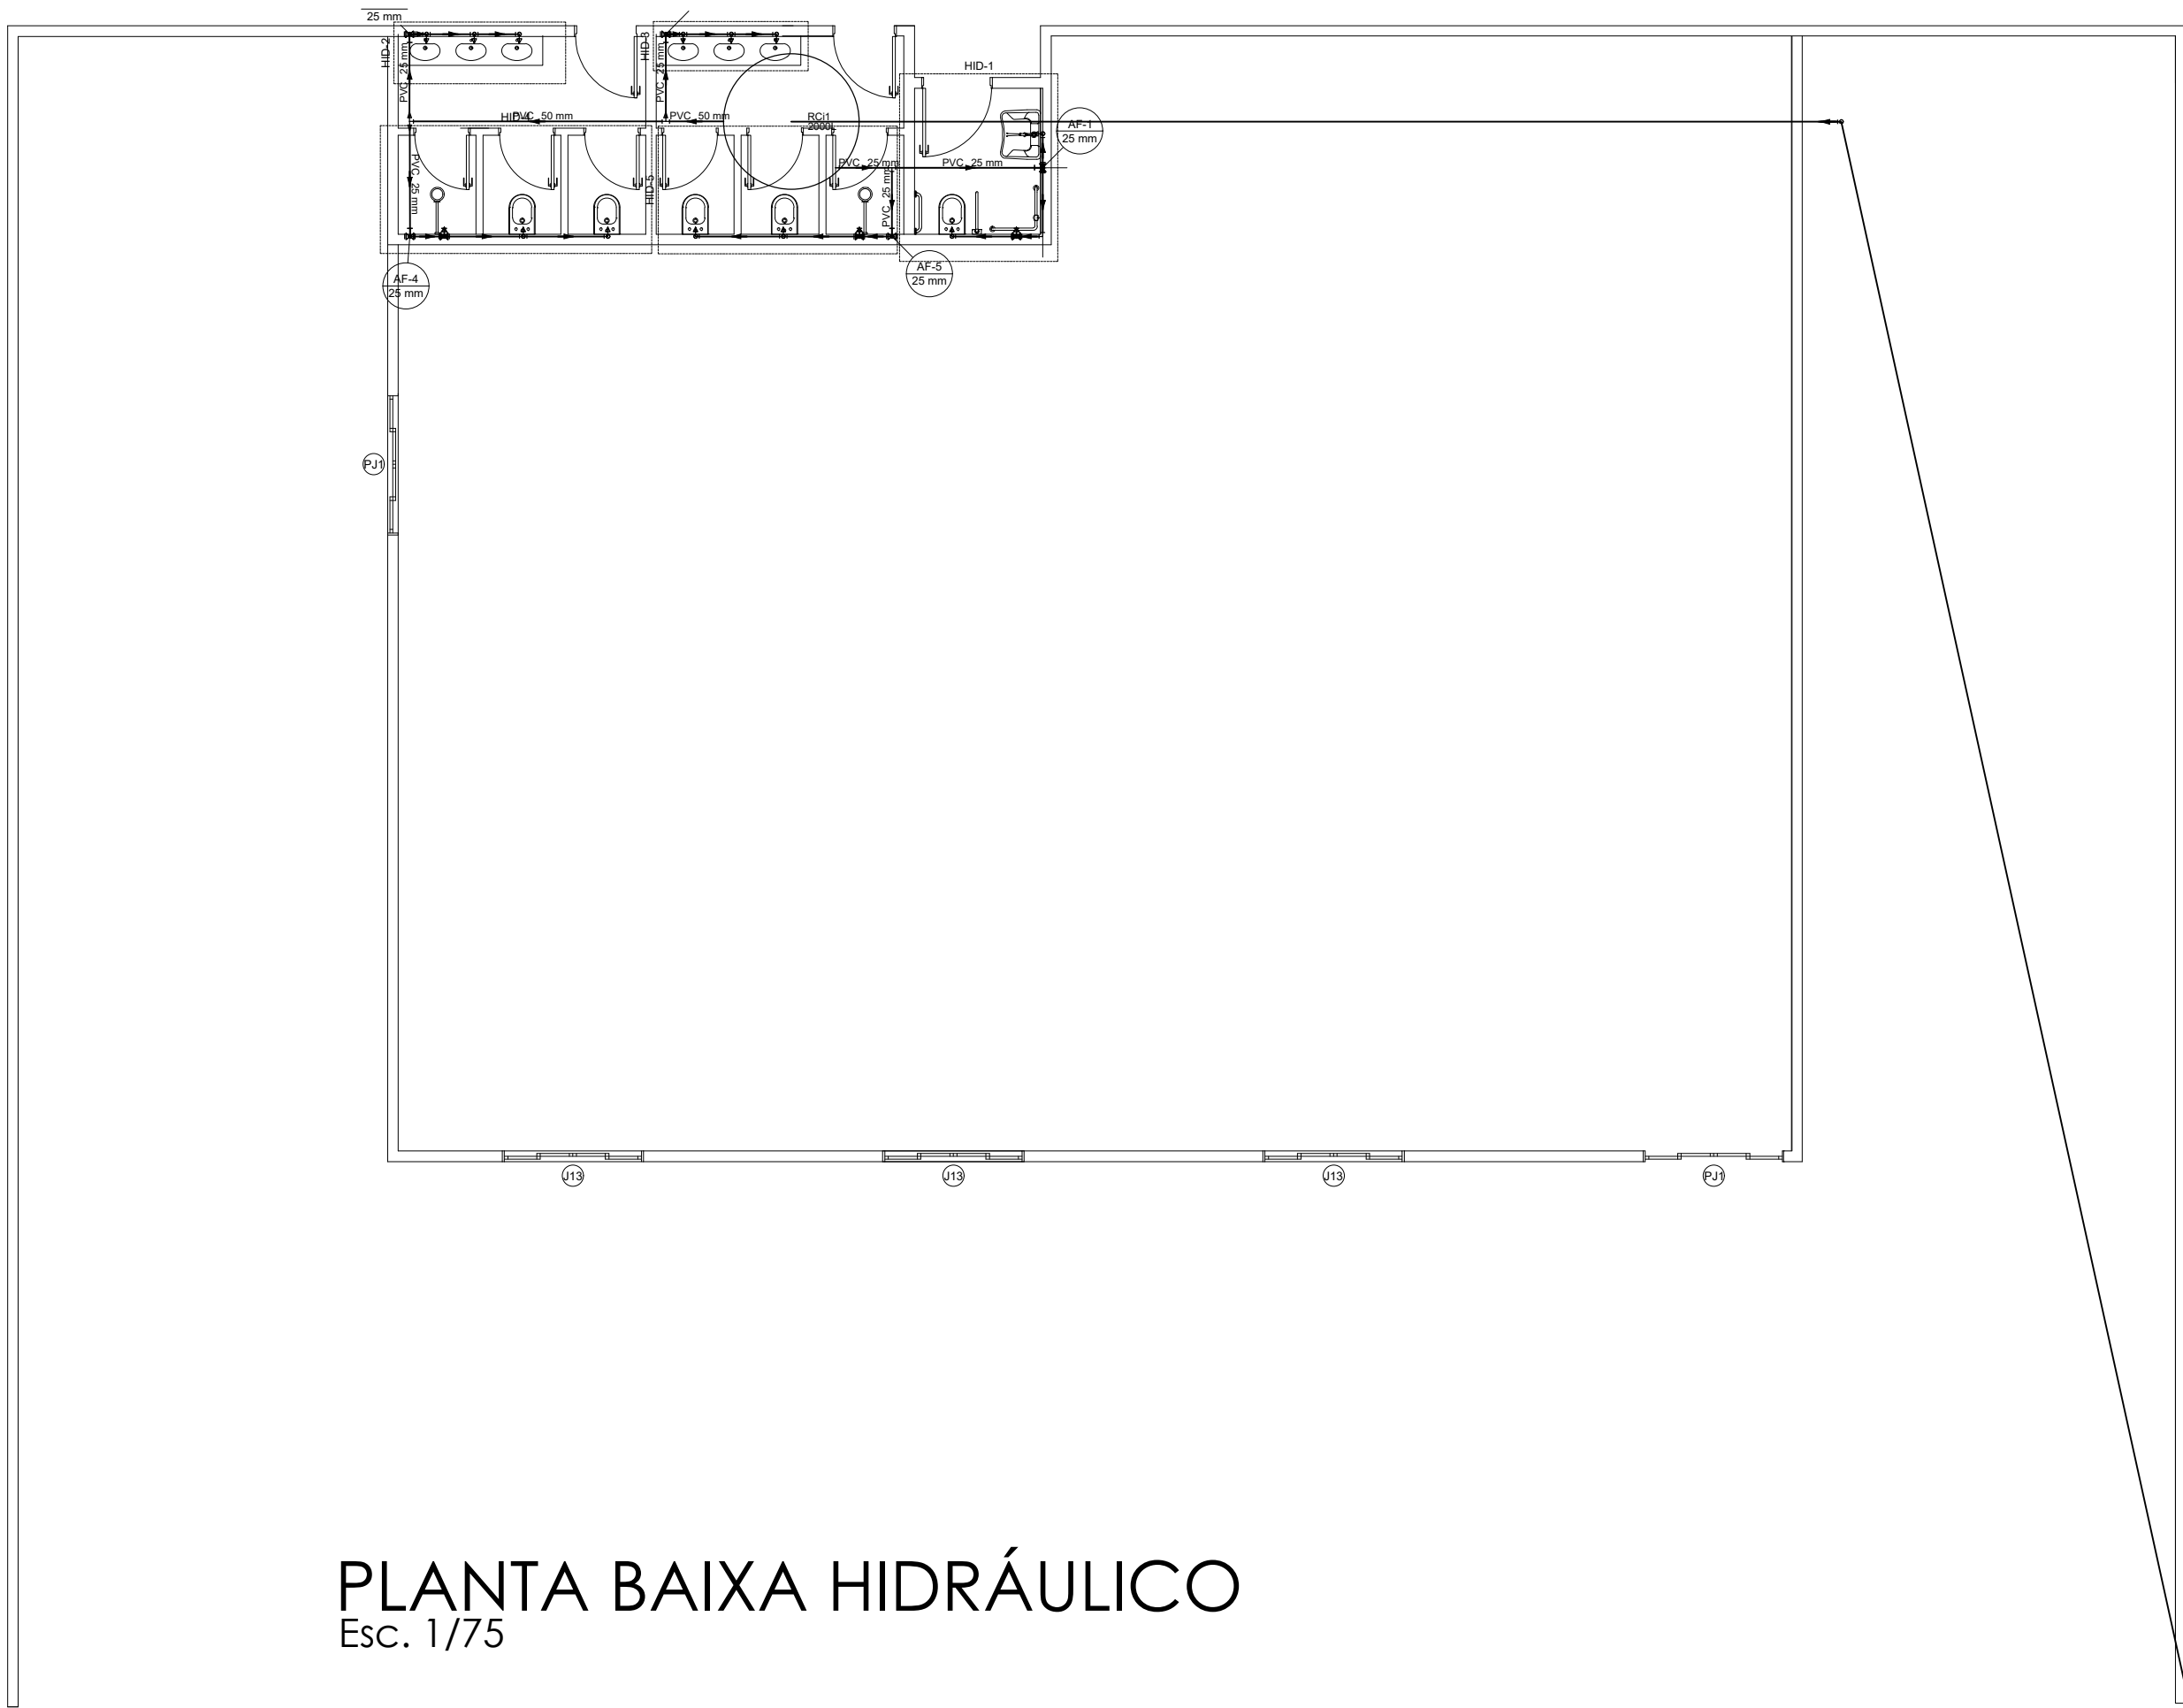


PLANTA BAIXA HIDRÁULICO
Esc. 1/75

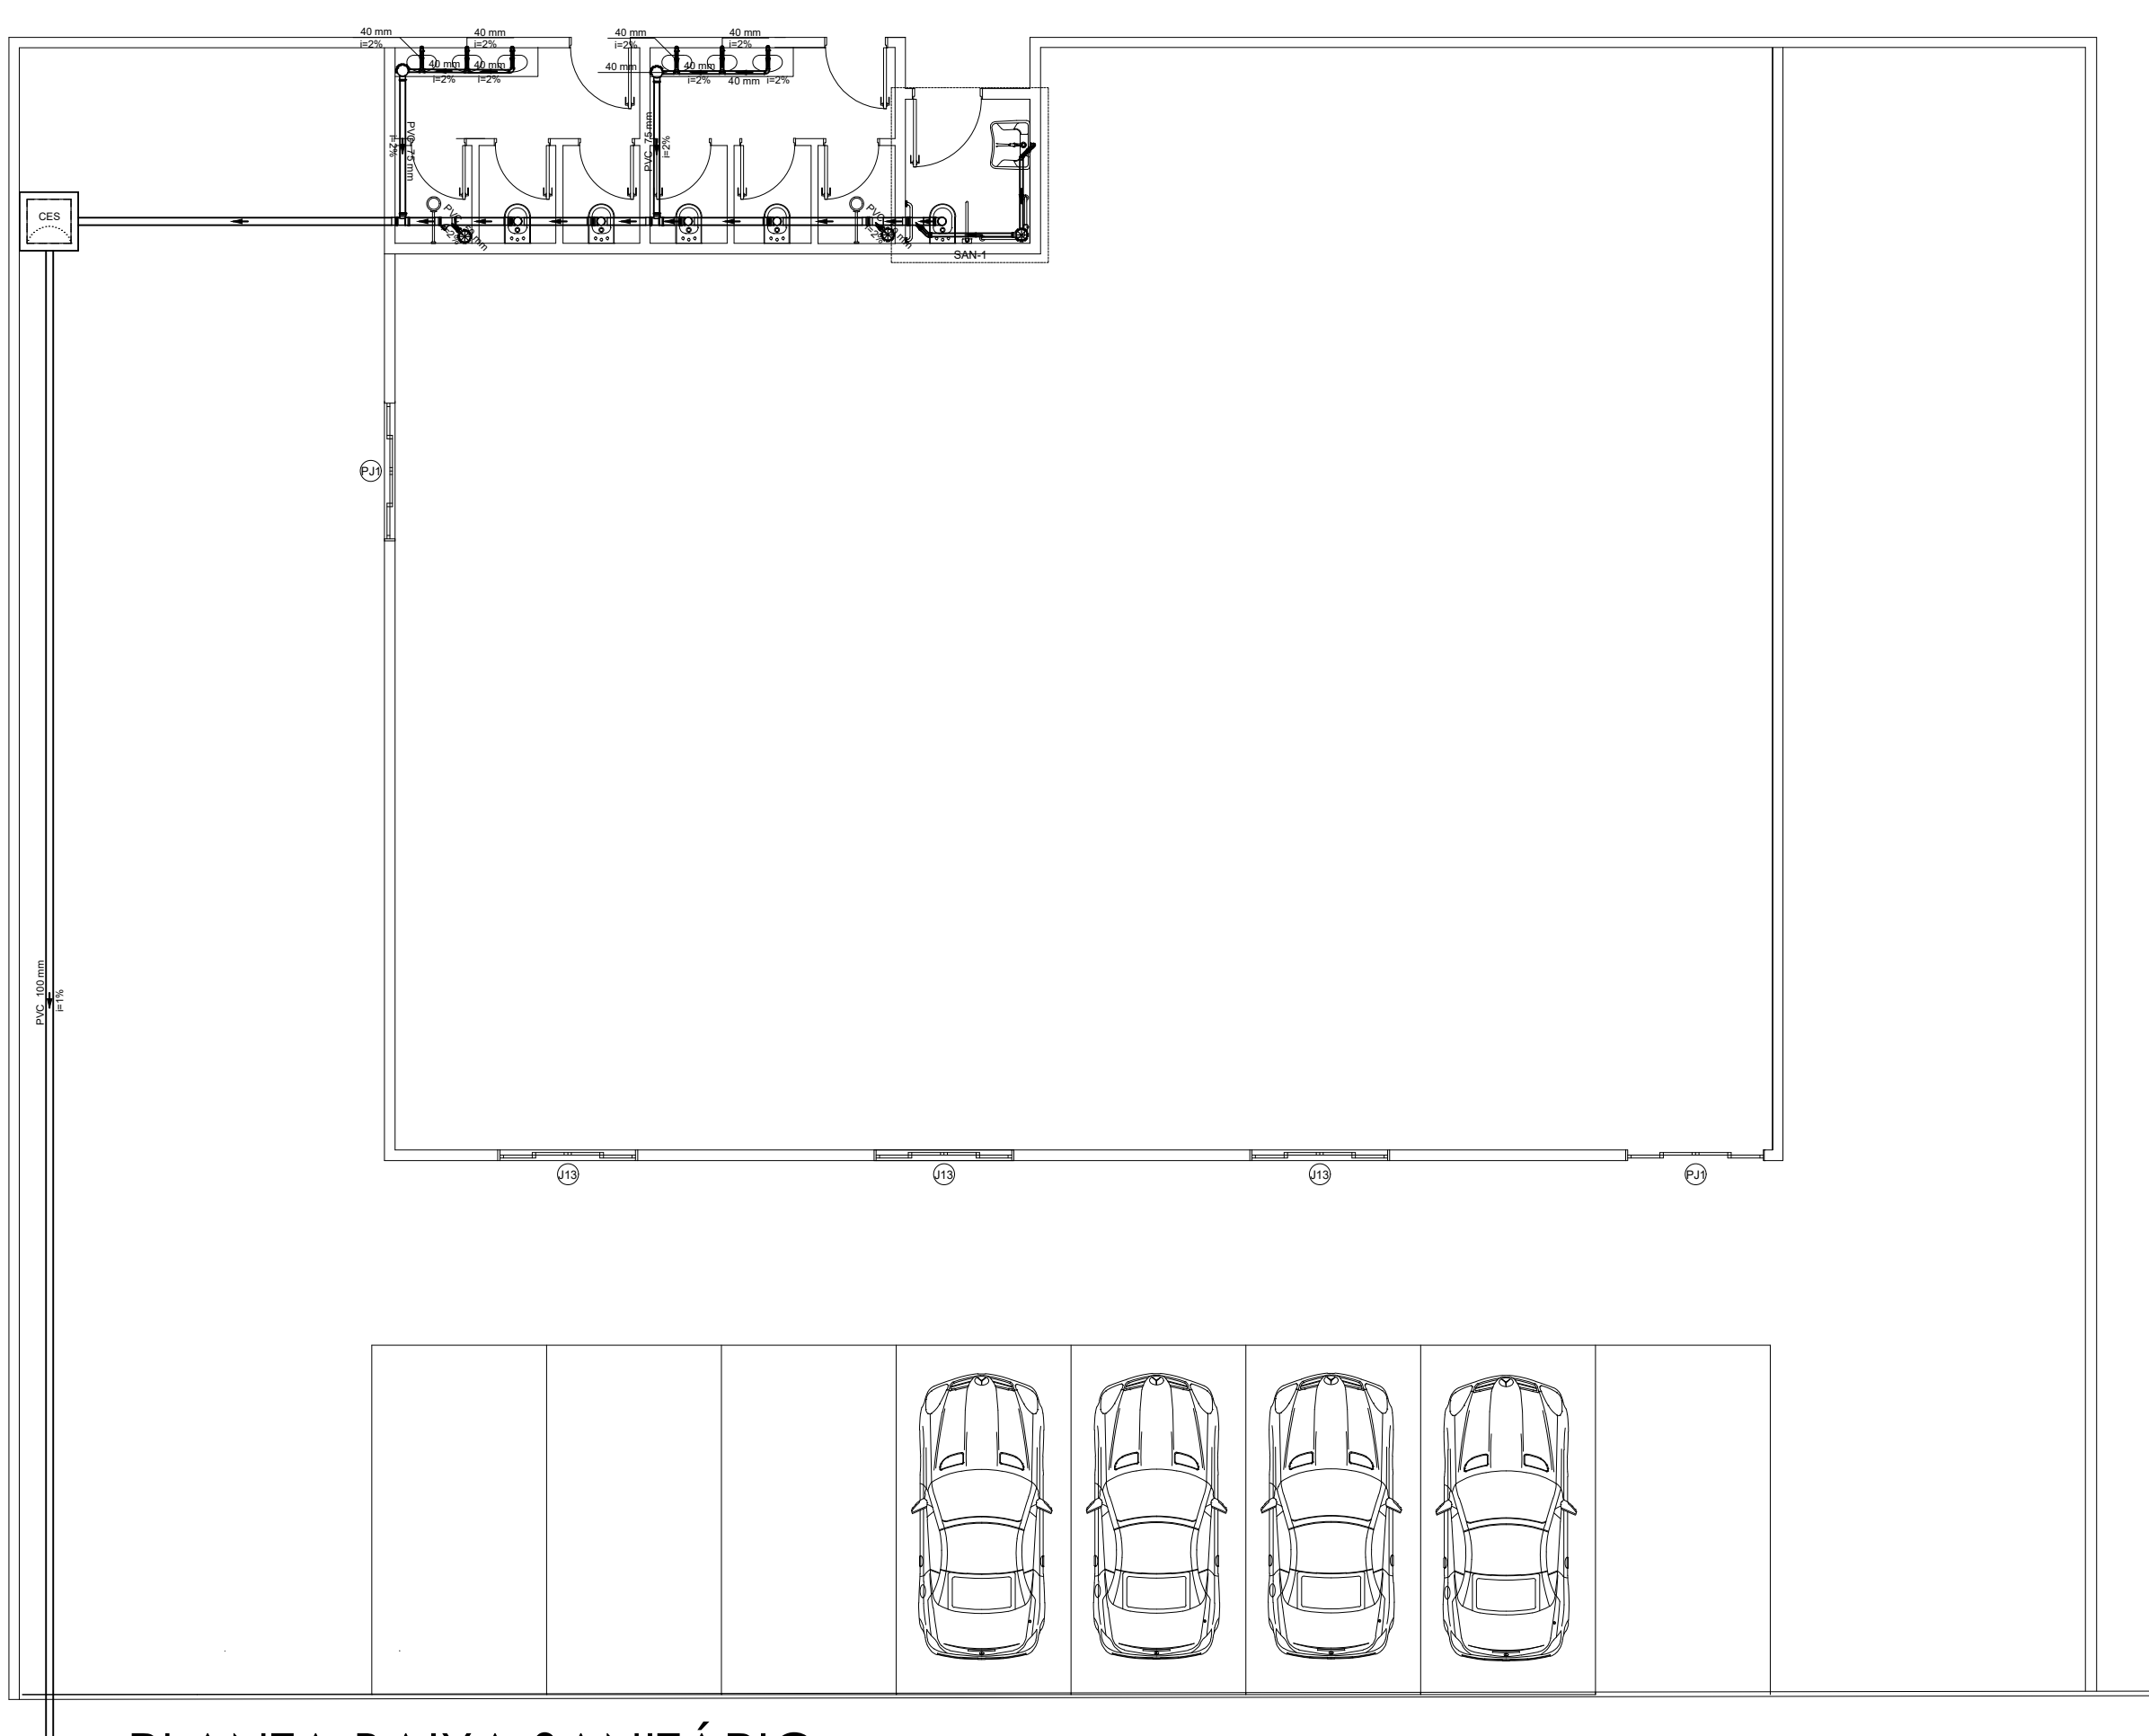


PLANTA BAIXA SANITÁRIO
Esc. 1/75


Legenda de condutos	
Esgoto	
Legenda de peças	
Legenda	
CES	Caixas Inspeção Esgoto Sifonada
Chuveiro Residencial	
CurVar 45°	
Curva 90 curta	
Joelho 45	
Junção invertida	
Lavatório Residencial com sifão	
Te 90	
Te sanitário	
Vaso Sanitário c/ curva 90°	
Vaso Sanitário c/ lb	

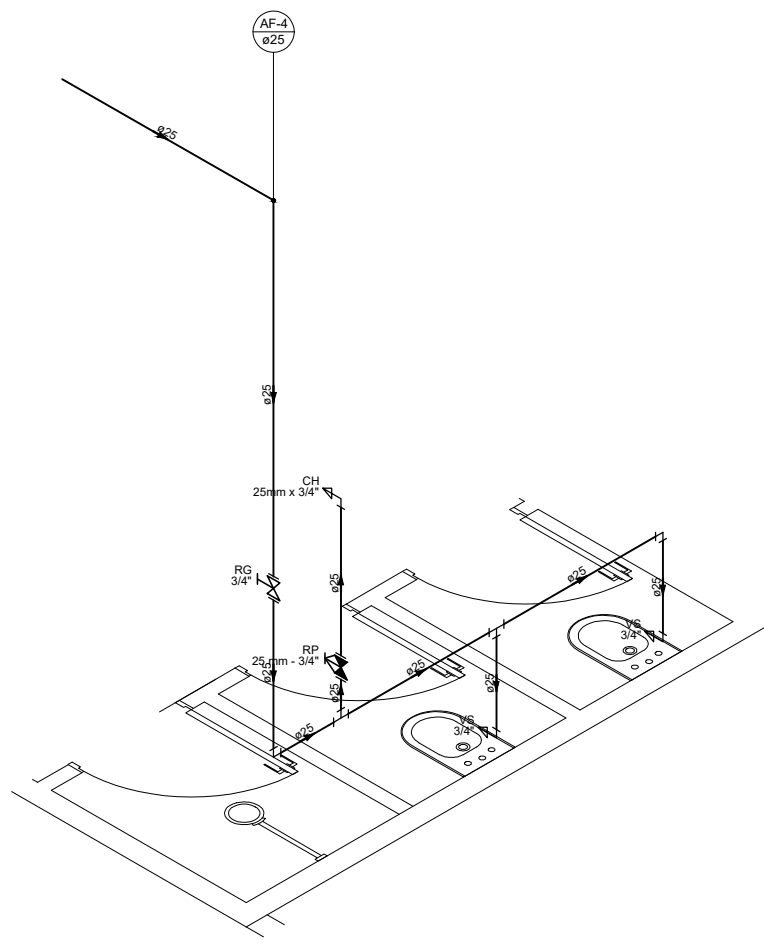


Detalhe HID-4
Escala 1:25

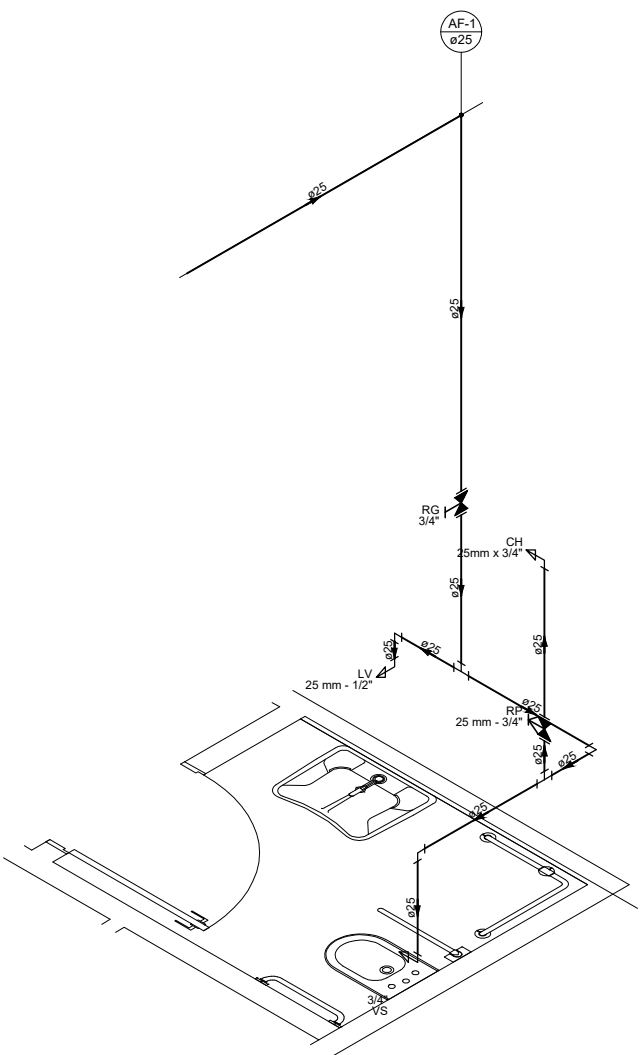




Detalhe HID-1
Escala 1:25

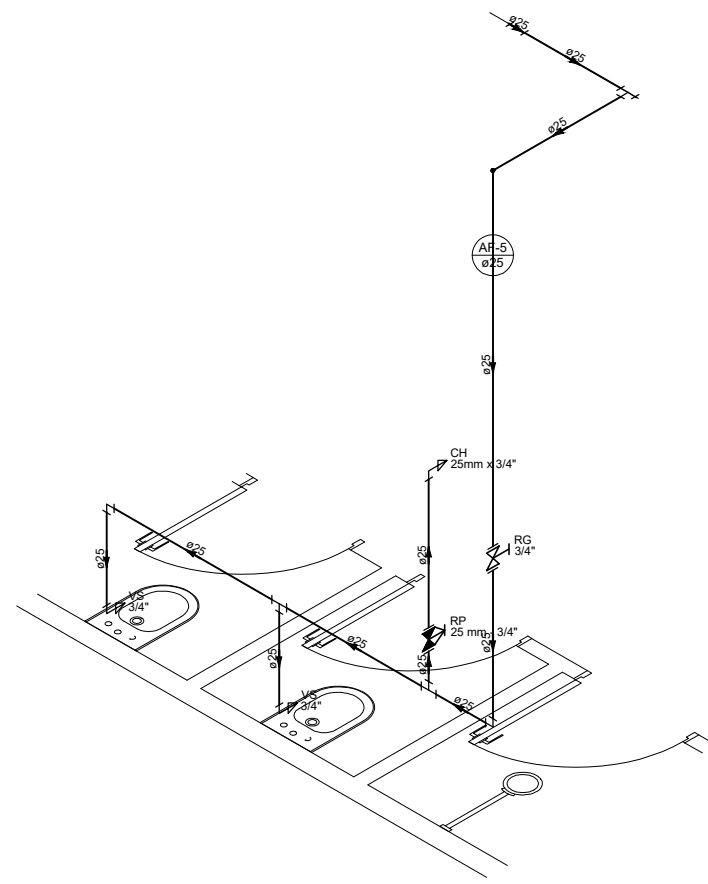

Detalhe HID-2
Escala 1:25

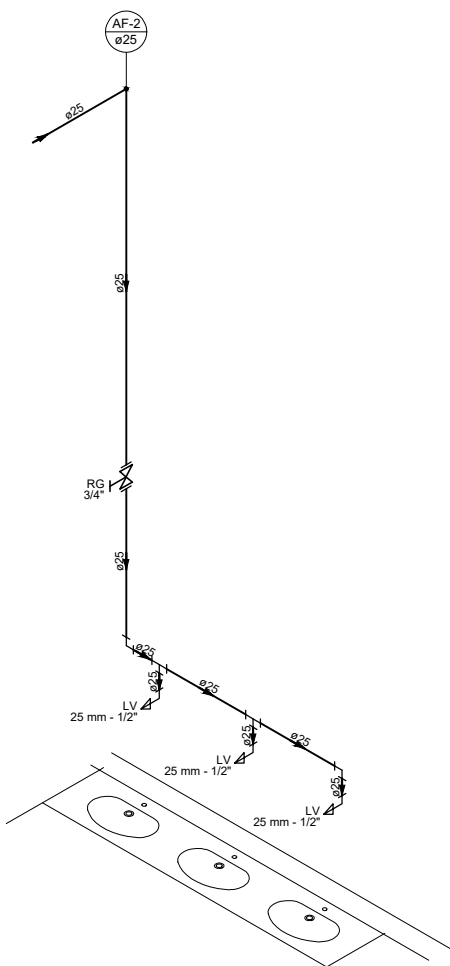

Detalhe HID-3
Escala 1:25

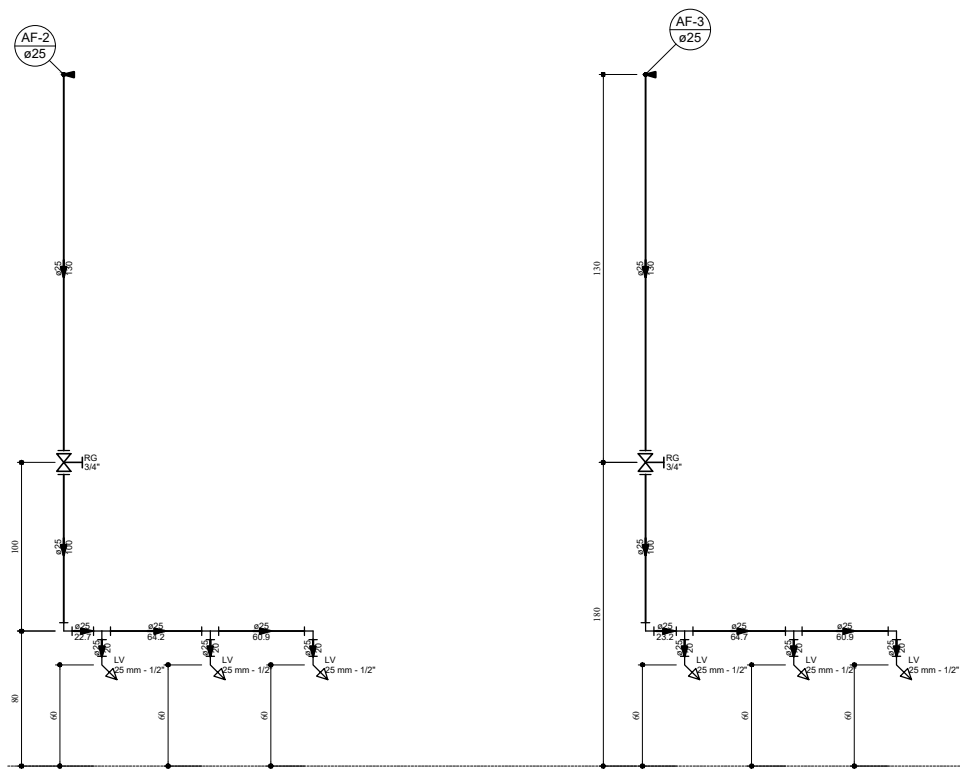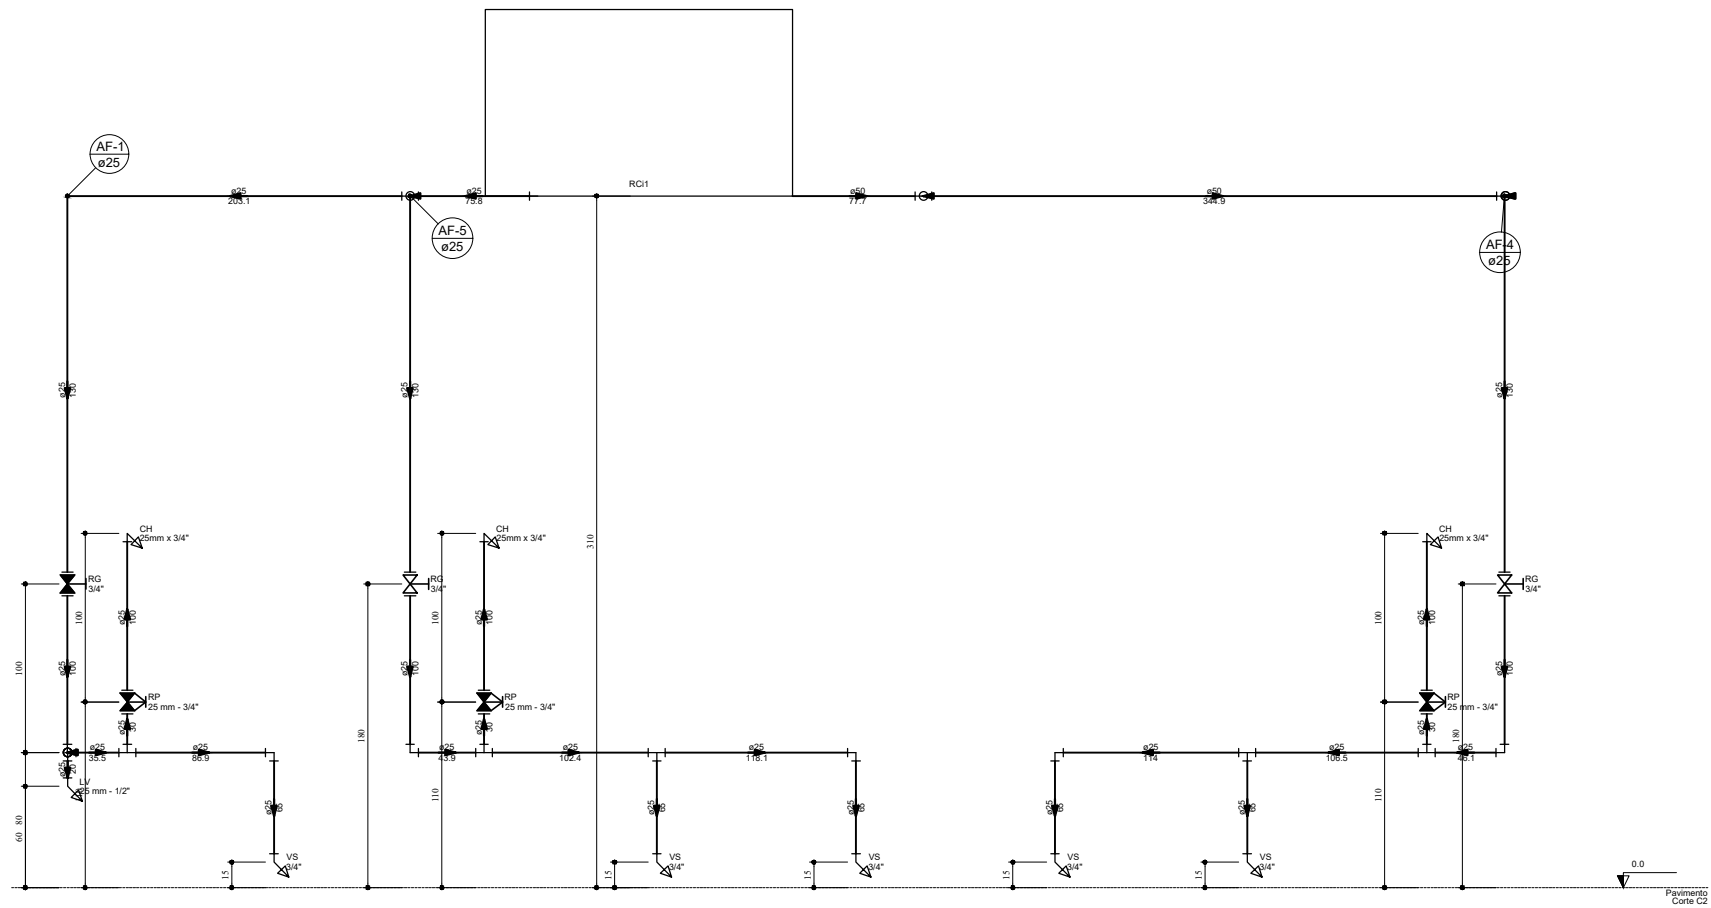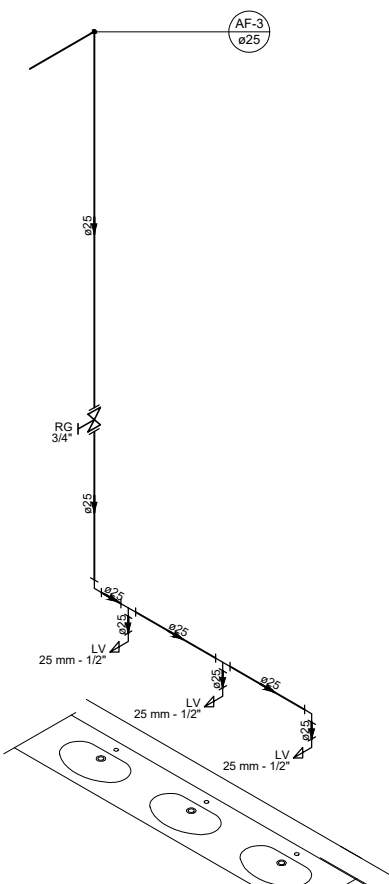

<div>ESTADO DE MATO GROSSO</div> <div>PREFEITURA MUNICIPAL DE BARRA DO GARÇAS</div> <div>CNPJ 03.638.230/0001-03</div> <div>Rua Carajás, 522 centro - Barra do Garças MT - CEP 78.600-000</div>		<div>SECRETARIA MUNICIPAL DE</div> <div>PLANEJAMENTO URBANO E OBRAS</div>		<div>Folha :</div> <div>01/01</div>
<div></div>		<div>COORDENADAS:</div>		
<div>Obra :</div> <div>CONSTRUÇÃO DE DEPÓSITO</div>		<div>APROVAÇÃO</div>		
<div>Conteúdo :</div> <div>PROJETO HIDROSSANITÁRIO</div>				
<div>Local :</div> <div>RUA PRIMEIRO DE MAIO N° 598 - CEP: 78600-008, BARRA DO GARÇAS - MT</div>				
<div>Propriedade :</div> <div>Prefeitura Municipal Barra do Garças</div>				
<div>Proprietário:</div> <div>Autor do projeto:</div>				
<div>Prefeitura Municipal</div>		<div>Responsável Técnico</div>		
<div>Área Construída:</div>	<div>Dimensões:</div>	<div>Escala :</div> <div>1/200</div>		
<div>Arquivo :</div> <div>CAD</div>	<div>Data :</div> <div>SETEMBRO/2021</div>	<div>Folha :</div> <div>A1</div>		