




Planta Baixa - Poço de Visita 01

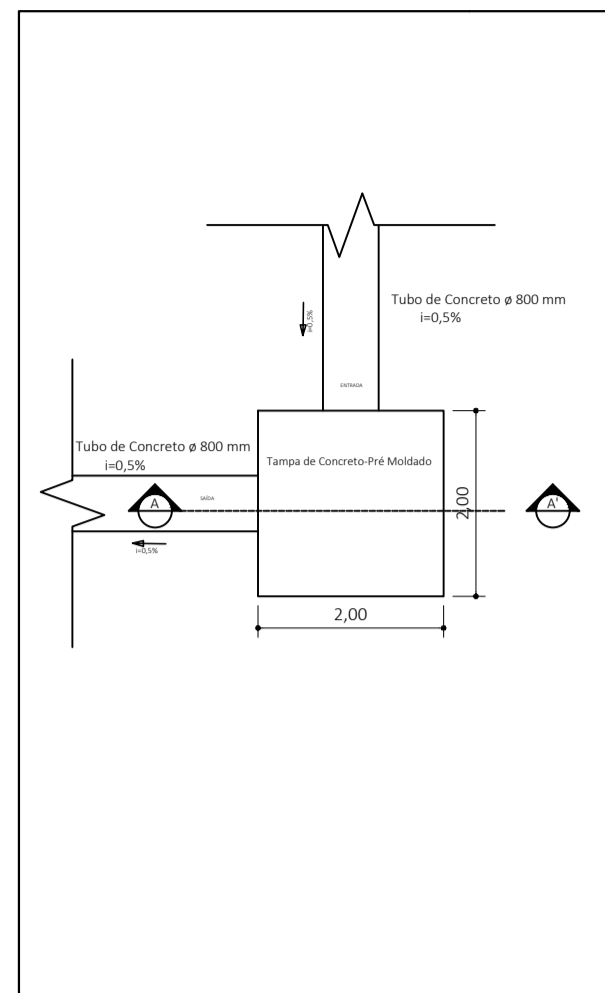


Corte -AA'- Poço de Visita 01

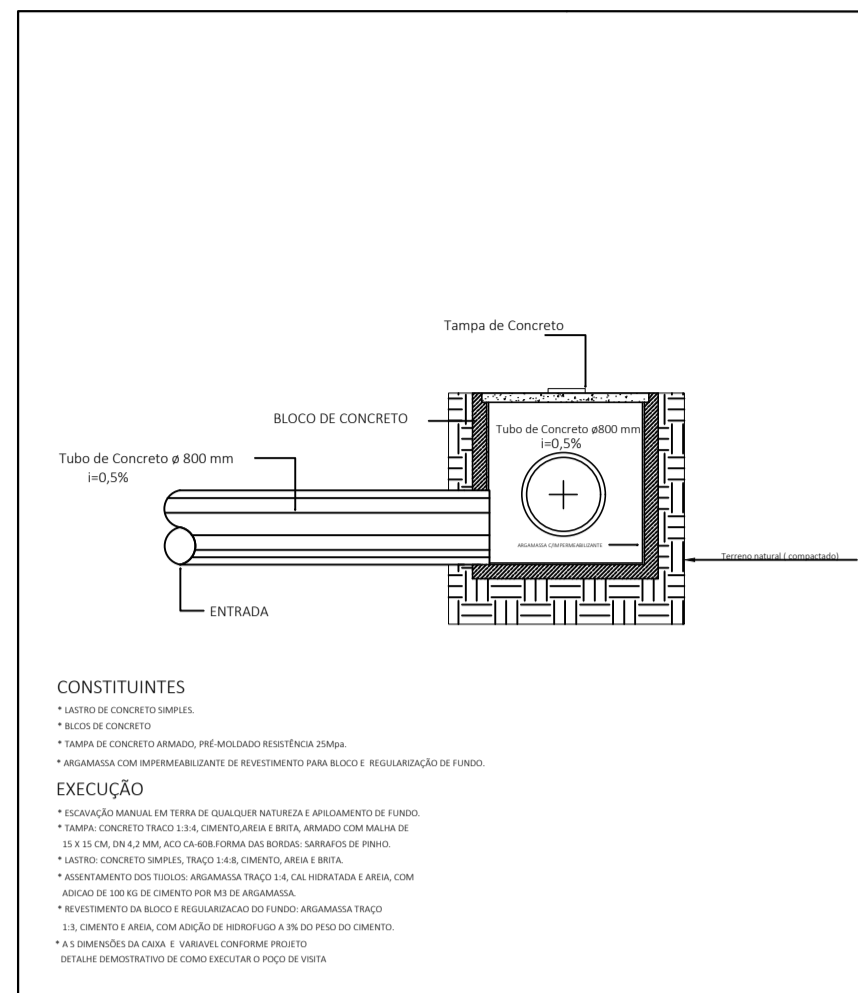


Planta Baixa - Poço de Visita 02

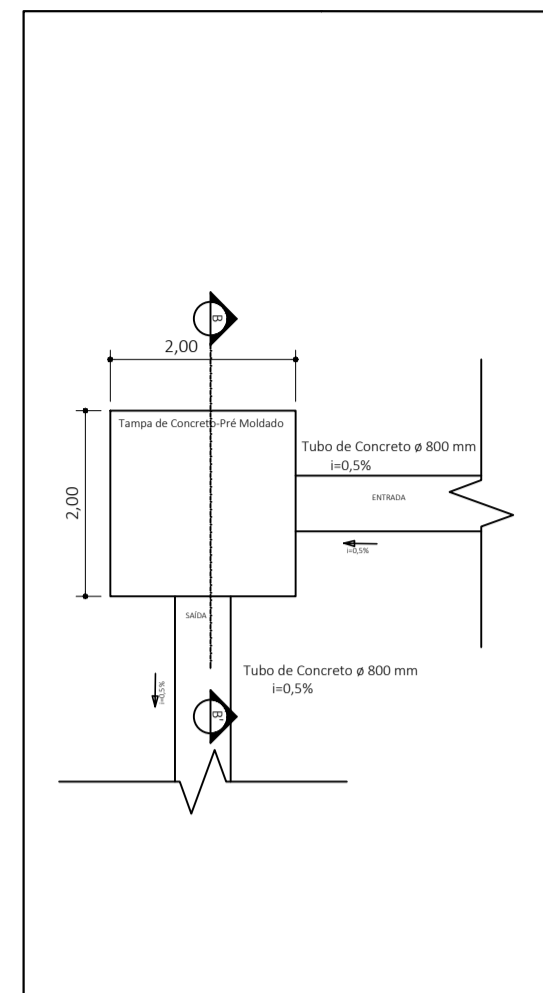


Corte BB'- Poço de Visita 02

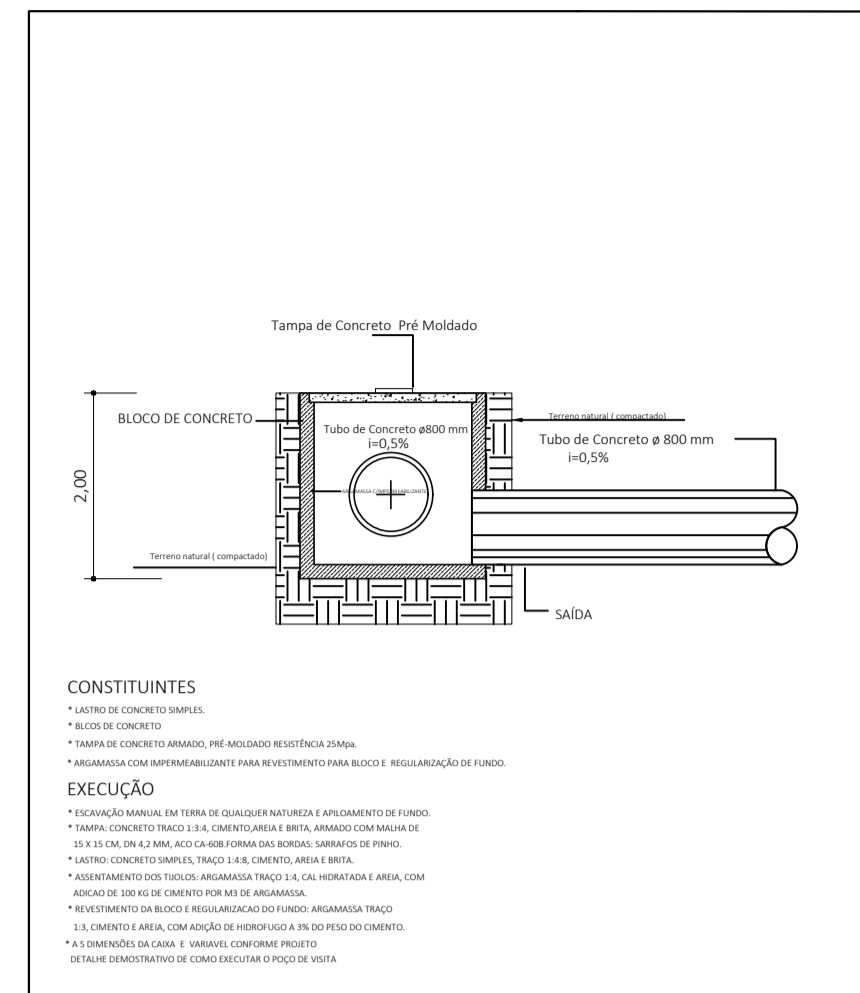


Planta Baixa - Poço de Visita 03

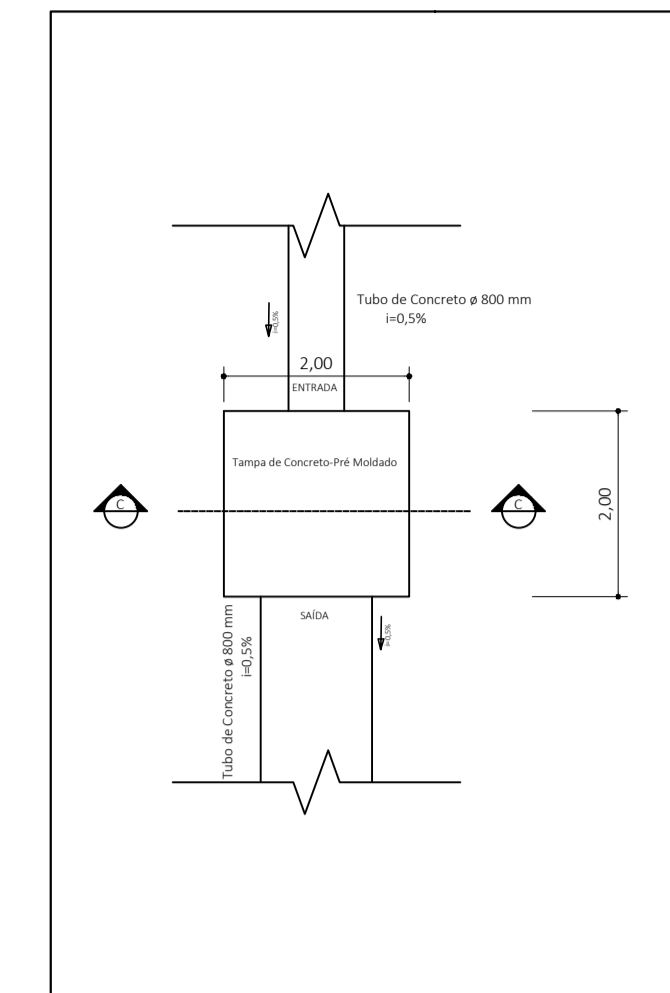


Corte CC' - Poço de Visita 03

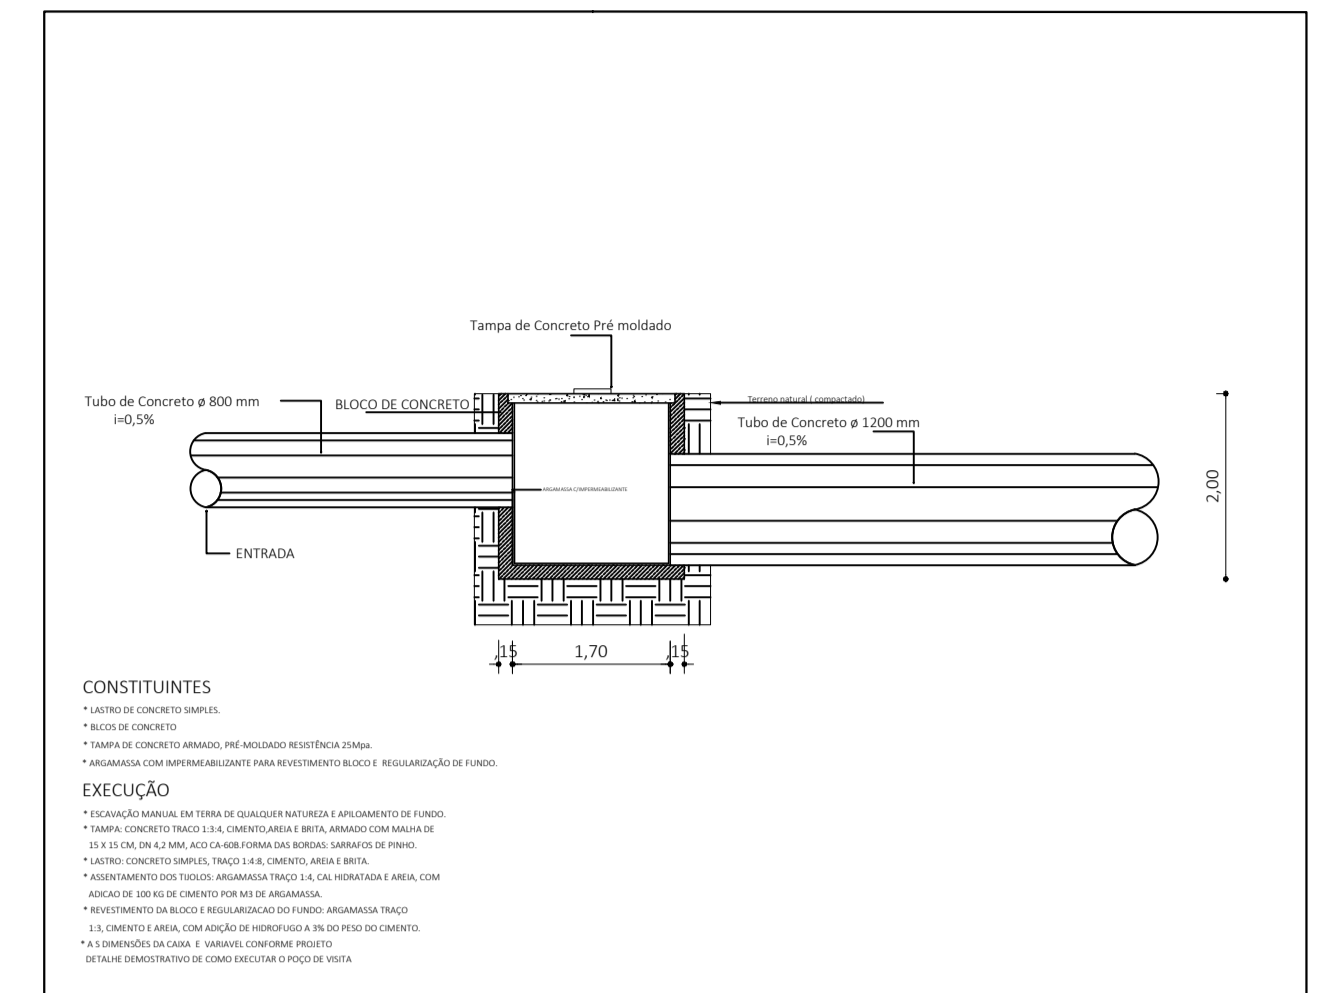


Planta Baixa - Poço de Visita 04

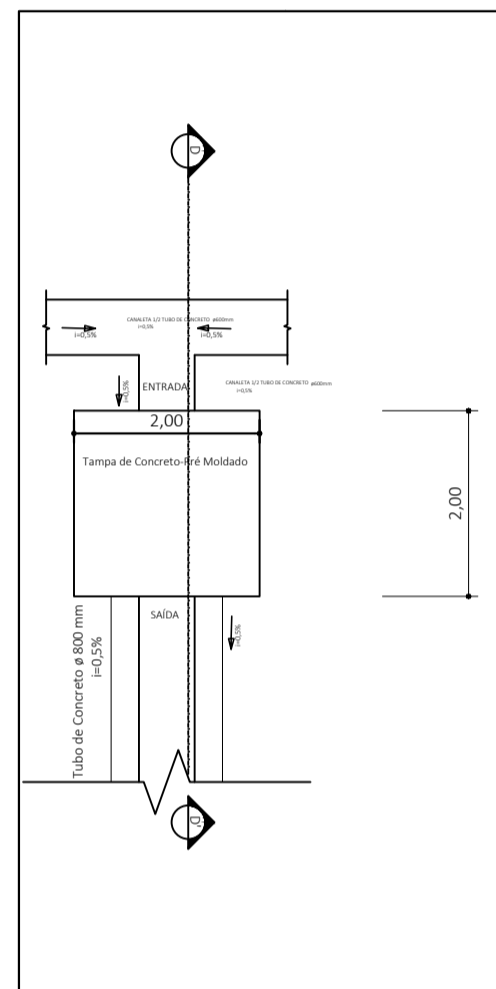


Corte DD' - Poço de Visita 04

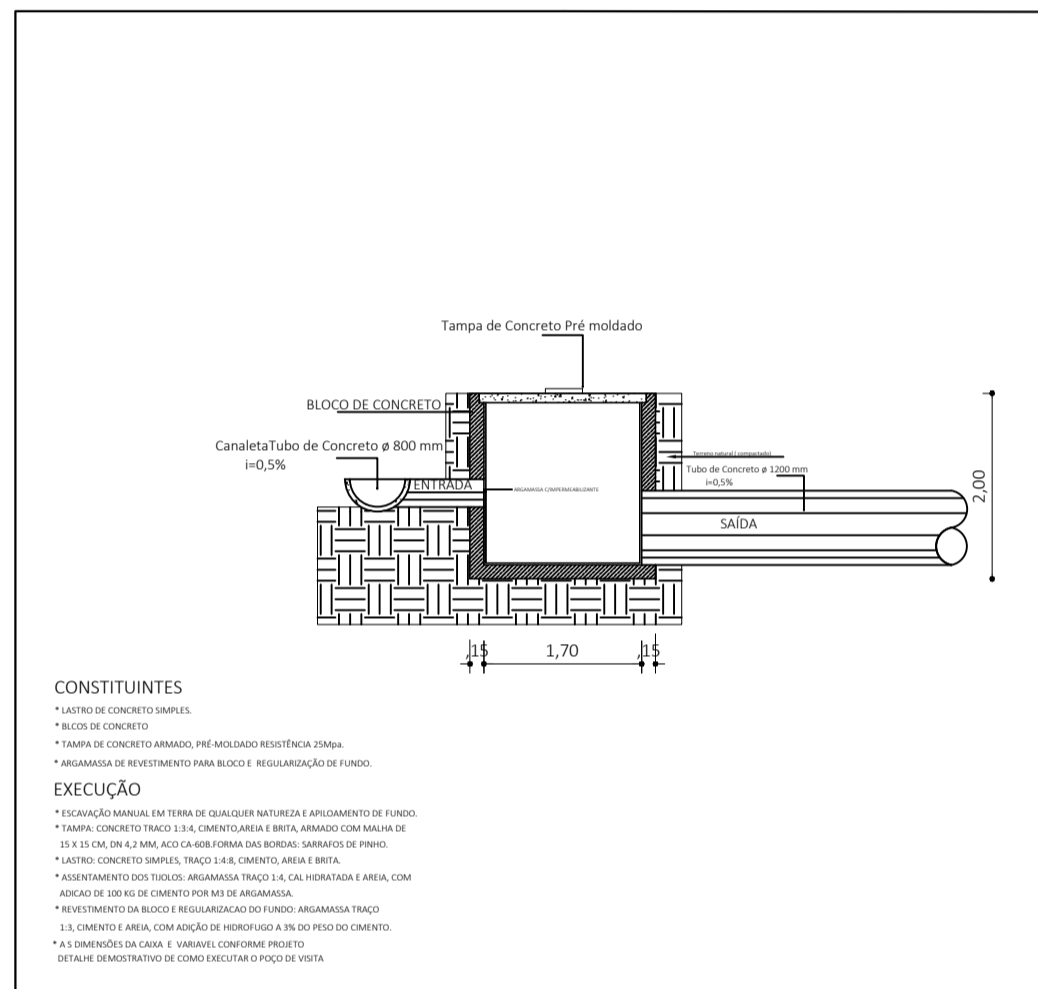


Planta Baixa - Poço de Visita 05

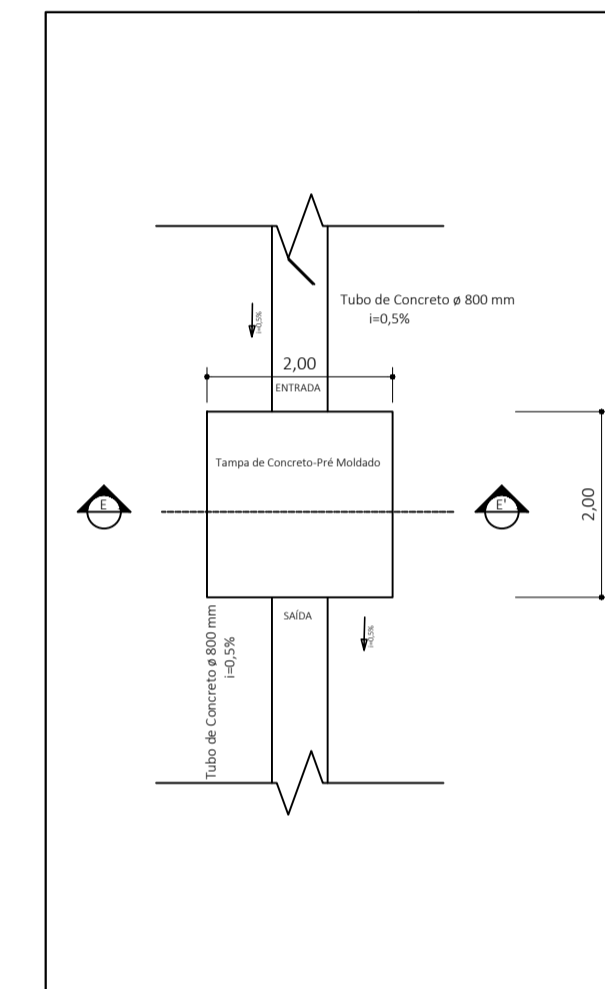


Corte EE' - Poço de Visita 05

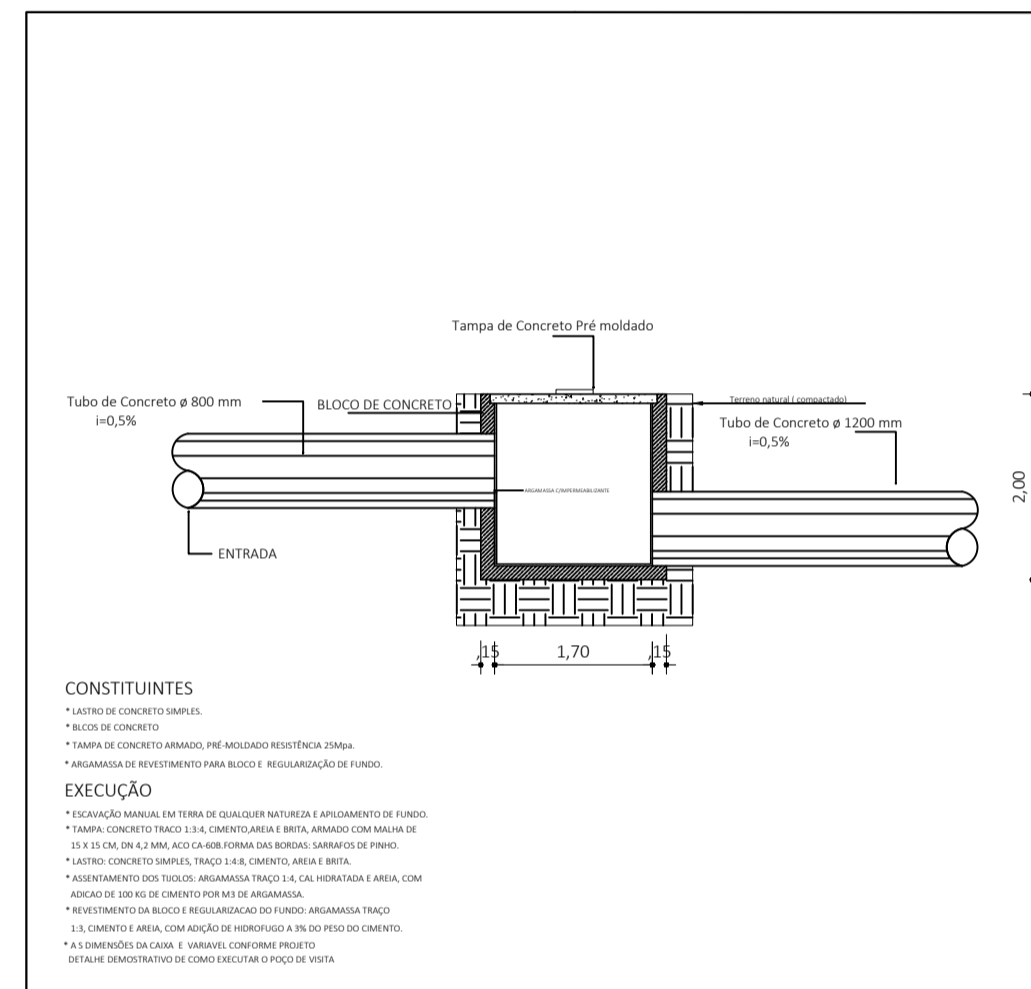


BOCA DE LOBO

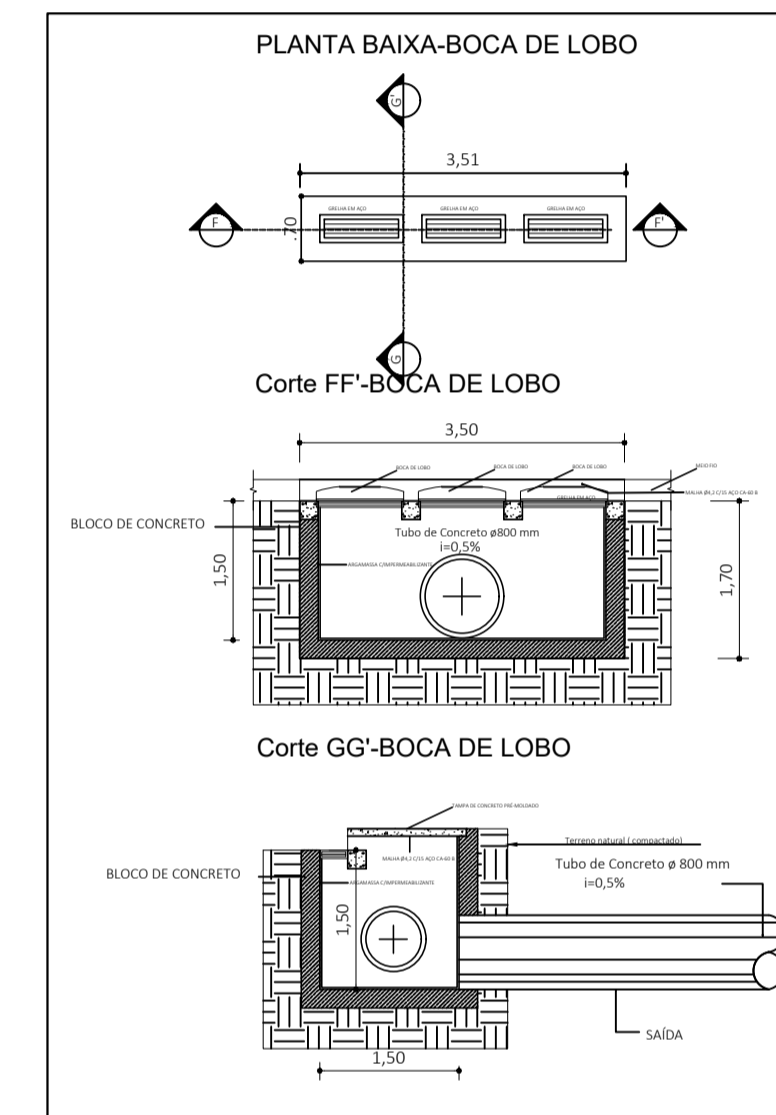


Planta Baixa Dissipador D01

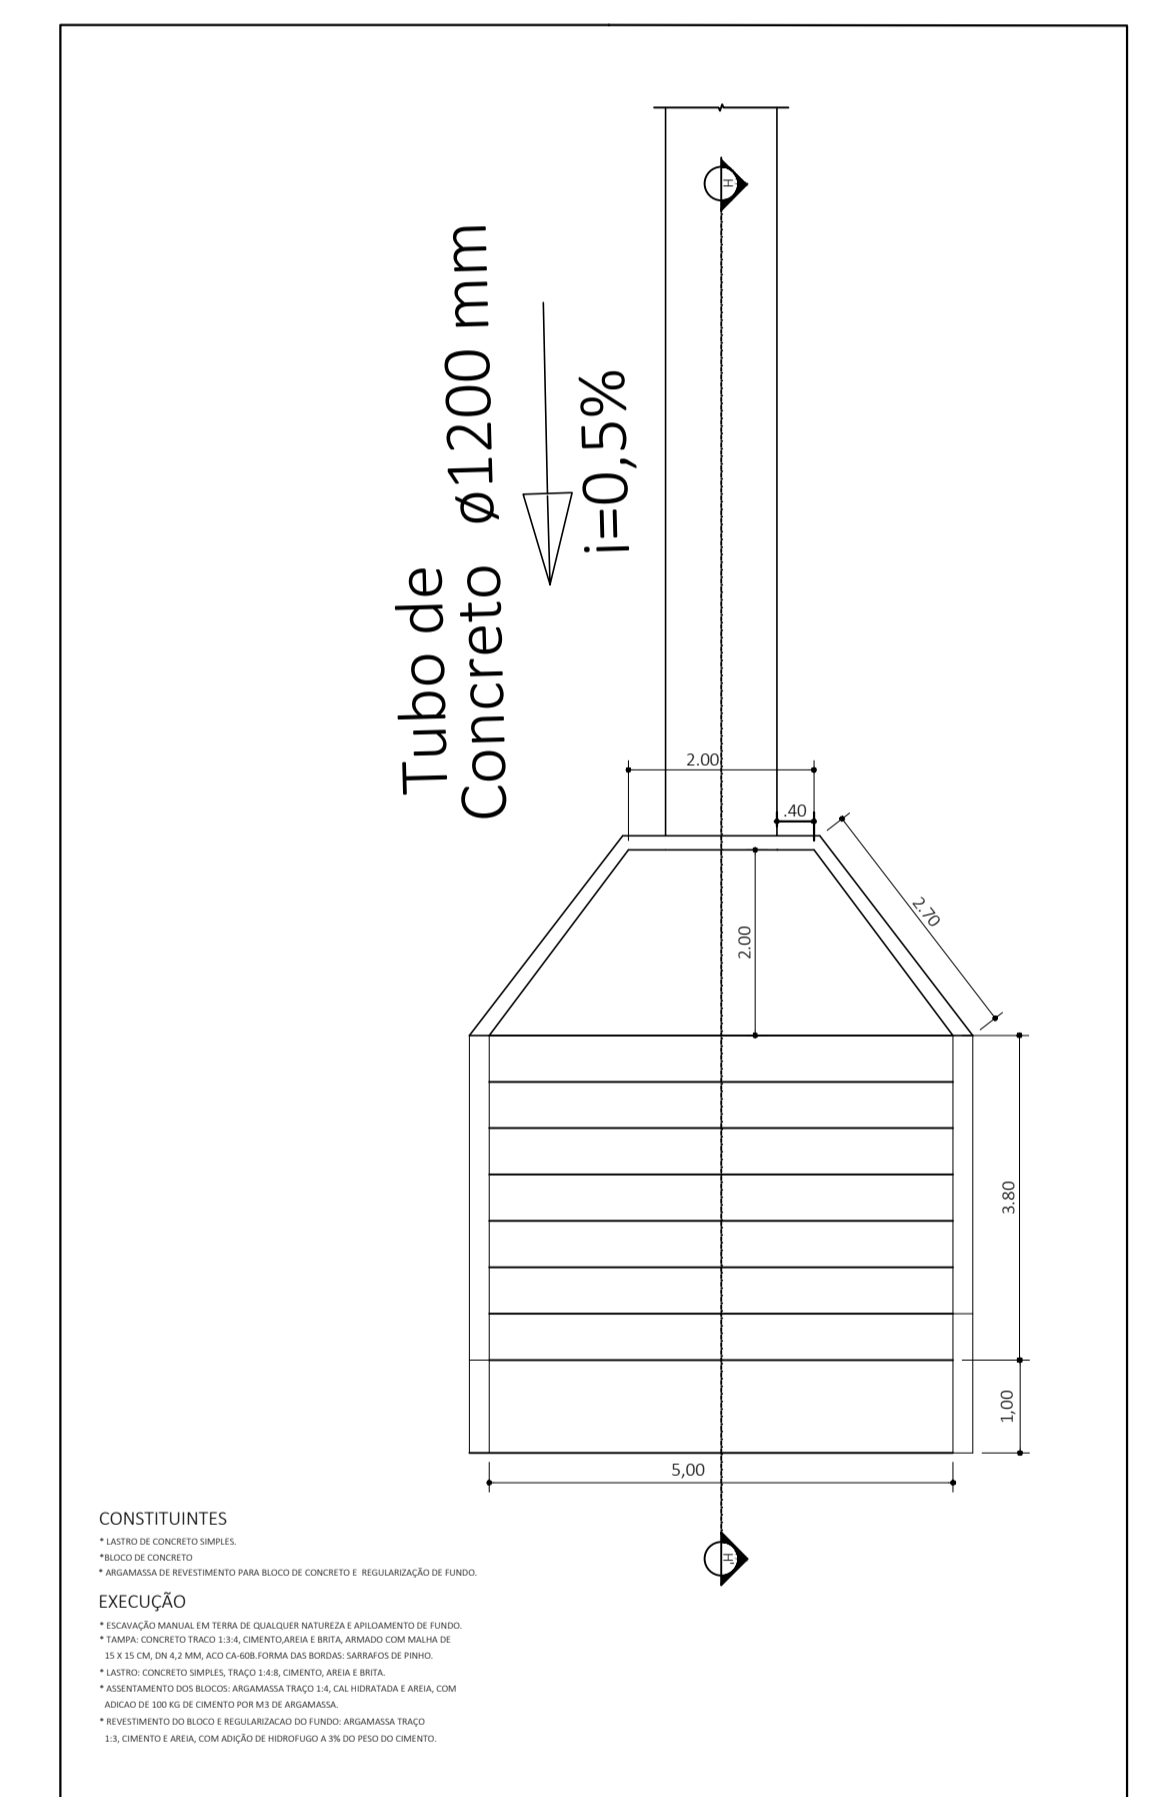


Corte e Vista Dissipador D01

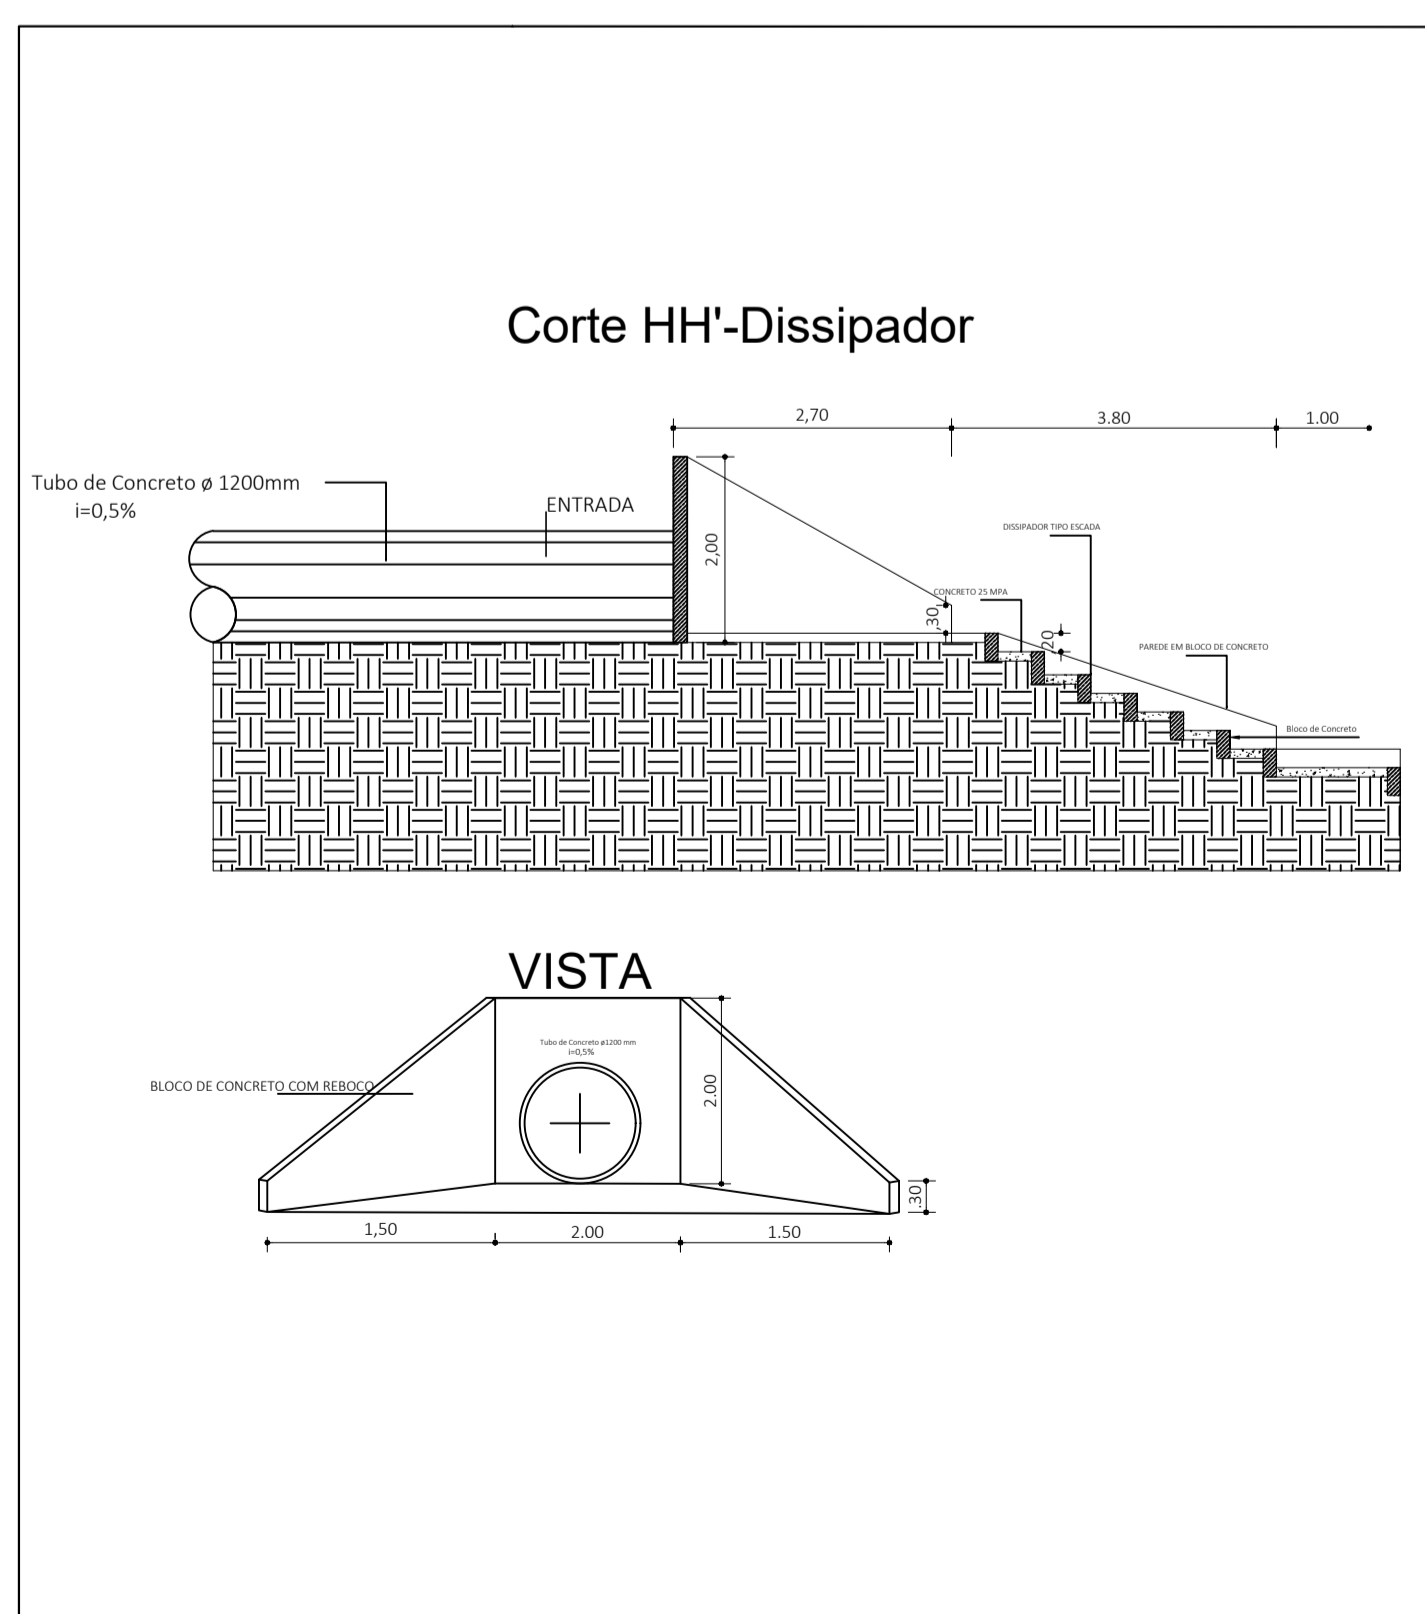

Planta Baixa Dissipador D02

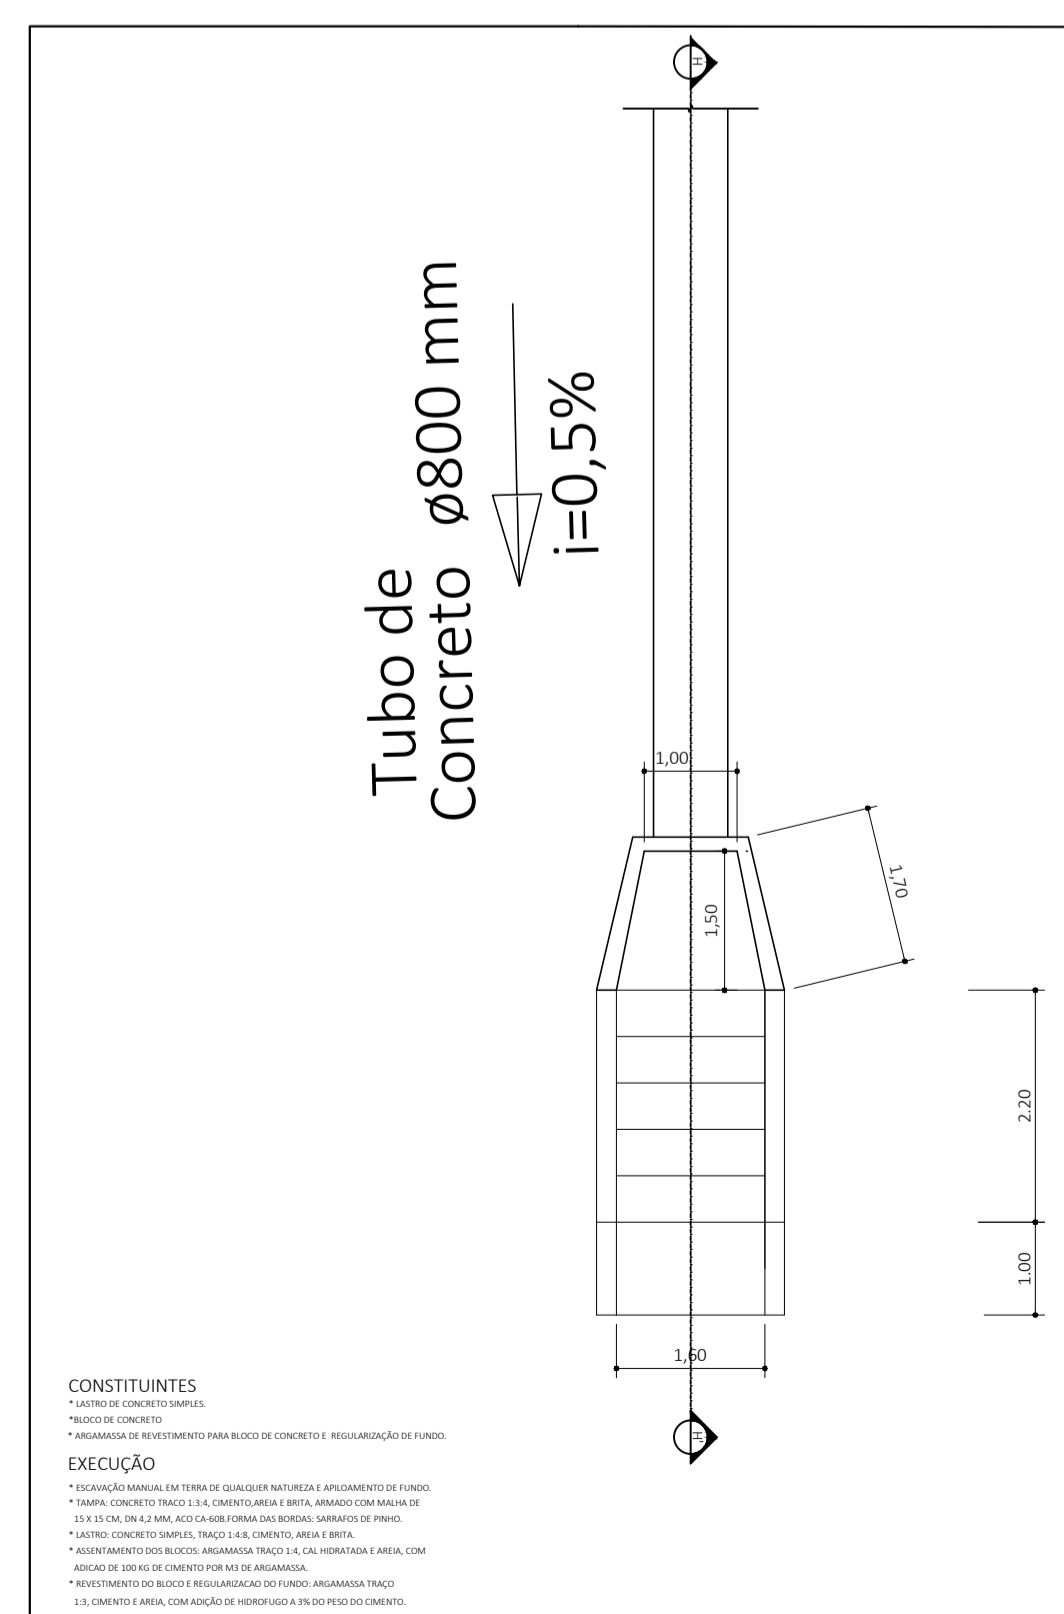

Corte e Vista Dissipador D02

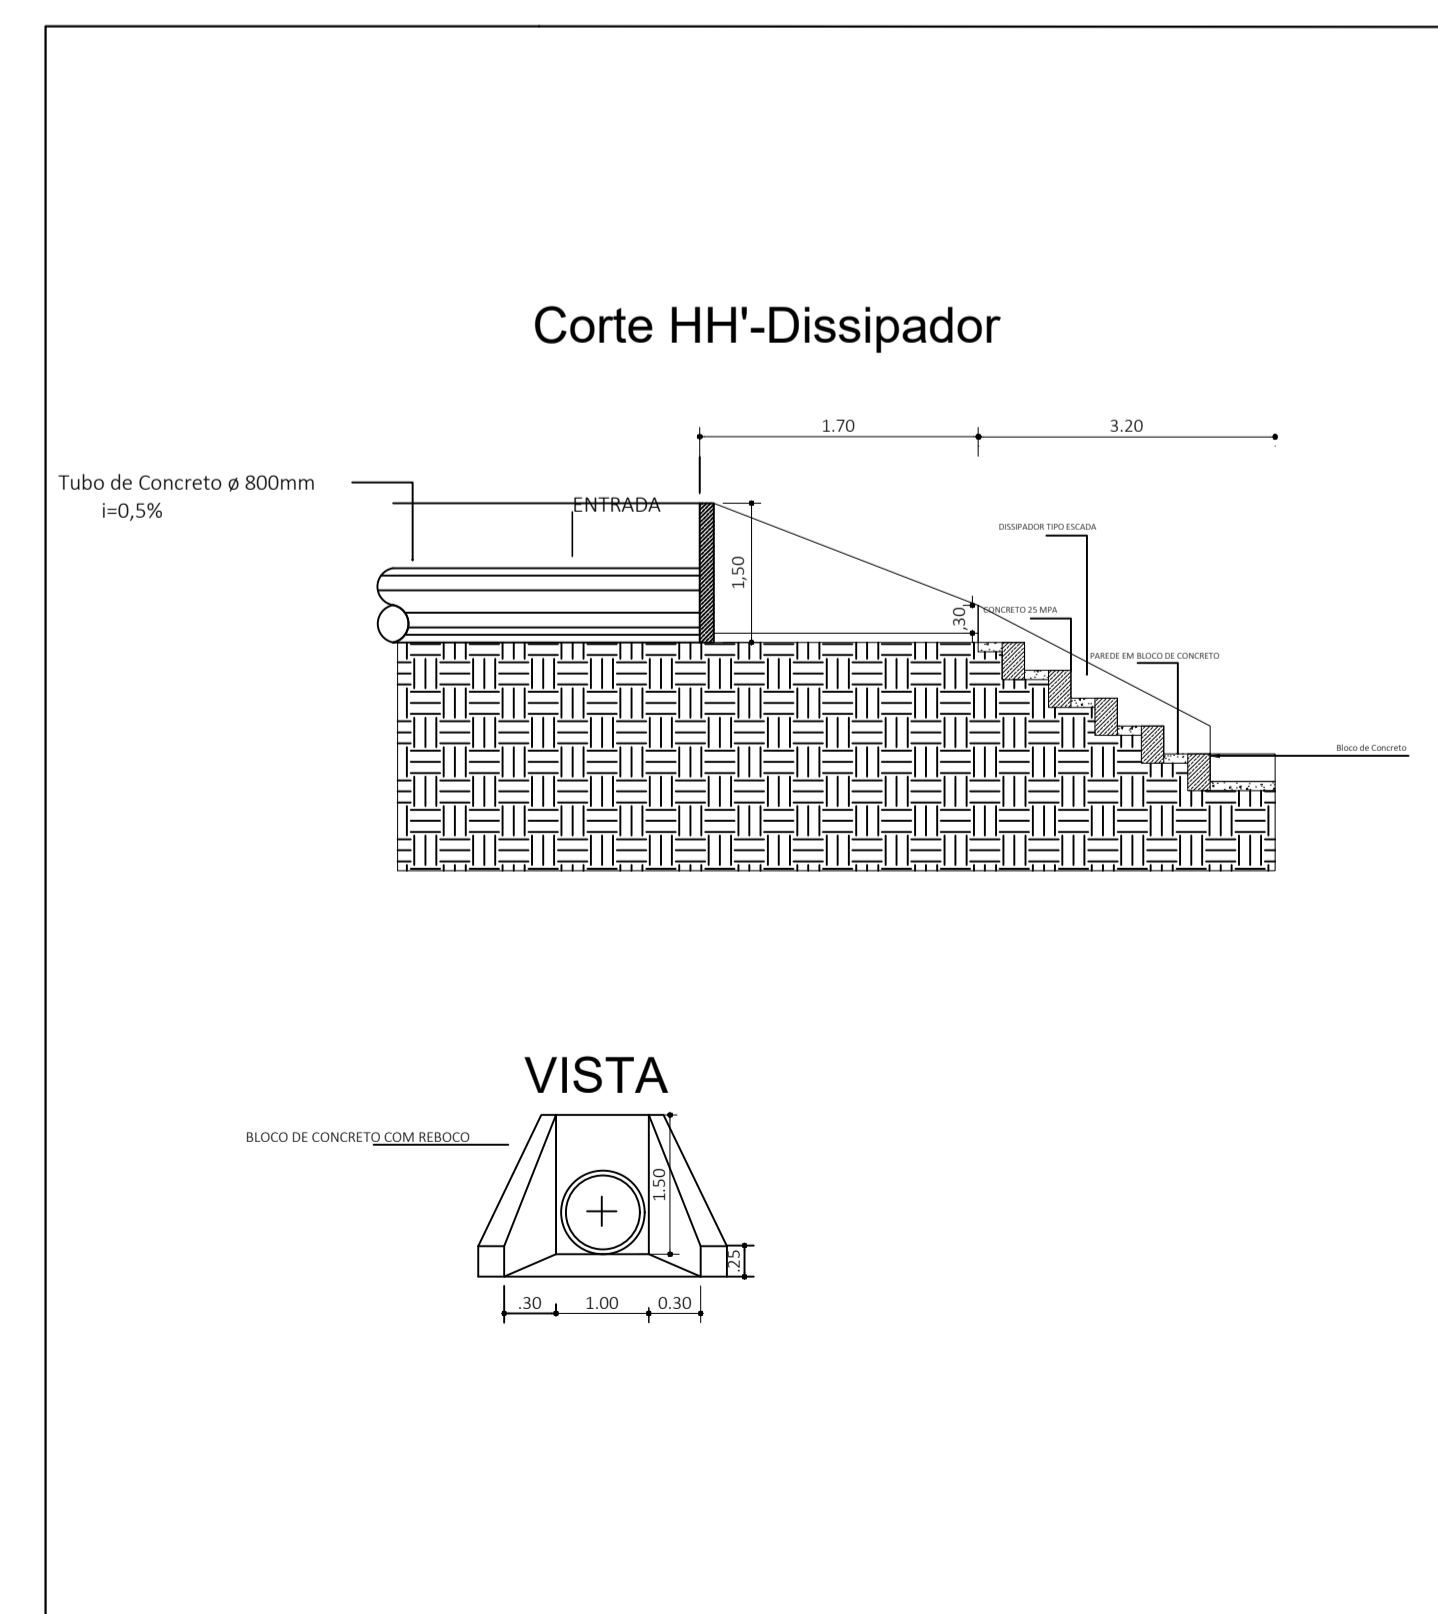

|   |                      |  |  |                  |
|---|----------------------|--|--|------------------|
| <b>ESTADO DE MATO GROSSO</b><br><b>PREFEITURA MUNICIPAL DE BARRA DO GARÇAS</b><br>Rua Carajás, 522 Centro - BARRA DO GARÇAS - MT - CEP 78.600-000 |                      | SECRETARIA MUNICIPAL DE<br>PLANEJAMENTO URBANO E OBRAS |  | Folha :<br>02/02 |
|   |                      | COORDENADAS: 15°53'6.03"S 52°17'12.83"O                |  |                  |
| Obra : PROJETO DE DRENAGEM - VILA OLÍMPICA  |                      | APROVAÇÃO  |  |                  |
| Conteúdo : PLANTA BAIXA, CORTES E DETALHES DE VISITA, BOCA DE LOBO E DISSIPADORES   |                      |  |  |                  |
| Local : RUA PRIMEIRO DE MAIO Nº 598 , CEP: 78600-008, BARRA DO GARÇAS - MT  |                      |  |  |                  |
| Propriedade : Prefeitura Municipal Barra do Garças  |                      |  |  |                  |
| Proprietário:   |                      | Autor do projeto:                                      |  |                  |
| Prefeitura Municipal  |                      | Responsável Técnico                                    |  |                  |
| Área Construída:  | Dimensões:           | Escala : 1/200   |  |                  |
| Arquivo : CAD   | Data : SETEMBRO/2021 | folha : A1   |  |                  |