





LEGENDA:

- PAREDE A DEMOLIR

ESC.: 1 : 100

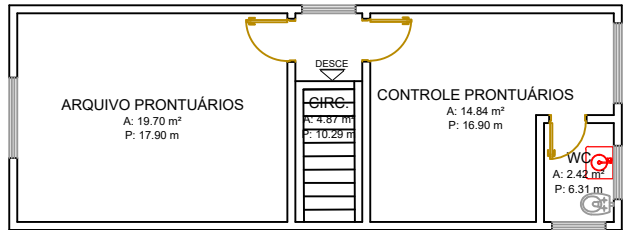

PLANTA BAIXA / 2º PISO
ESCALA: 1/100

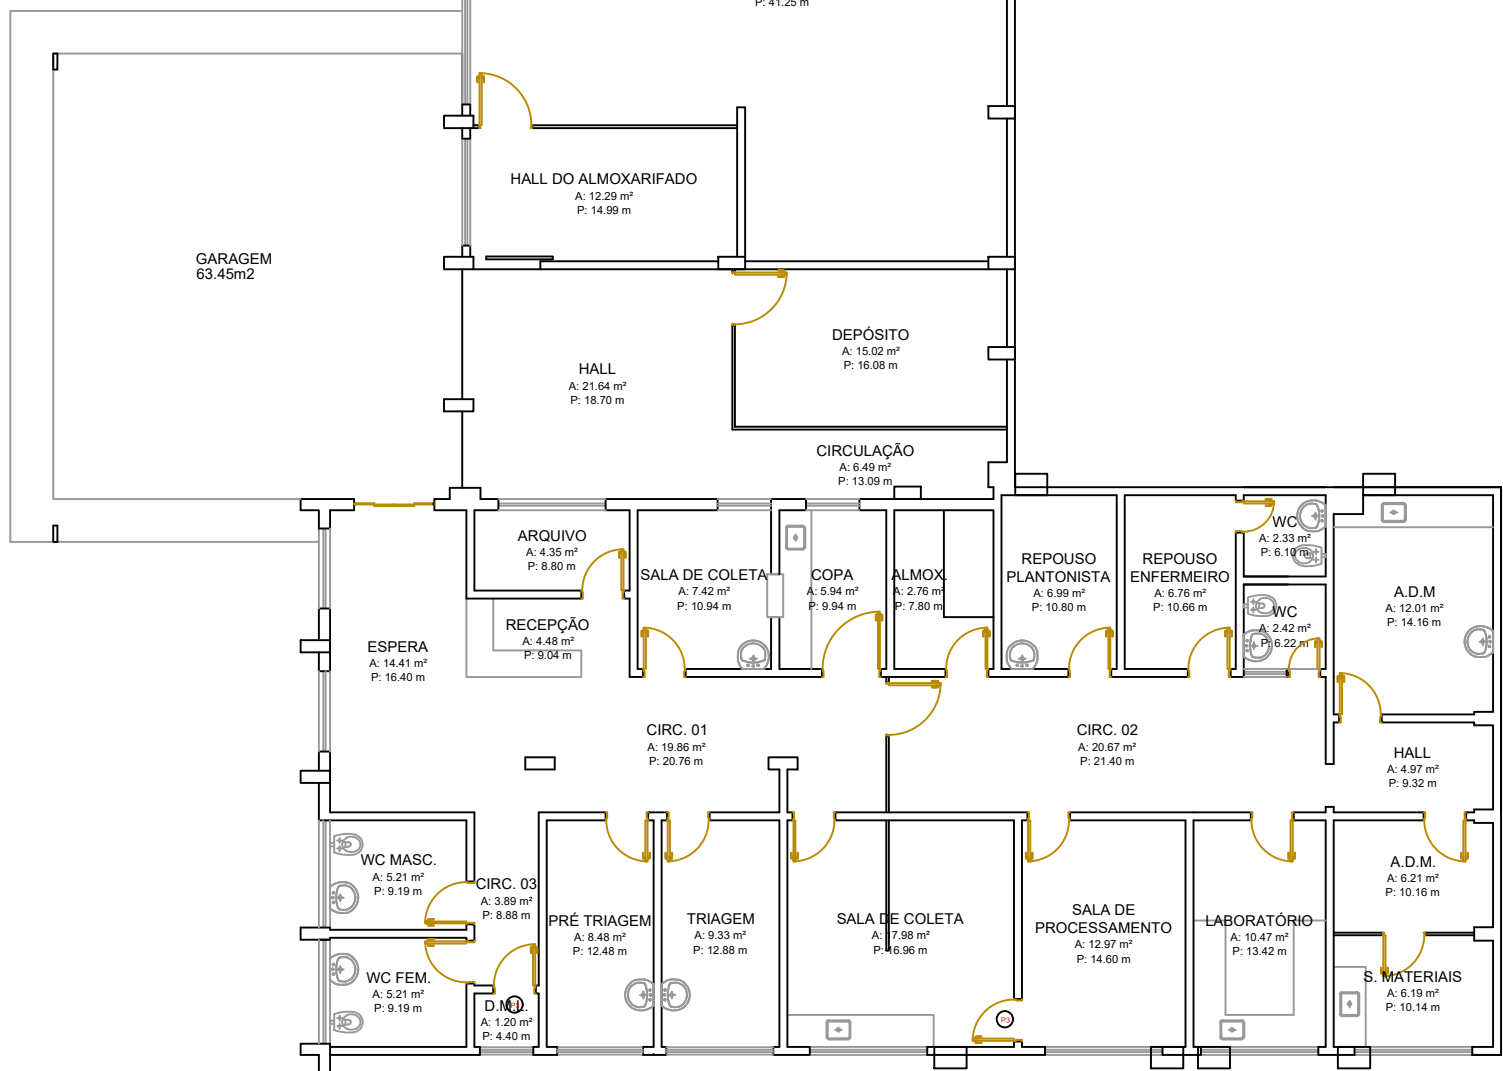

PLANTA BAIXA-SUBSOLO(UCT)
ESCALA: 1/100

PLANTA DE DEMOLIÇÃO - HOSPITAL DE BARRA DO GARÇAS
ESCALA: 1/100

	ESTADO DE MATO GROSSO PREFEITURA MUNICIPAL DE BARRA DO GARÇAS Rua Canaã, 552 - Centro - Barra do Garças - MT - CEP 78.600-000 CNPJ 24.686.425/0001-64		L.F. Pereira Engenharia Rua Cassadilla, nº 767, S. Bairro Jardim Primavera, CEP: 78075-000 - Barra do Garças - MT - CEP 78.000-000
COORDENADAS: 19°53'01"S 052°14'51"W		APPROVAÇÃO	
Obra: REFORMA E AMPLIAÇÃO DO PRONTO SOCORRO E HOSPITAL MUNICIPAL MILTON PESSOA MORCECK			
Condição: PROJETO ARQUITETÔNICO - PLANTA BAIXA DE DEMOLIÇÃO			
Local: HOSPITAL MUNICIPAL DE BARRA DO GARÇAS, JARDIM ARANHA 1 - BARRA DO GARÇAS - MT			
Propriedade: Prefeitura Municipal Barra do Garças			
Autor do projeto: [Assinatura]			
ENGENHEIRO CIVIL CREA: 170.633.658/01-01		ENGENHEIRO CIVIL CREA: 170.633.658/01-01	
Folha: 01	Dimensões: []	Escala: []	INDICADAS
Arquivo: CAD	Data: Janeiro/2023	Folha: 01/04	